



재)서울산업진흥원 본사 승강기 노후 부품교체 공사
(서울시 마포구 월드컵북로400)

2019.12.

발주처: (재)서울산업진흥원
설계자: 희산건축사사무소

도면 목록표

SCALE : NONE

도면번호	도 면 명	축 척	비 고
A - 01	표 지	NONE	
A - 02	도면목록표	NONE	
A - 03	건축물 설계 개요	NONE	
A - 04	지하4층 평면도	1/400	
A - 05	지하3층 평면도	1/400	
A - 06	지하2층 평면도	1/400	
A - 07	지하1층 평면도	1/400	
A - 08	1층 평면도	1/400	
A - 09	2층 평면도	1/400	
A - 10	3층 평면도	1/400	
A - 11	4층 평면도	1/400	
A - 12	5층 평면도	1/400	
A - 13	6, 7층 평면도	1/400	
A - 14	8, 9층 평면도	1/400	
A - 15	10, 11층 평면도	1/400	
A - 16	12, 13층 평면도	1/400	
A - 17	14층 평면도	1/400	
A - 18	15 옥탑1층,지붕평면도	1/400	
A - 19	코아-1지하3.4층평면상세도-1	1/60	

도면번호	도 면 명	축 척	비 고
A - 20	코아-1지하1,2층평면상세도-2	1/60	
A - 21	코아-1지상1,2,3층평면상세도-3	1/60	
A - 22	코아-1지상4.5층평면상세도-4	1/60	
A - 23	코아-1지상6~13층평면상세도-5	1/60	
A - 24	코아-1지상14, 옥상층평면상세도-6	1/60	
A - 25	코아-2 8,9호기승강기 평면상세도	1/60	
A - 26	주 단 면 도-1	1/200	
A - 27	주 단 면 도-2	1/200	
A - 28	주 단 면 도-3	1/200	
A - 29	주 단 면 도-4	1/200	
A - 30	ELEV-1 단면상세도	1/200	
A - 31	ELEV 부분상세도	1/5, 1/10	
A - 32			

<small>부록</small> SYMBO.	<small>주요설계수정내역</small> NOTES & REVISIONS	<small>일자</small> DATE
<small>승인</small> APPROVED BY:		
<small>설계사</small> CONSULTANT		
<small>설계</small> DESIGN BY:		
<small>도면</small> DRAWING BY:		
<small>검核</small> CHECKED BY:		
<small>승인</small> APPROVED BY:		
<small>사명</small> FIRM NAME 서울산업진흥원본사 승강기 노후부품교체 공사 건축		
도면 목록표		
<small>일자</small> DATE	<small>비율</small> SCALE	
<small>도면번호</small> DWG NO.	<small>시트번호</small> SHEET NO.	
A 002		

■ 건축개요

구분	내용			
공사 구분	-			
대지 위치	서울특별시 마포구 월드컵북로 400(상암동)			
대지 면적	-			
지역, 지구	택지개발지구(지구단위계획구역-특별계획구역), 일반상업지역			
도로 현황	23m 도로(서측), 20m 보행자 전용도로(북측), 10m보행자 전용도로(동측)			
주 용 도	업무시설, 문화 및 집회시설, 제1종 및 제2종 근린생활시설			
건축 규모	지하4층/ 지상14층			
구 조	철골철근콘크리트조, 철근콘크리트조	최고 높이	68.80m	법정:72.00m
건축 면적	3,963.36M ²	건 폐 율	-	법정:60%이하
연 면 적	43,609.71M ²	용 적 율	-	법정:800%이하
주 차	계획:335대(지상:2대, 지하:333대) 법정: 298대(업무: 204대, 교육연구 및 복지: 16.1대, 문화 및 집회: 66.9대, 근생: 11.2대)	공개 공지	738.10M ² (11.16%)	법정:10%이상
		조경 면적	1,206.00M ² (18.24%)	법정:15%이상

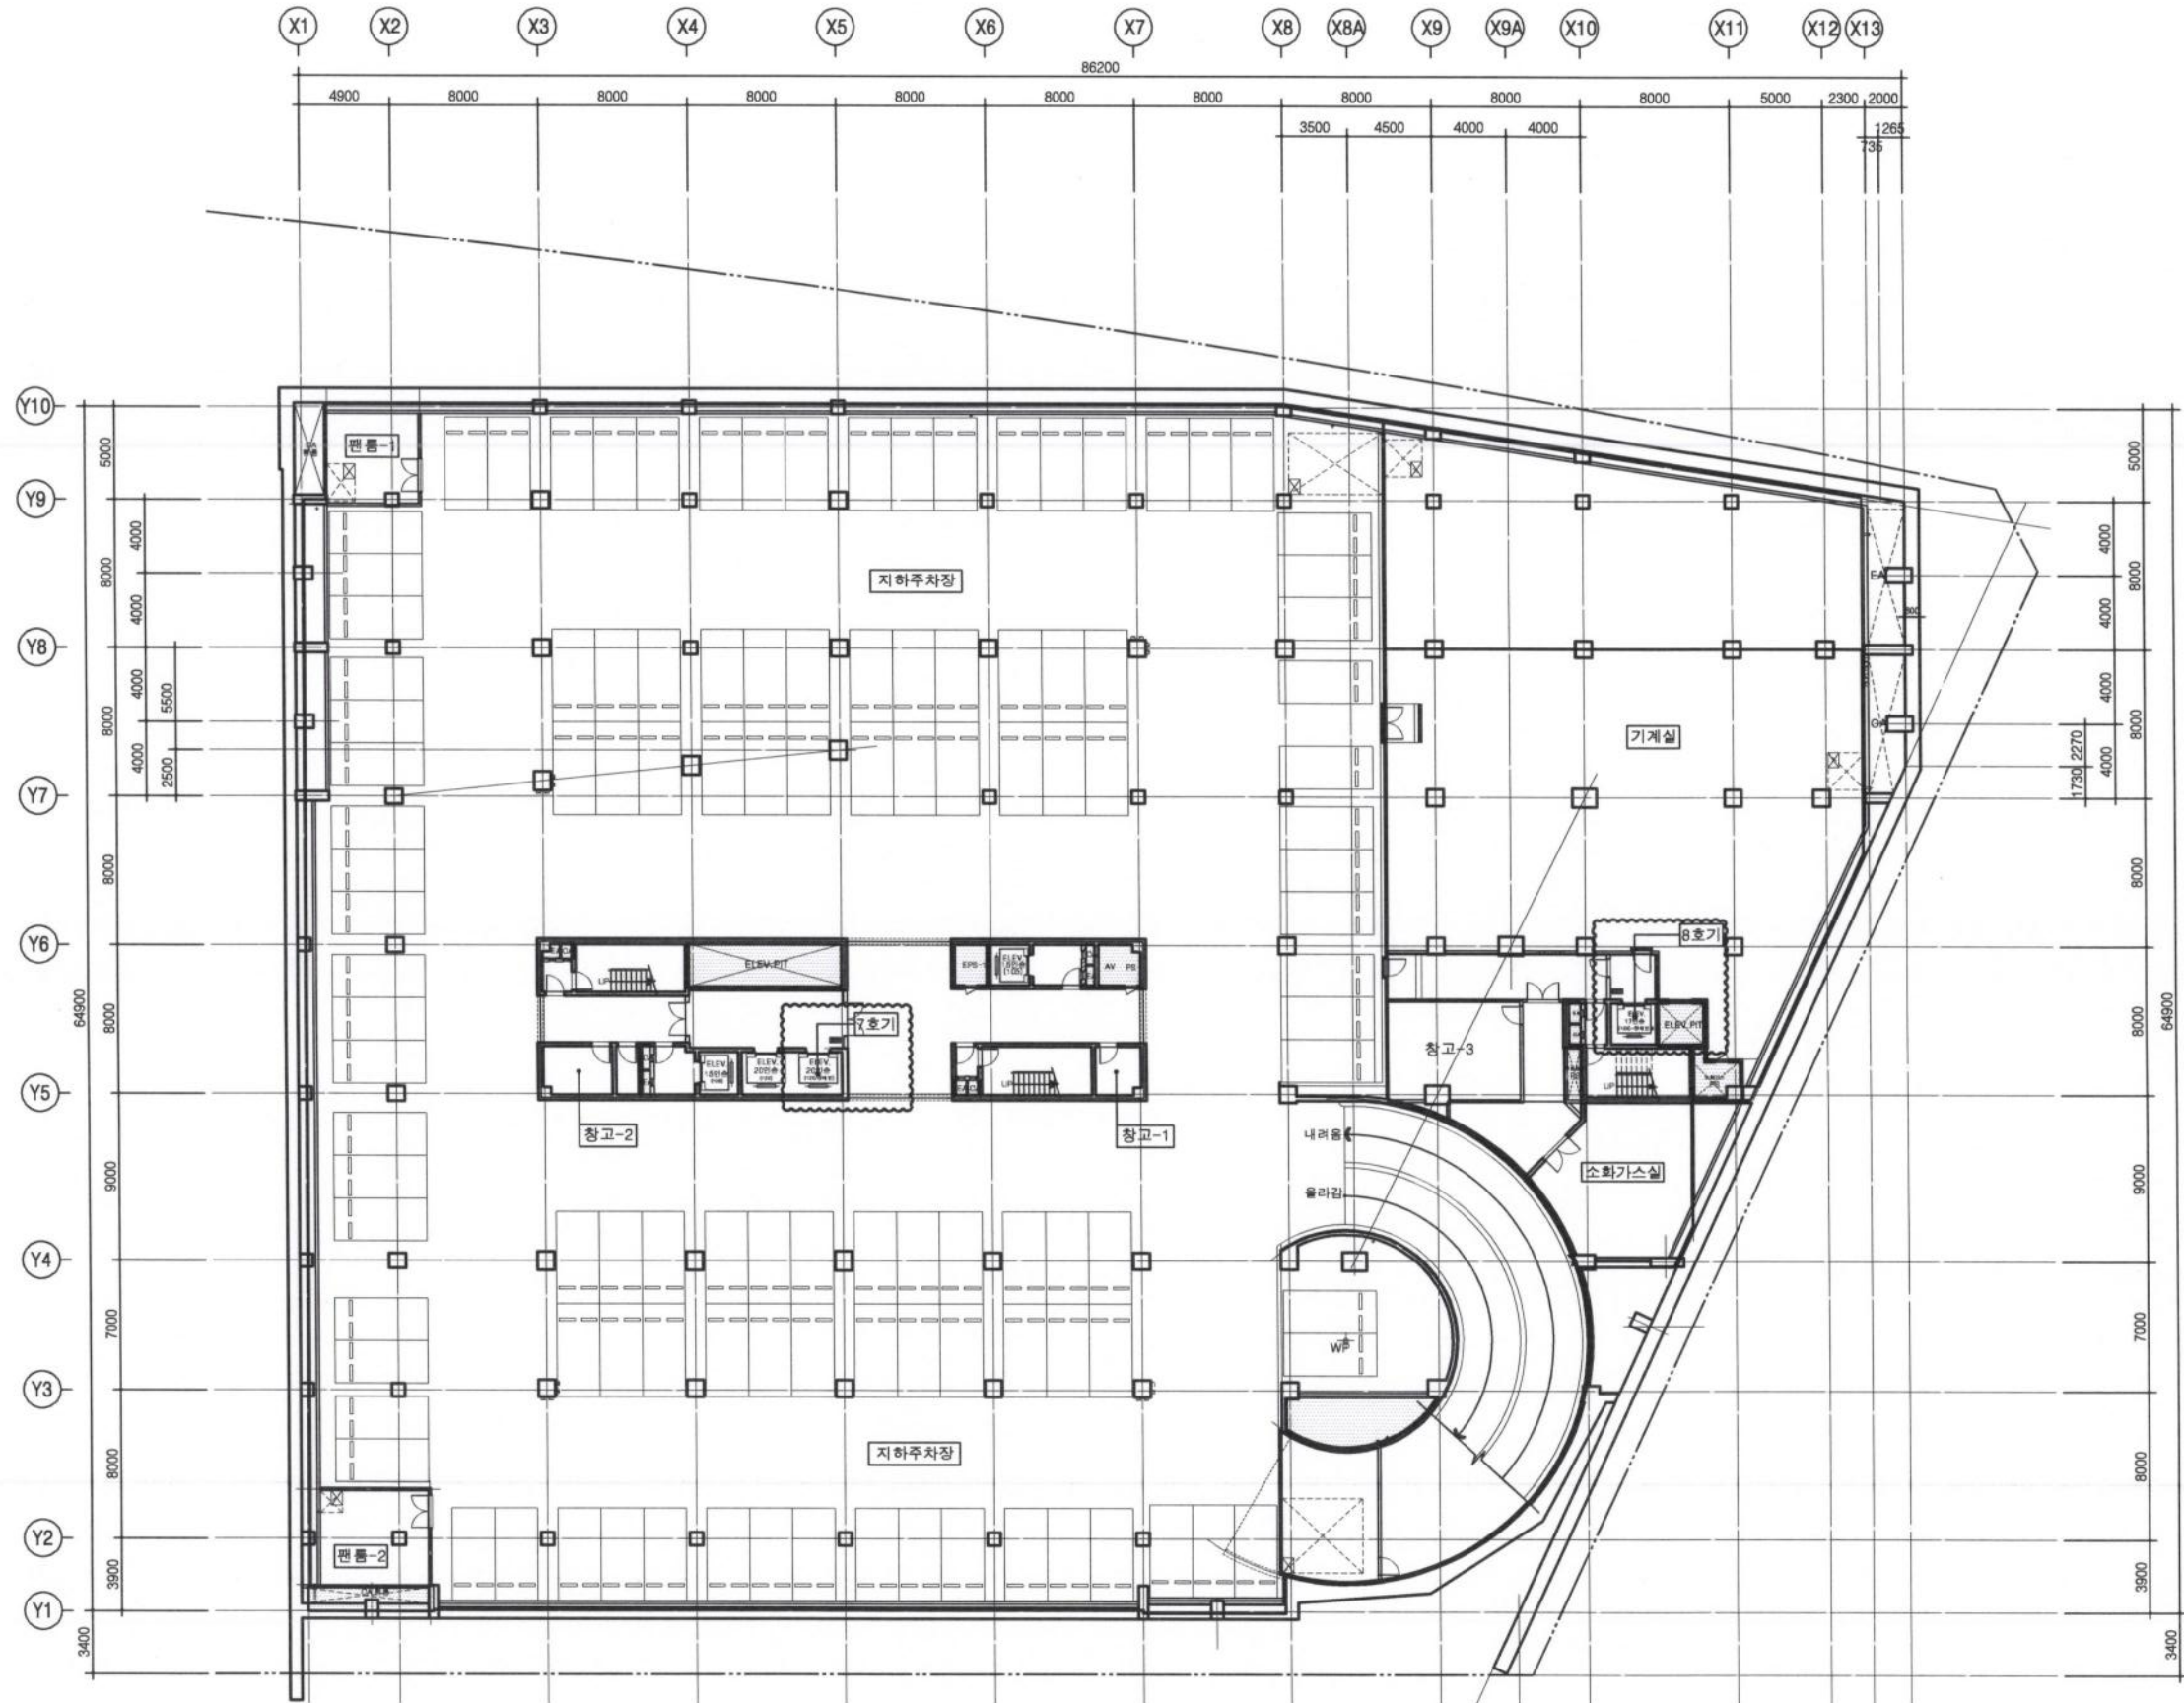
■ 층별 면적개요

층 별	용 도	서울산업진흥원	한국영상자료원	전체공용	바닥 면적
		전용(M ²)	전용(M ²)	(M ²)	전용(M ²)
14층	사무실	1256.22		322.60	1578.82
13층	사무실	1259.74		505.11	1764.85
12층	사무실	1256.22		322.60	1578.82
11층	사무실	1259.74		505.11	1764.85
10층	사무실	1256.22		322.60	1578.82
9층	사무실	1259.74		505.11	1764.85
8층	사무실	583.63		301.73	885.36
7층	사무실	581.88		295.80	877.68
6층	사무실	574.21		295.80	870.01
5층	사무소	565.76		1134.74	1700.50
4층	사무소, 수장고, IDC실	1297.26	731.36	784.03	2812.65
3층	사무실, 수장고, 동시통역실	755.08	873.47	845.45	2474.00
2층	모조처리실, 필름복원실, 자료정리실, 회의장, 정보자료실 열람실, 제2종근린생활시설	1006.91	970.31	956.80	2934.02
1층	제2종근린생활시설(휴게음식점), 방재센터, 기타전시장	945.05	917.56	1588.20	3450.81
지상층계		13857.66	3492.70	8685.68	26036.04
지하1층	제1종근린생활시설(의원), 제2종근린생활시설(일반음식점) 극장(영화관), 주차장	663.51	962.85	3195.23	4821.59
지하2층	지하주차장, 전기실, 발전기실			4282.42	4282.42
지하3층	지하주차장			3916.49	3916.49
지하4층	지하주차장, 기계실, 소화가스실			4553.17	4553.17
지하층계		663.51	962.85	15947.31	17573.67
합 계		14521.17	4455.55	24632.99	43609.71

구 분	전용(M ²)	전용(M ²)	전체공용(M ²)	바닥 면적(M ²)
서울산업진흥원	14521.17		18849.40	33370.57
한국영상자료원		4455.55	5783.59	10239.14
합 계	14521.17	4455.55	24632.99	43609.71
비 율		43.5149%	56.4851%	100%



번호 SYMBOL 주 기 달 * * * * * 날짜 DATE
 NOTES & REVISIONS
 APPROVED BY:
 CONSULTANT
 DESIGN BY:
 DRAWING BY:
 CHECKED BY:
 APPROVED BY:
 시 도 공 서울특별시
 서울산업진흥원본사 승강기
 노후부품교체 공사 건축
 도 면 명 NAME OF DRAWING
 건축설계 개요
 일자 DATE 2019. 03.
 도 면 번호 DWG NO. 0103
 시 도 공 HEE SAN
 HEE SAN 건축사사무소
 ARCHITECTS & ENGINEERS
 TEL. 02) 518-2727 FAX. 02) 518-8888
 E-mail : lghkim3@harmail.net



1 지하 4층 평면도
축척: 1/400


서울산업진흥원
한국영상자료원

번호	SYMBOL	주요 내용	DATE

서울산업진흥원본사 승강기
노후부품교체 공사 건축

프로젝트명 지하 4층 평면도	
설계 DATE	검토 DATE
설계 DWG NO.	검토 SHEET NO.

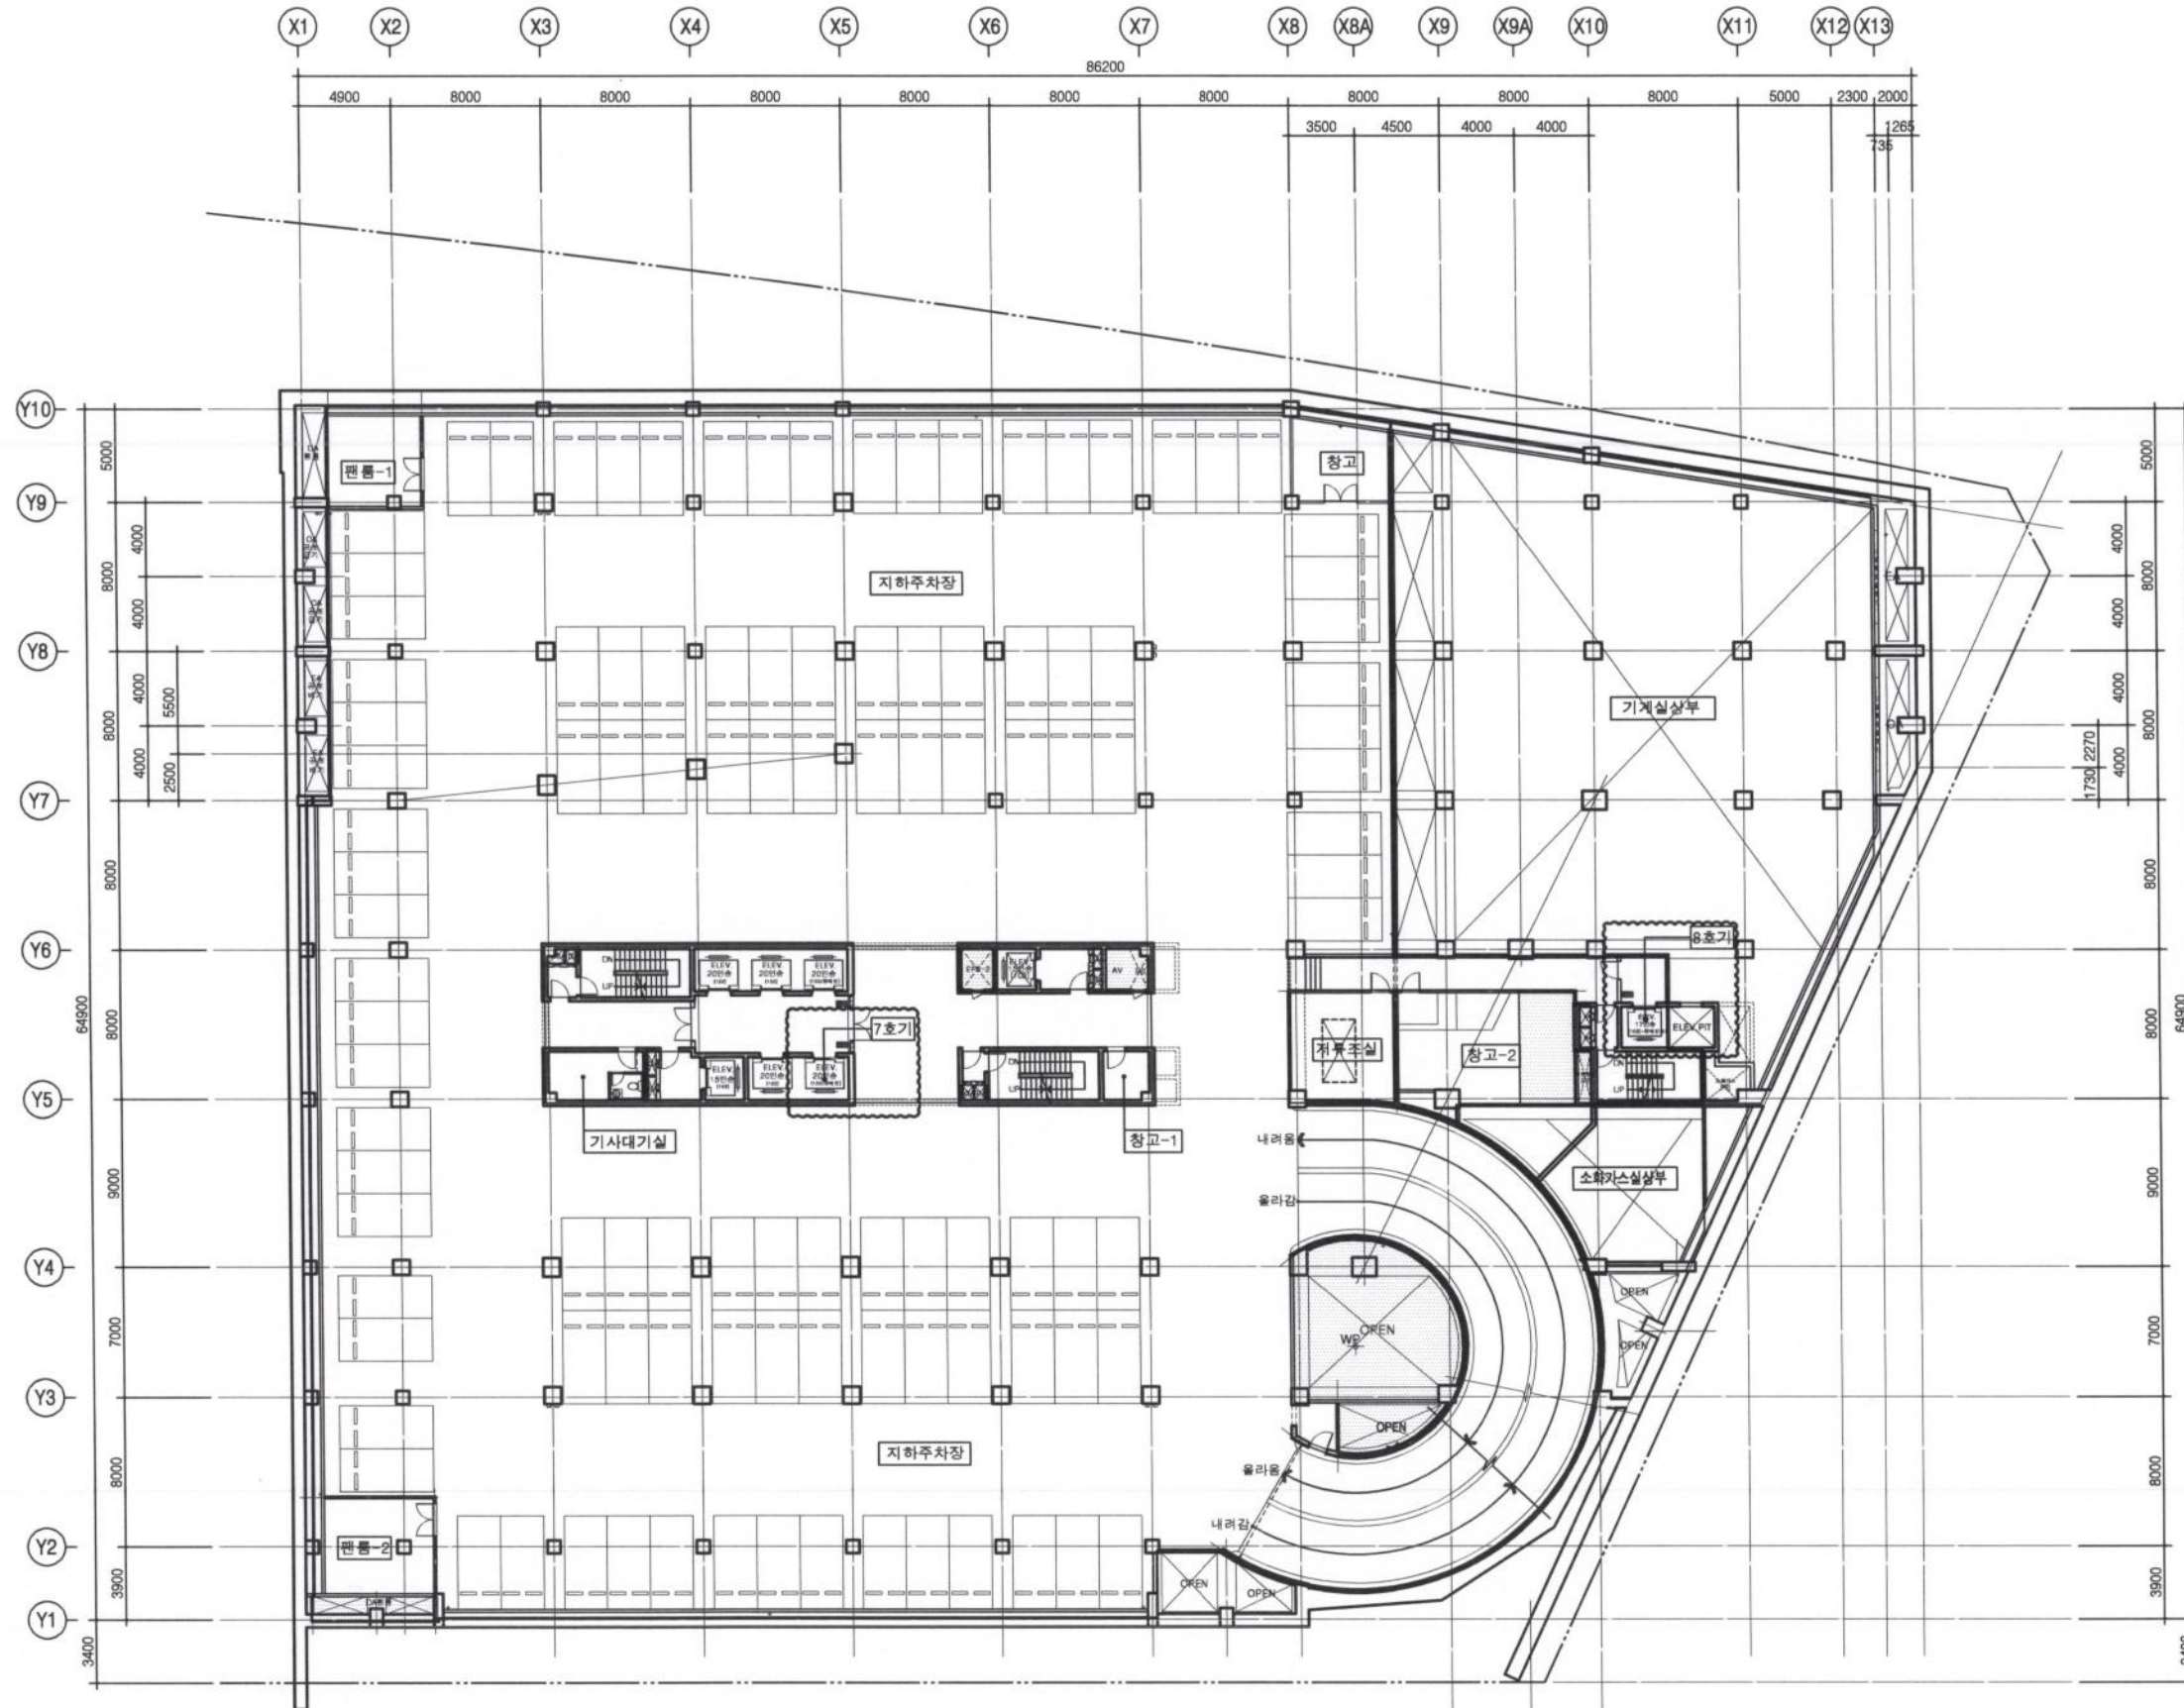HEE SAN
건축사사무소
ARCHITECTS & ENGINEERS
TEL. 02) 518-2727 FAX. 02) 518-9869
E-mail : fghk3@harmail.net



1 지하 3층 평면도
축척: 1/400

서울산업진흥원
한국영상자료원


번호	SYMBOL	구분	수기	일시	내용	DATE

* ID: APPROVED BY: _____
 * CONSULTANT: _____
 * DESIGN BY: _____
 * DRAWING BY: _____
 * CHECKED BY: _____
 * APPROVED BY: _____

서울산업진흥원본사 승강기
노후부품교체 공사 건축

이름
지하 3층 평면도

DATE	SCALE
2015. 05.	
DWG NO.	SHEET NO.
A 0015	

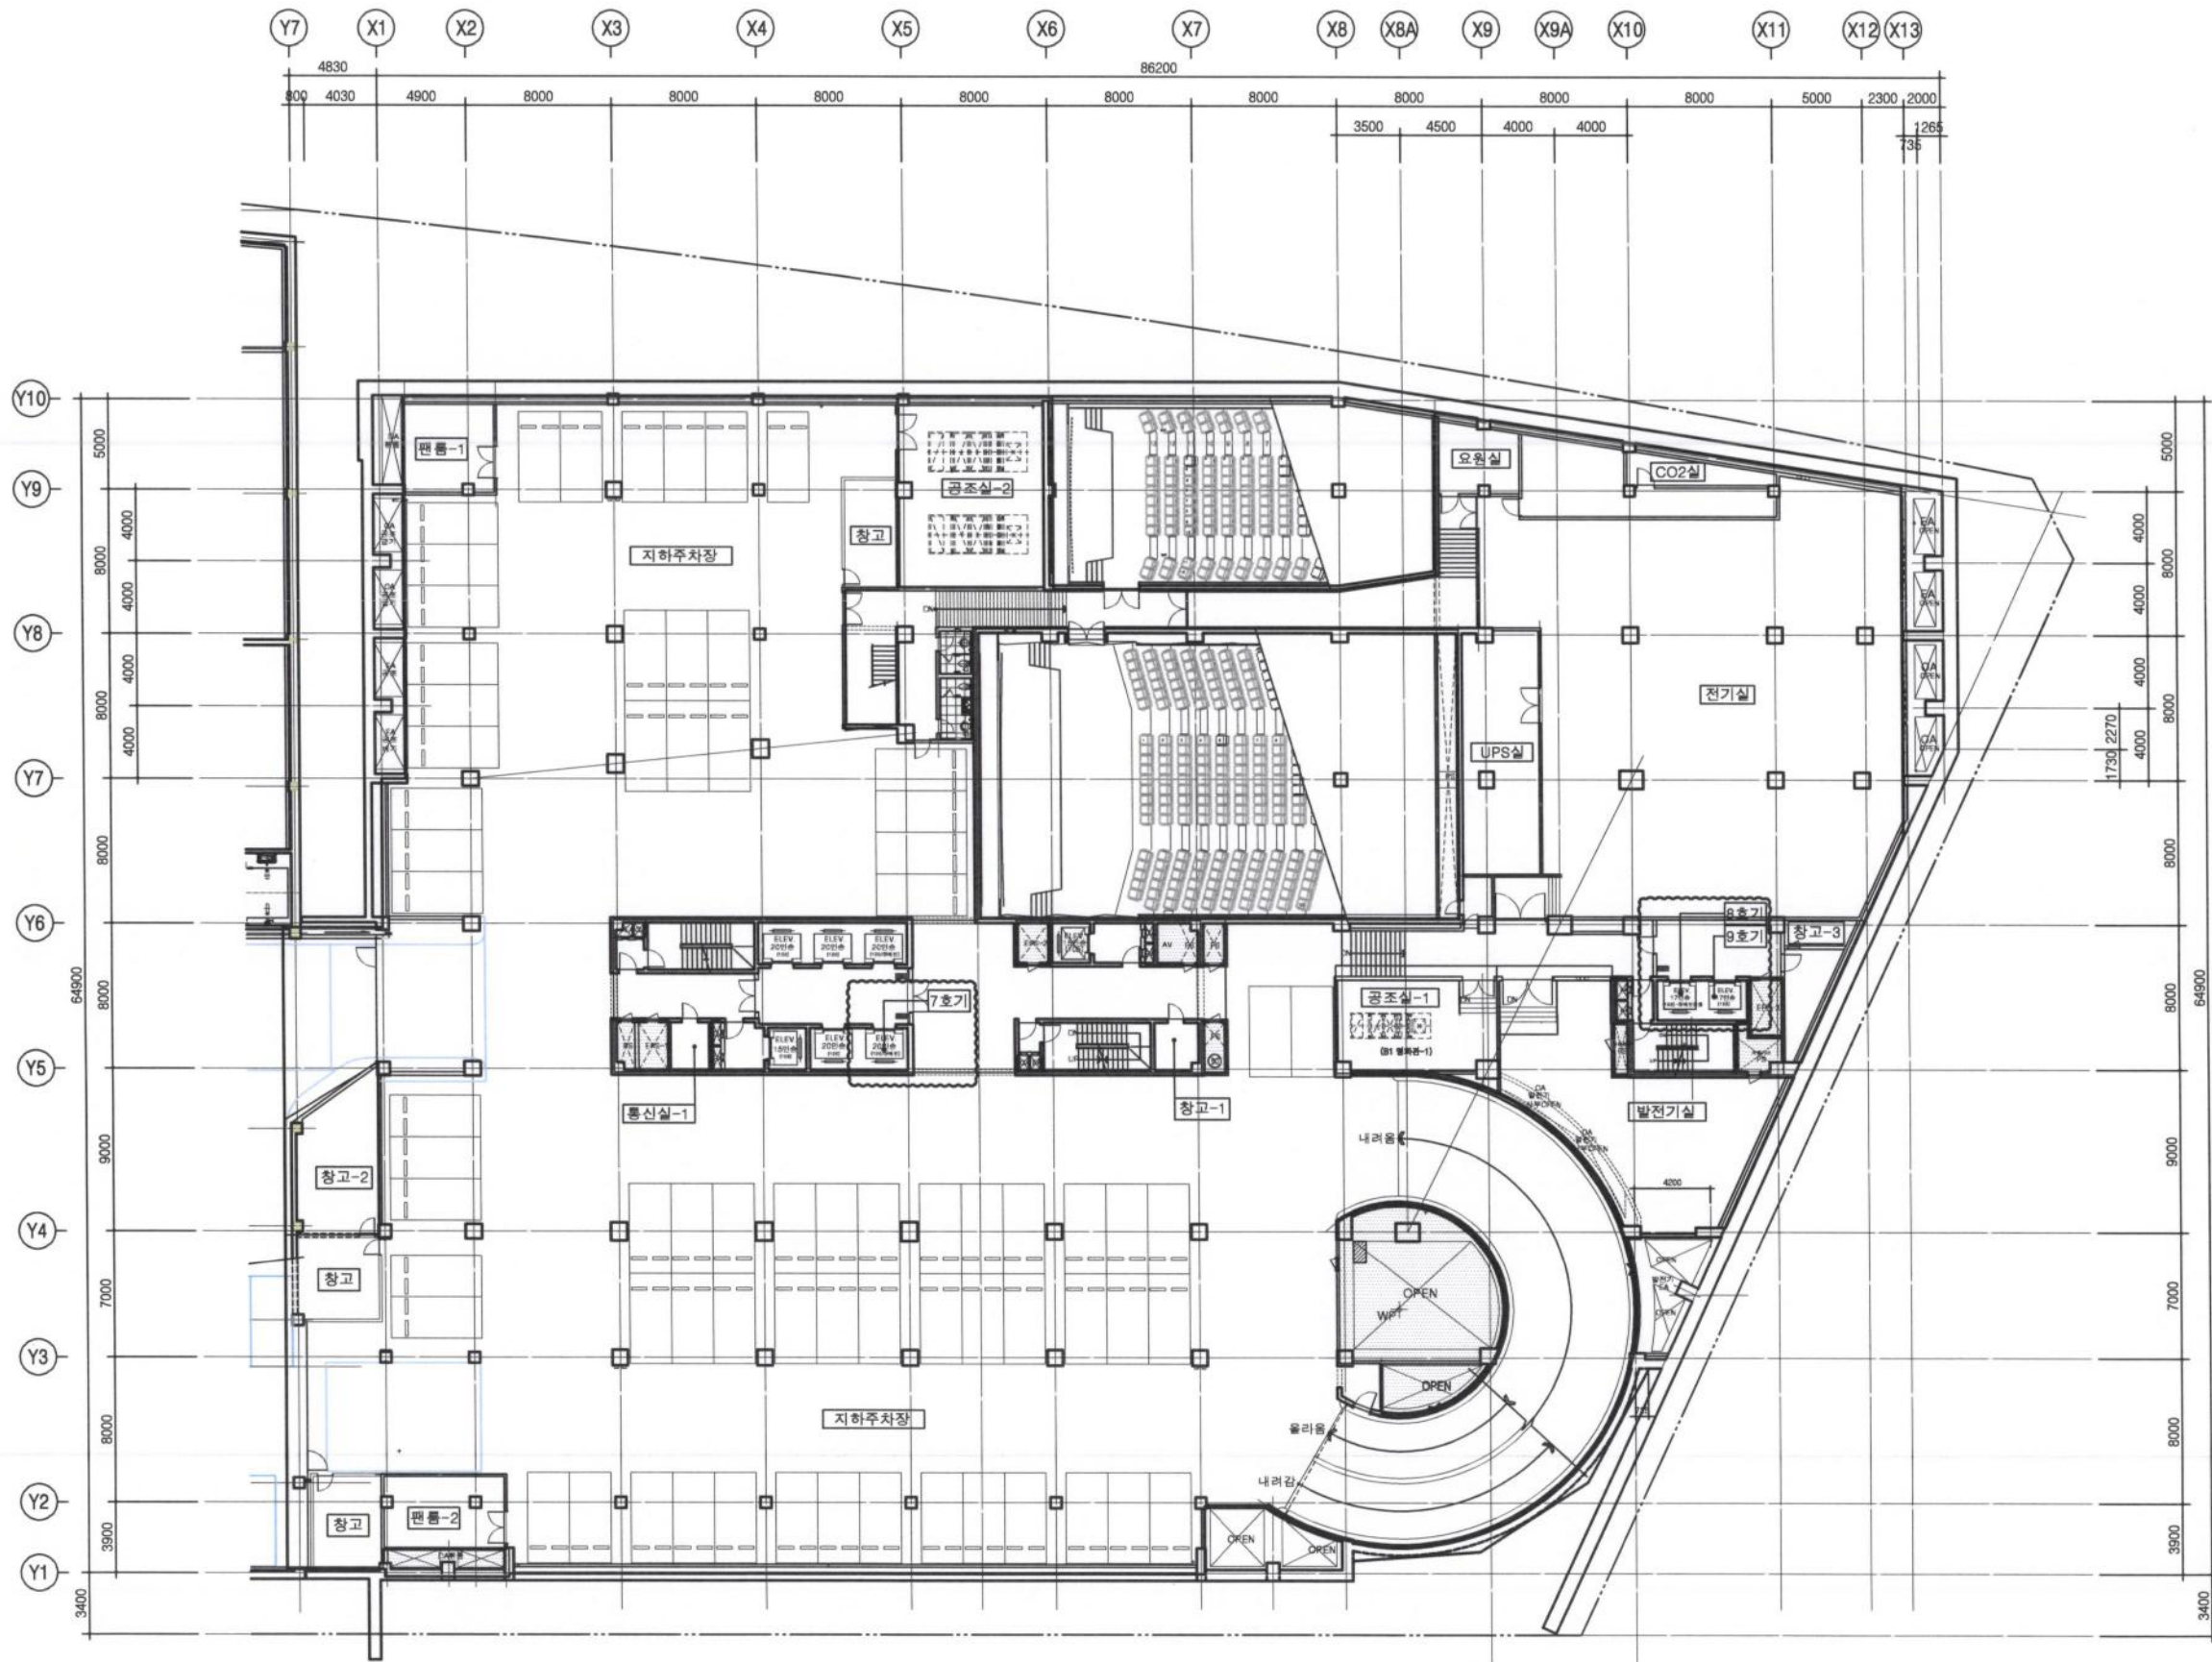

서울산업진흥원
한국영상자료원


번호	SYMBOL	주요사항	NOTES & REVISIONS	일일	DATE

서울산업진흥원
서울산업진흥원본사 송강기
노후부품교체 공사 건축

시공명 서울산업진흥원본사 송강기 노후부품교체 공사 건축	
도면명 지하 2층 평면도	
날짜 2018. 03.	설계 SCLAF
도면번호 DWG NO.	도면명 DWG DET. NO.
A 006	

HEE SAN
건축사사무소
회사 건축사사무소
ARCHITECTS & ENGINEERS
TEL. 02) 518-2727 FAX. 02) 518-8888
E-mail : lightkim@hanmail.net

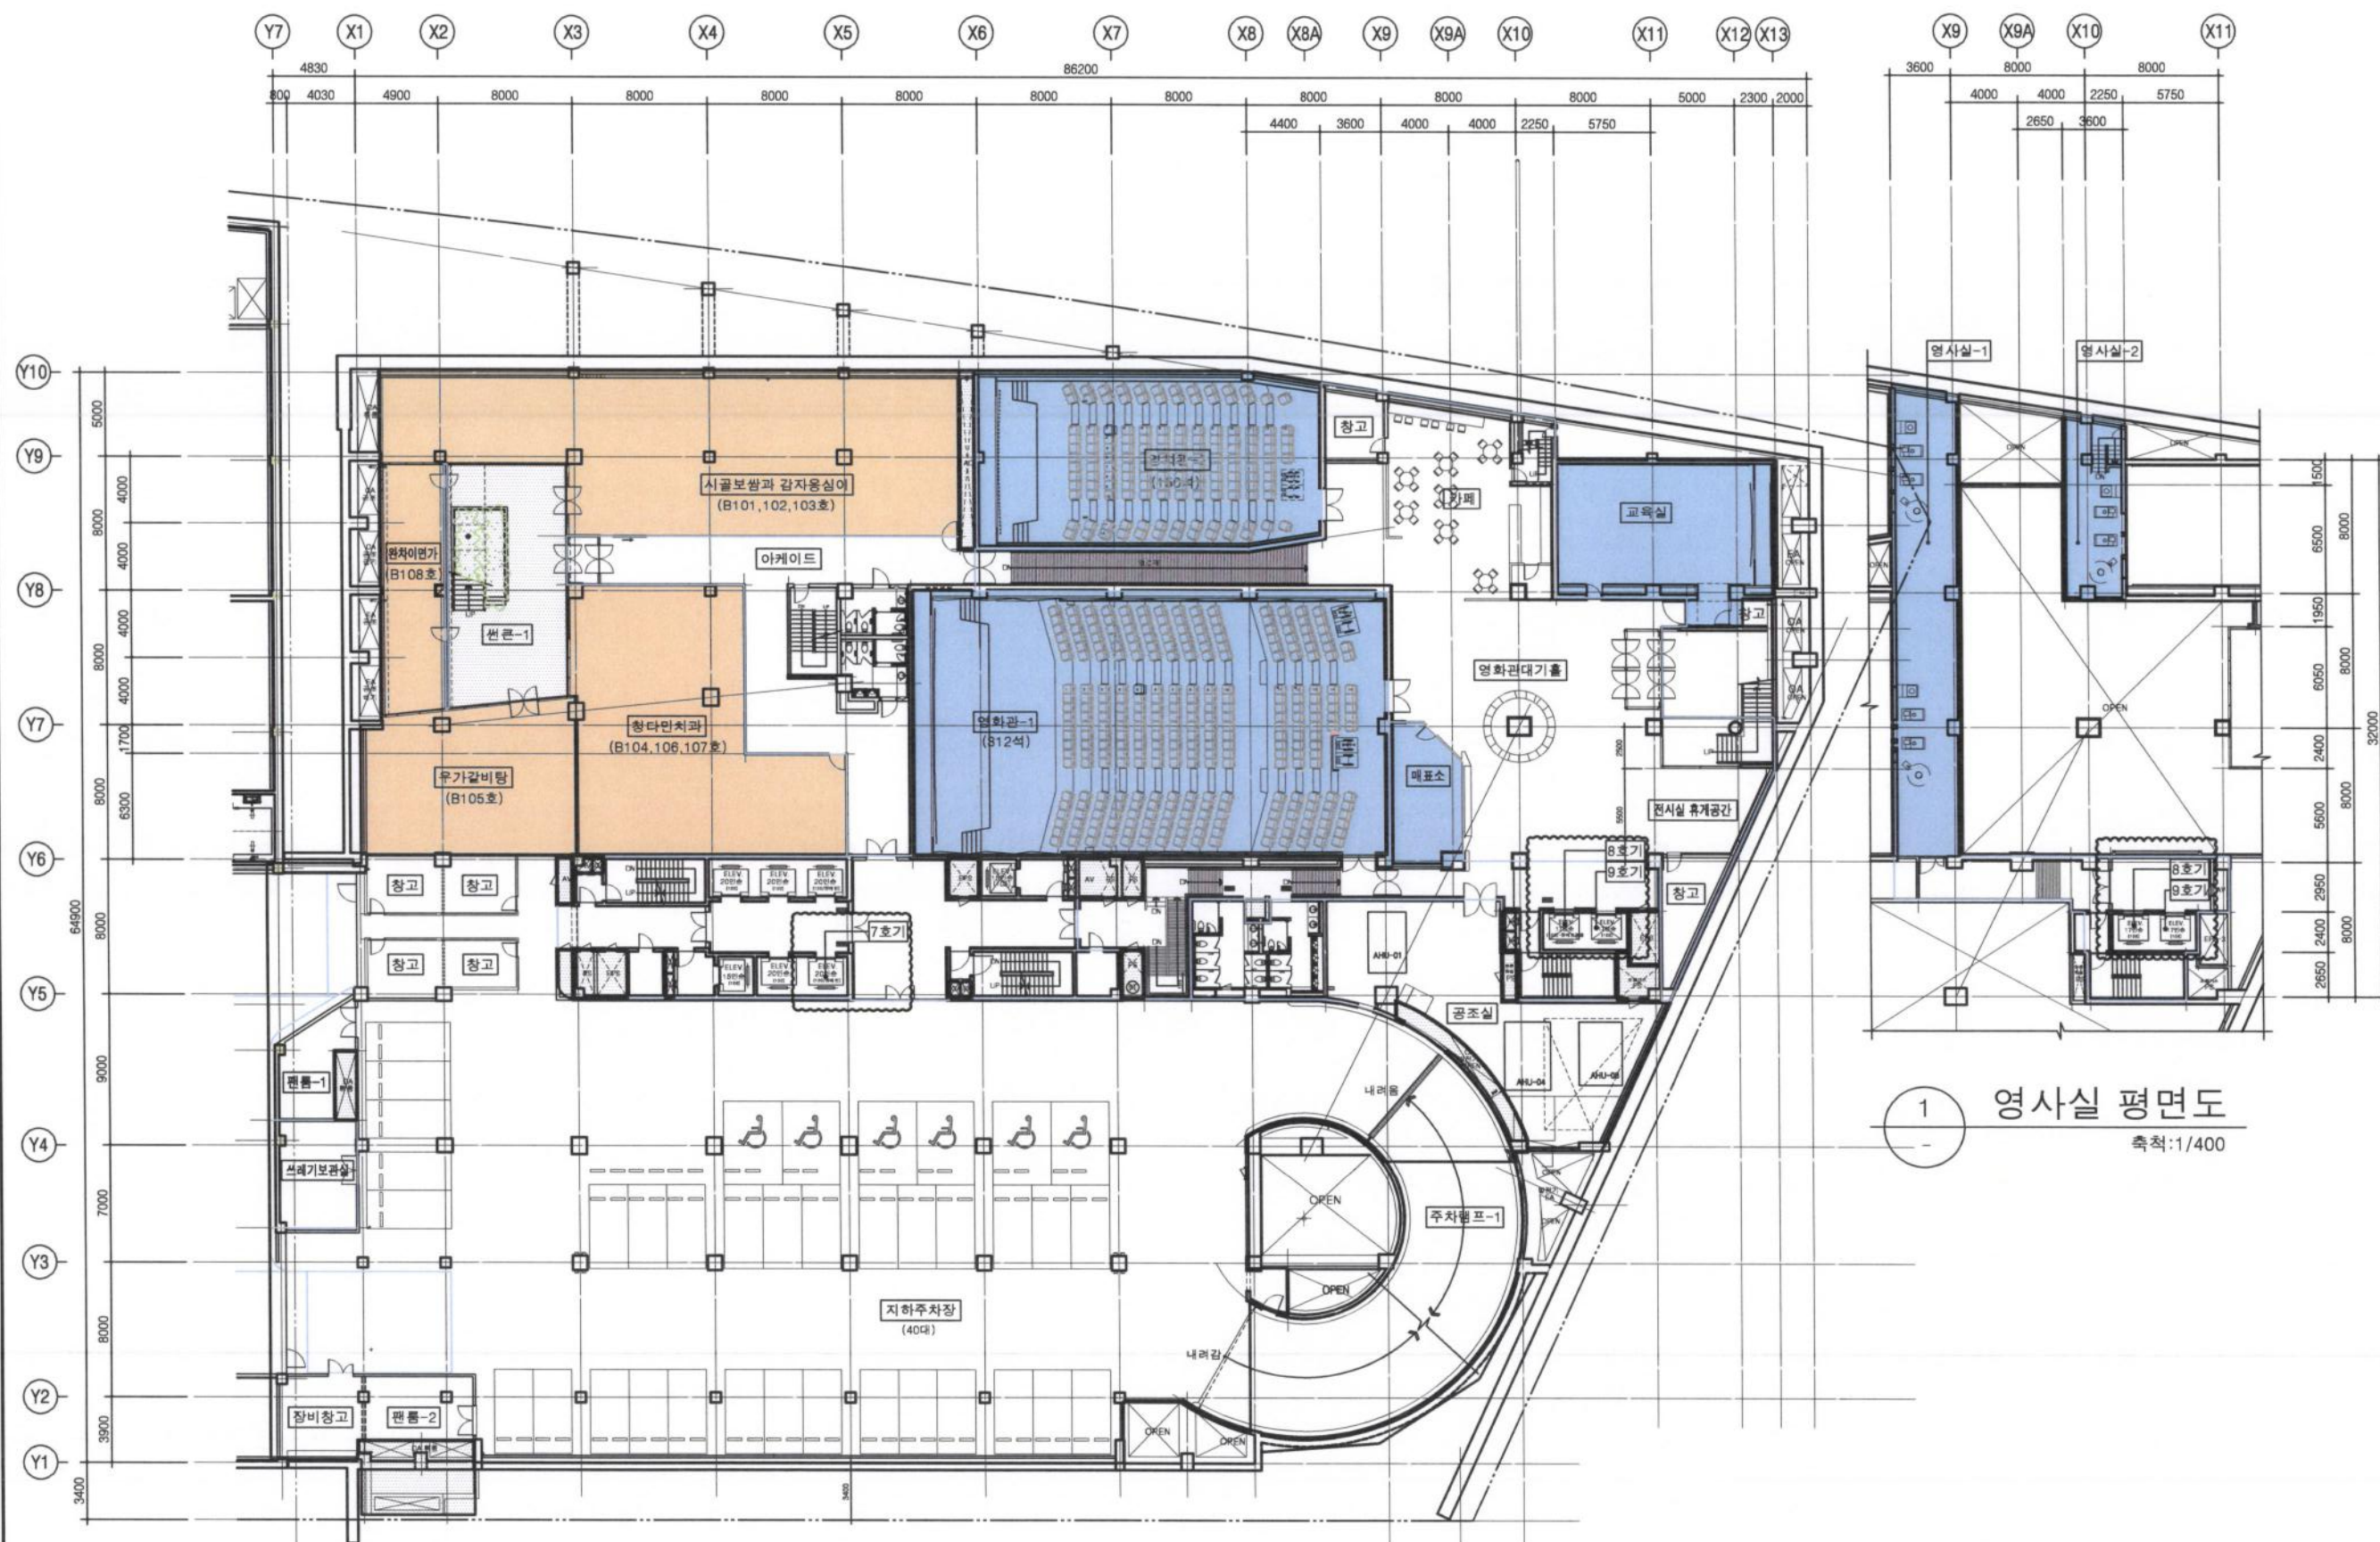1 지하 2층 평면도
축척: 1/400



- 서울산업진흥원
- 한국영상자료원
- : 공용
- : 면적제외

1 영사실 평면도
축척: 1/400

1 지하 1층 평면도
축척: 1/400


번호	구분	일자	비고
SYMBOL	NOTES & REVISIONS	DATE	
승인 APPROVED BY:			
담당 CONSULTANT:			
설계 DESIGN BY:			
도면 DRAWING BY:			
검토 CHECKED BY:			
승인 APPROVED BY:			
시공명 PROJECT: 서울산업진흥원본사 송강기 노후부품교체 공사 건축			
도면명 NAME OF DRAWING: 지하 1층 평면도			
일기	DATE	일기	SCALE
SYMBOL	DATE	SYMBOL	SCALE
도면번호 DWG. NO.: A 007		시트번호 SHEET NO.:	
희산 건축사사무소 ARCHITECTS & ENGINEERS TEL. (02) 518-2727 FAX. (02) 518-9889 E-mail: 1ght1km3@hanmail.net			

sba 및 영상자료원



Y7 X1 X2 X3 X4 X5 X6 X7 X8 X8A X9 X9A X10 X11 X12 X13
 4830 4900 8000 8000 8000 8000 8000 8000 8000 8000 8000 8000 5000 2300
 6200 1800 1075 1075 3500 4500 4000 4000 2000 6000

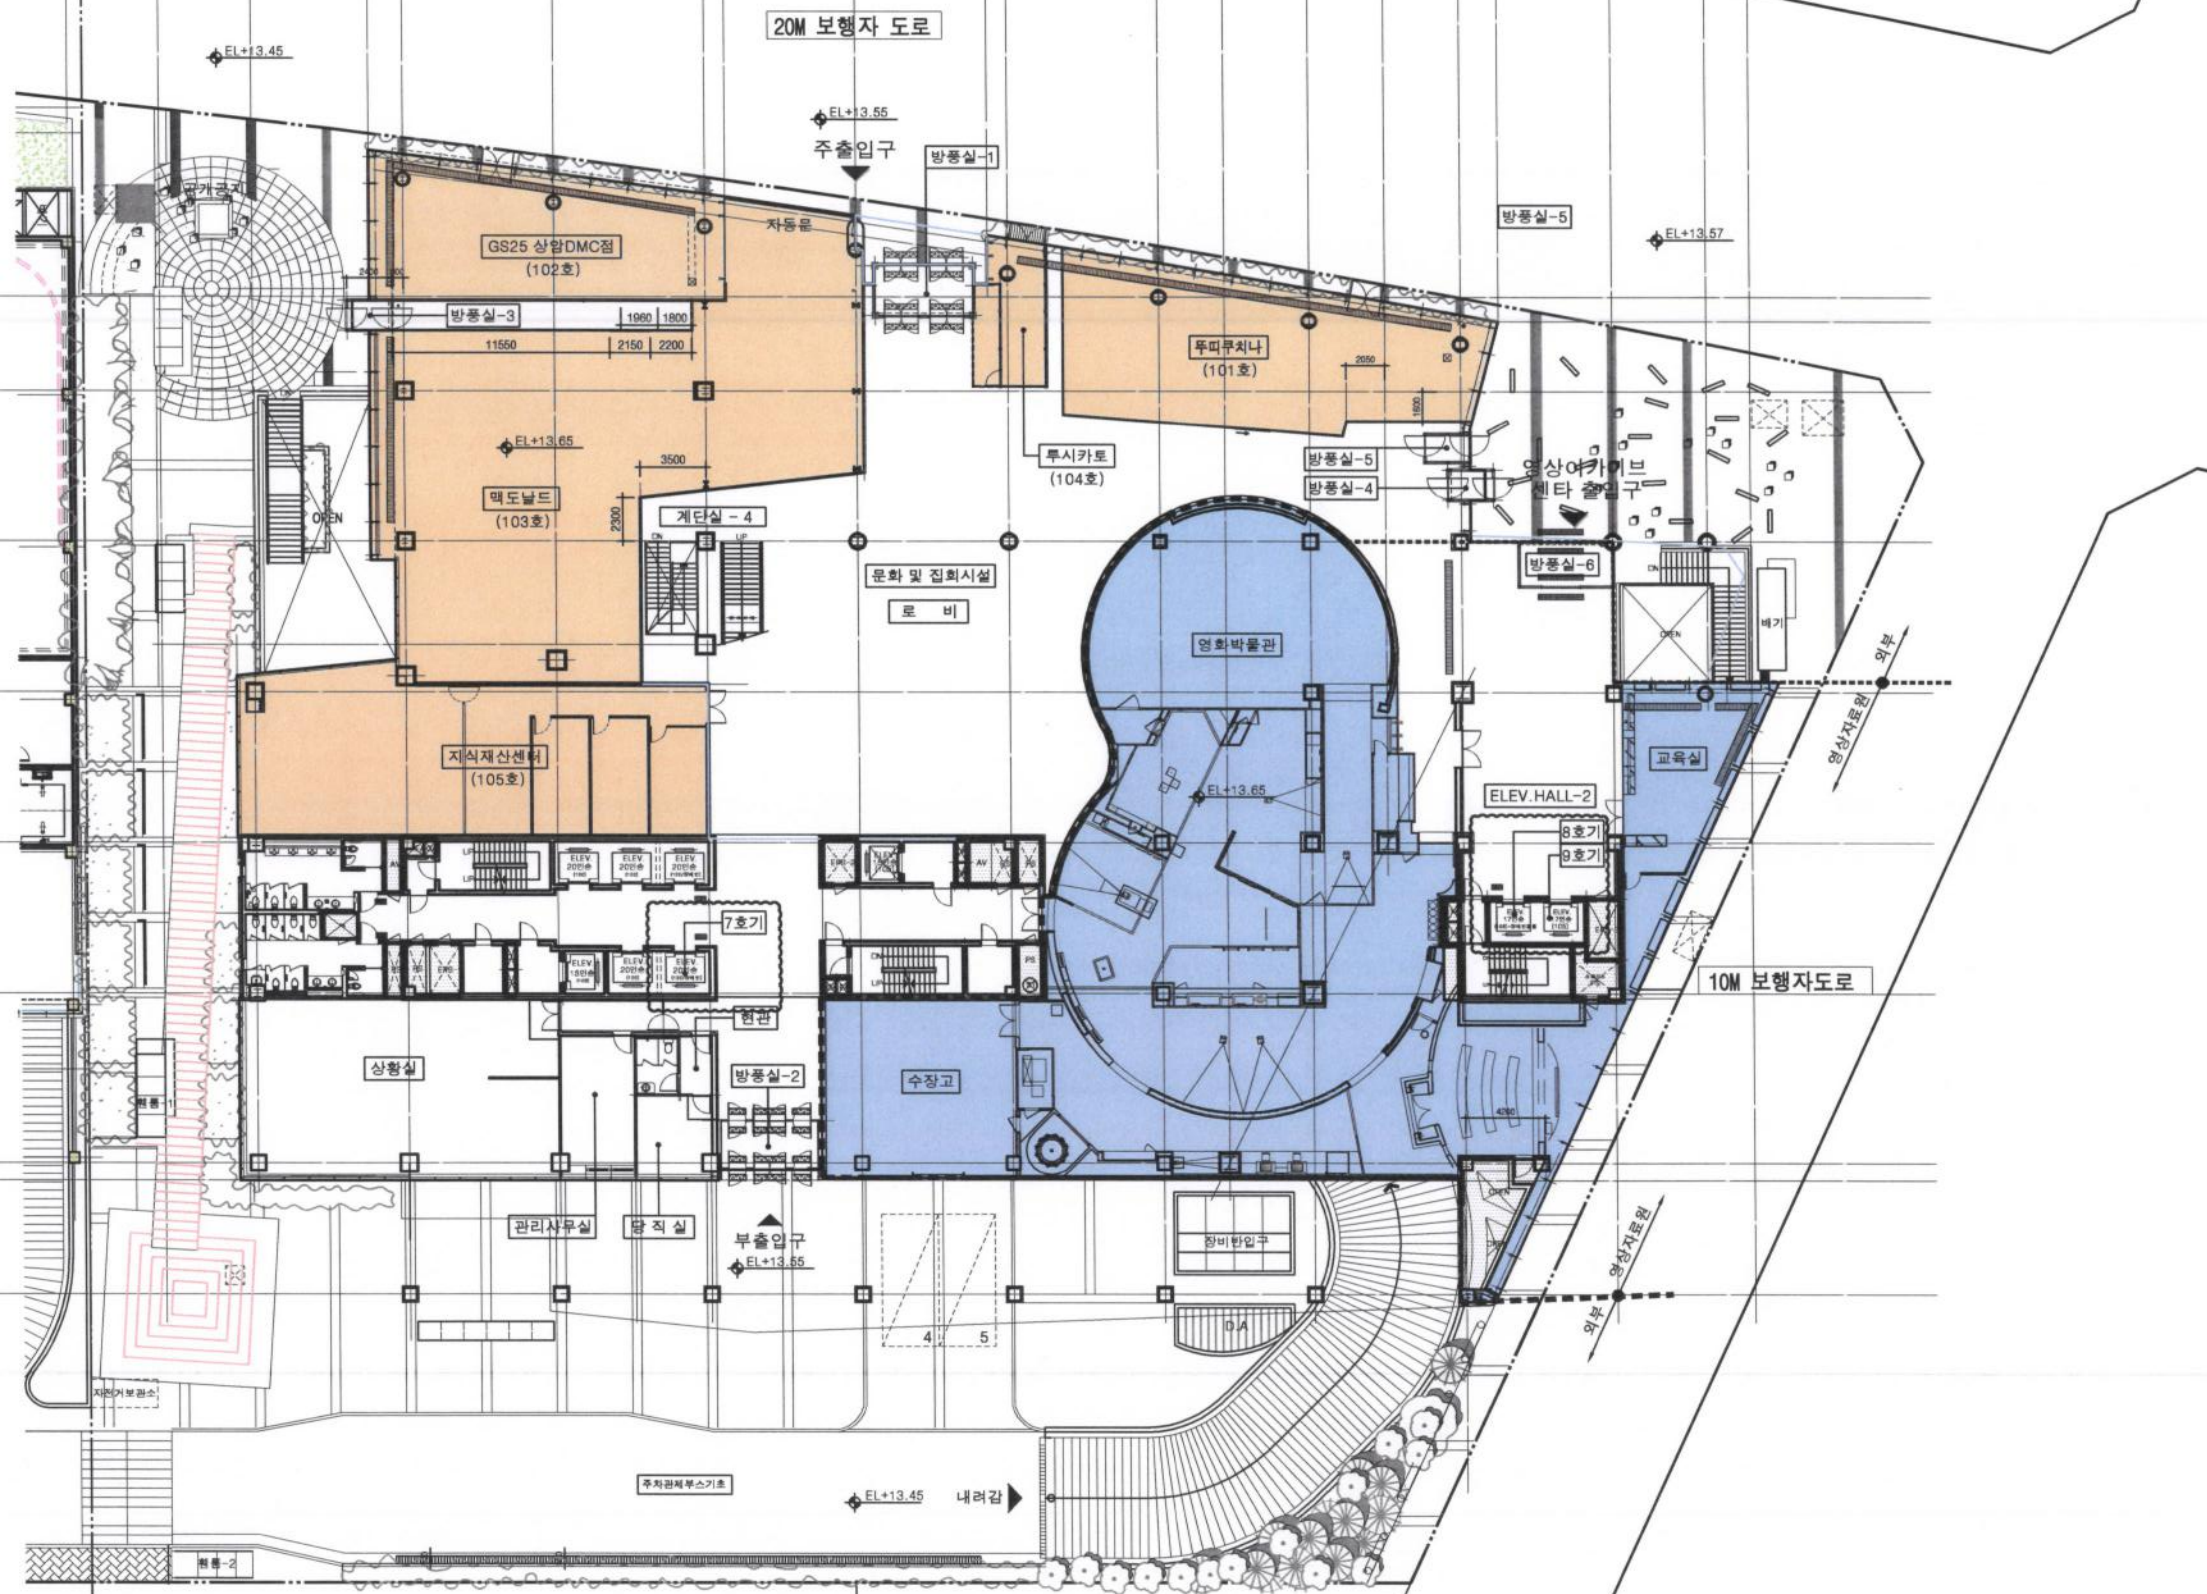Y10 5000
 Y9 8000
 Y8 8000
 Y7 8000
 Y6 8000
 Y5 9000
 Y4 7000 6050
 Y3



- 서울산업진흥원
- 한국영상자료원
- : 공용
- : 면적제외


* 1	* 2	* 3
STAIRS	NOTES & REVISIONS	DATE

서울산업진흥원본사 승강기
 노후부품교체 공사 건축

지상1층 평면도
 DATE: 2018. 03.
 A 008

HEE SAN
 HAN SAN ARCHITECTS & ENGINEERS
 TEL: 02) 518-2727 FAX: 02) 518-8888
 E-mail: lgh5kim@gmail.com

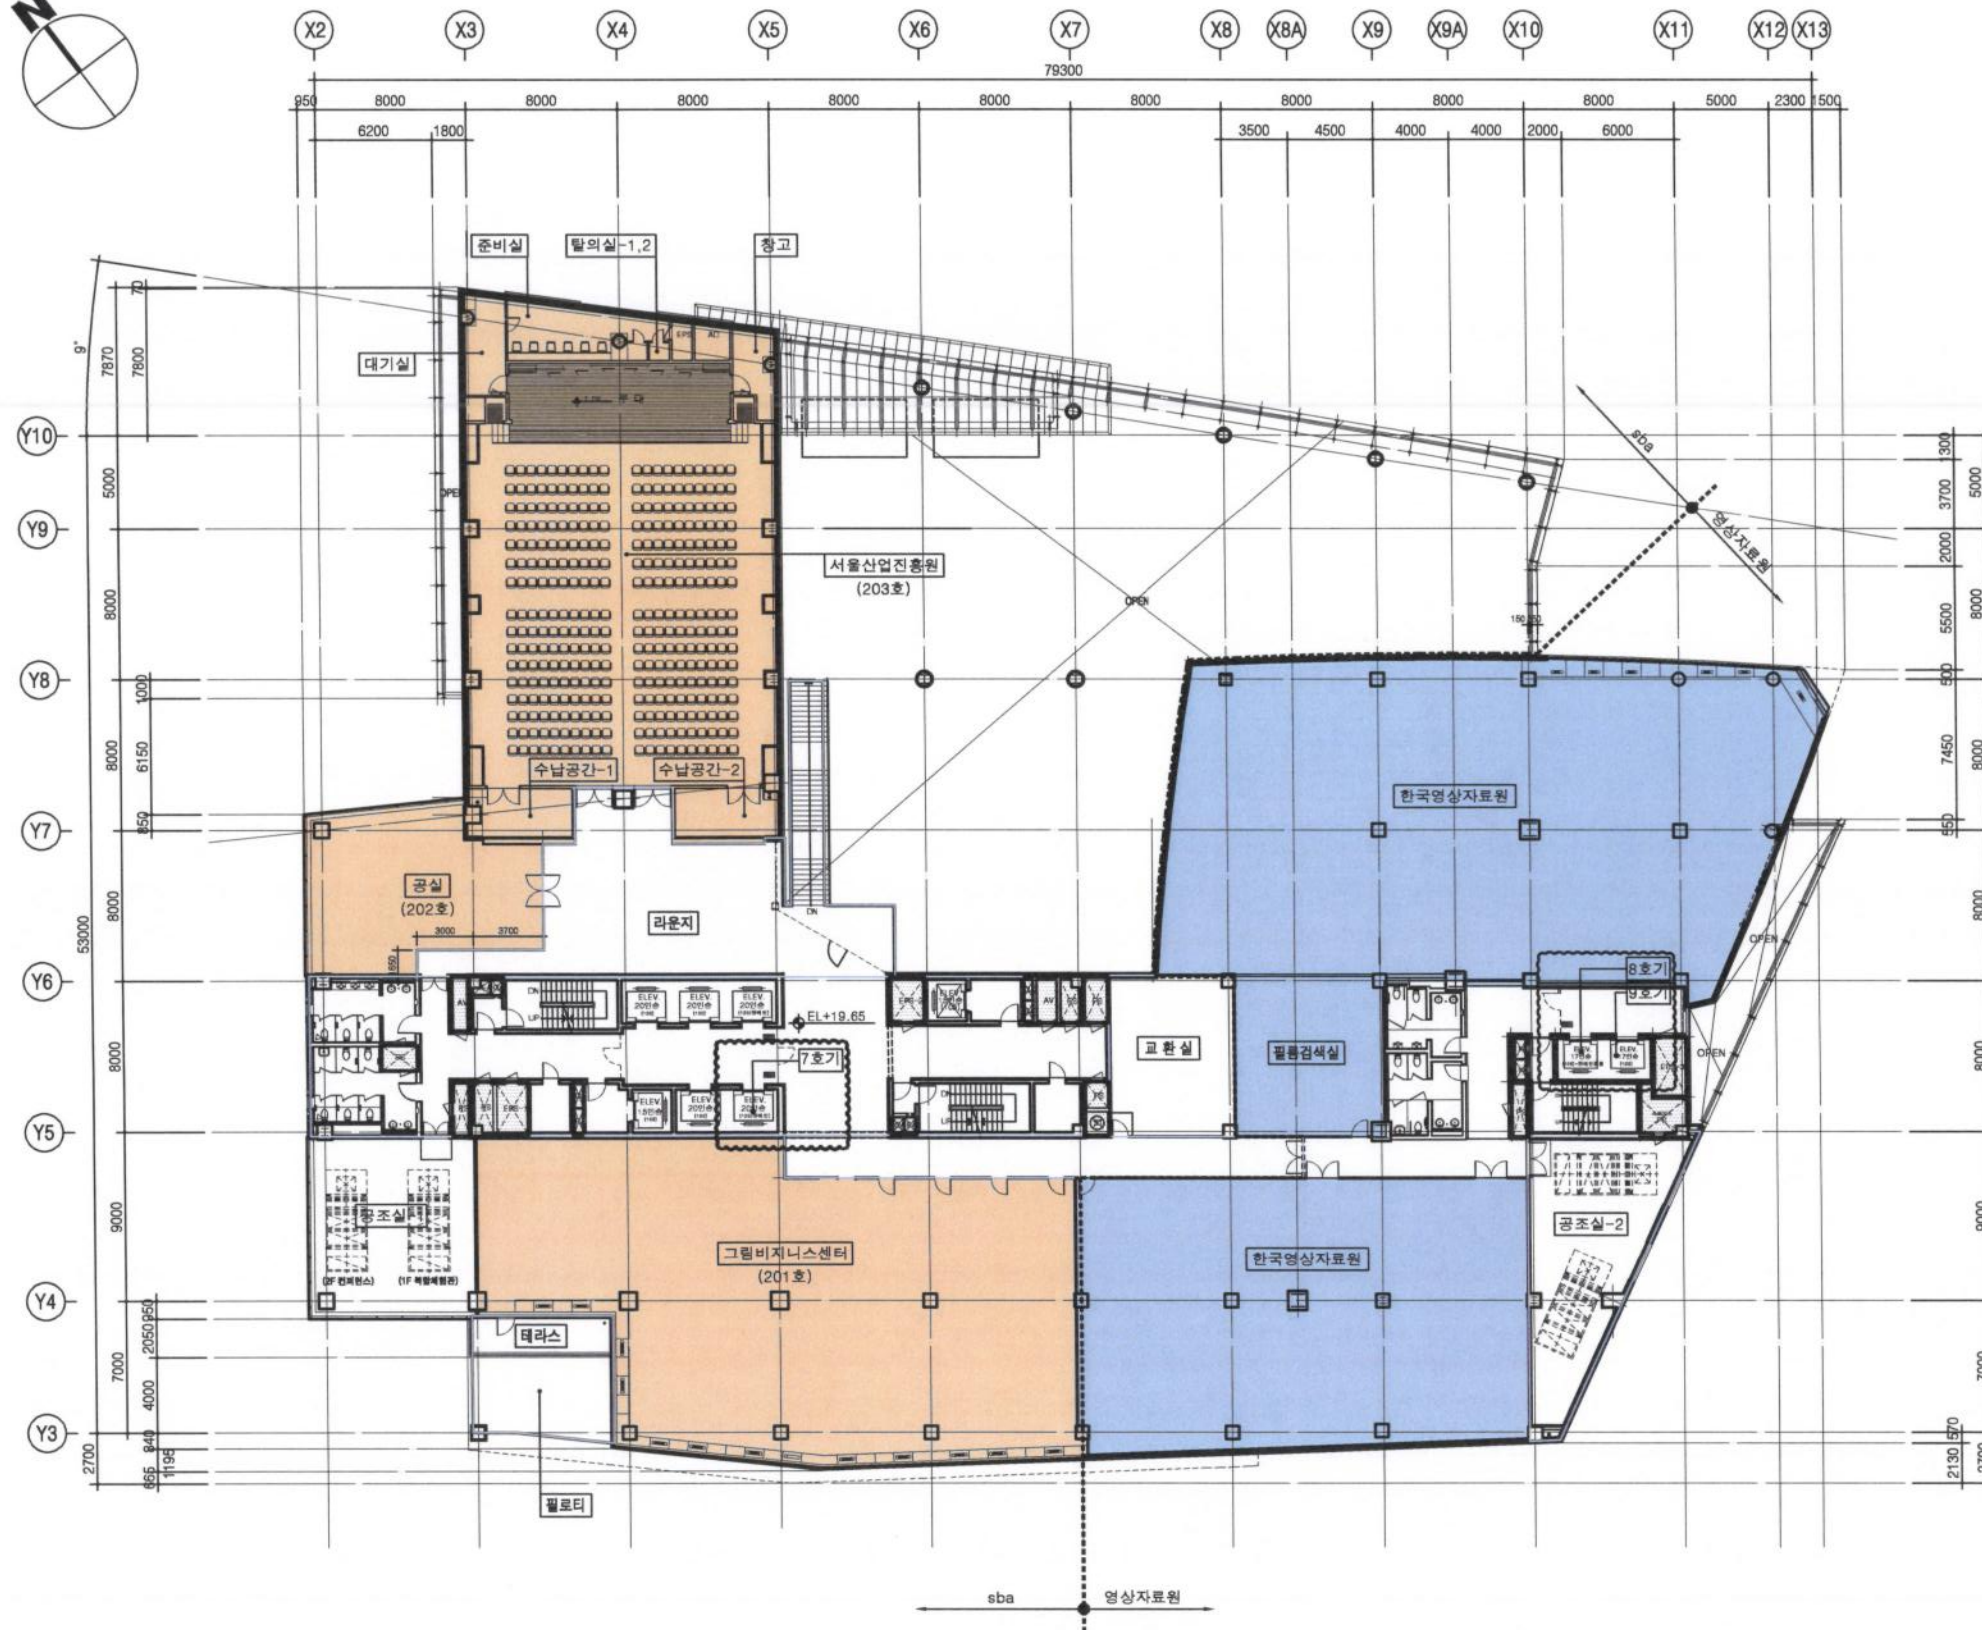1 1층 평면도
 축척: 1/400



1 2층 평면도
축척: 1/400

	서울산업진흥원	전용
	한국영상자료원	
	: 공용	
	: 면적제외	

번호	수기 일수	날짜
SYMBOL	NOTES & REVISIONS	DATE
APPROVED BY:		
CONSULTANT:		
DESIGN BY:		
DRAWING BY:		
CHECKED BY:		
APPROVED BY:		

프로젝트명
서울산업진흥원본사 승강기
노후부품교체 공사 건축

도면명
지상2층 평면도

DATE	SCLAF
2018. 03.	
DWG NO.	SHEET NO.
A 009	



1 3층 평면도
축척: 1/400

서울산업진흥원 전용
한국영상자료원
: 공용
: 면적제외

NO	SYMBOL	주요내용 NOTES & REVISIONS	DATE

설계 DESIGN BY	검토 CHECKED BY	승인 APPROVED BY

서울산업진흥원본사 승강기
노후부품교체 공사 건축

DATE	SCALE
2014. 02.	
DWG NO.	SHEET NO.
A 010	




1 4층 평면도
축척: 1/400

- 서울산업진흥원 전용
- 한국영상자료원 전용
- : 공용
- : 면적제외

서울산업진흥원본사 송강기
노후부품교체 공사 건축

지상4층 평면도	
DATE	SCALE
DWG NO.	SHEET NO.
A 0111	

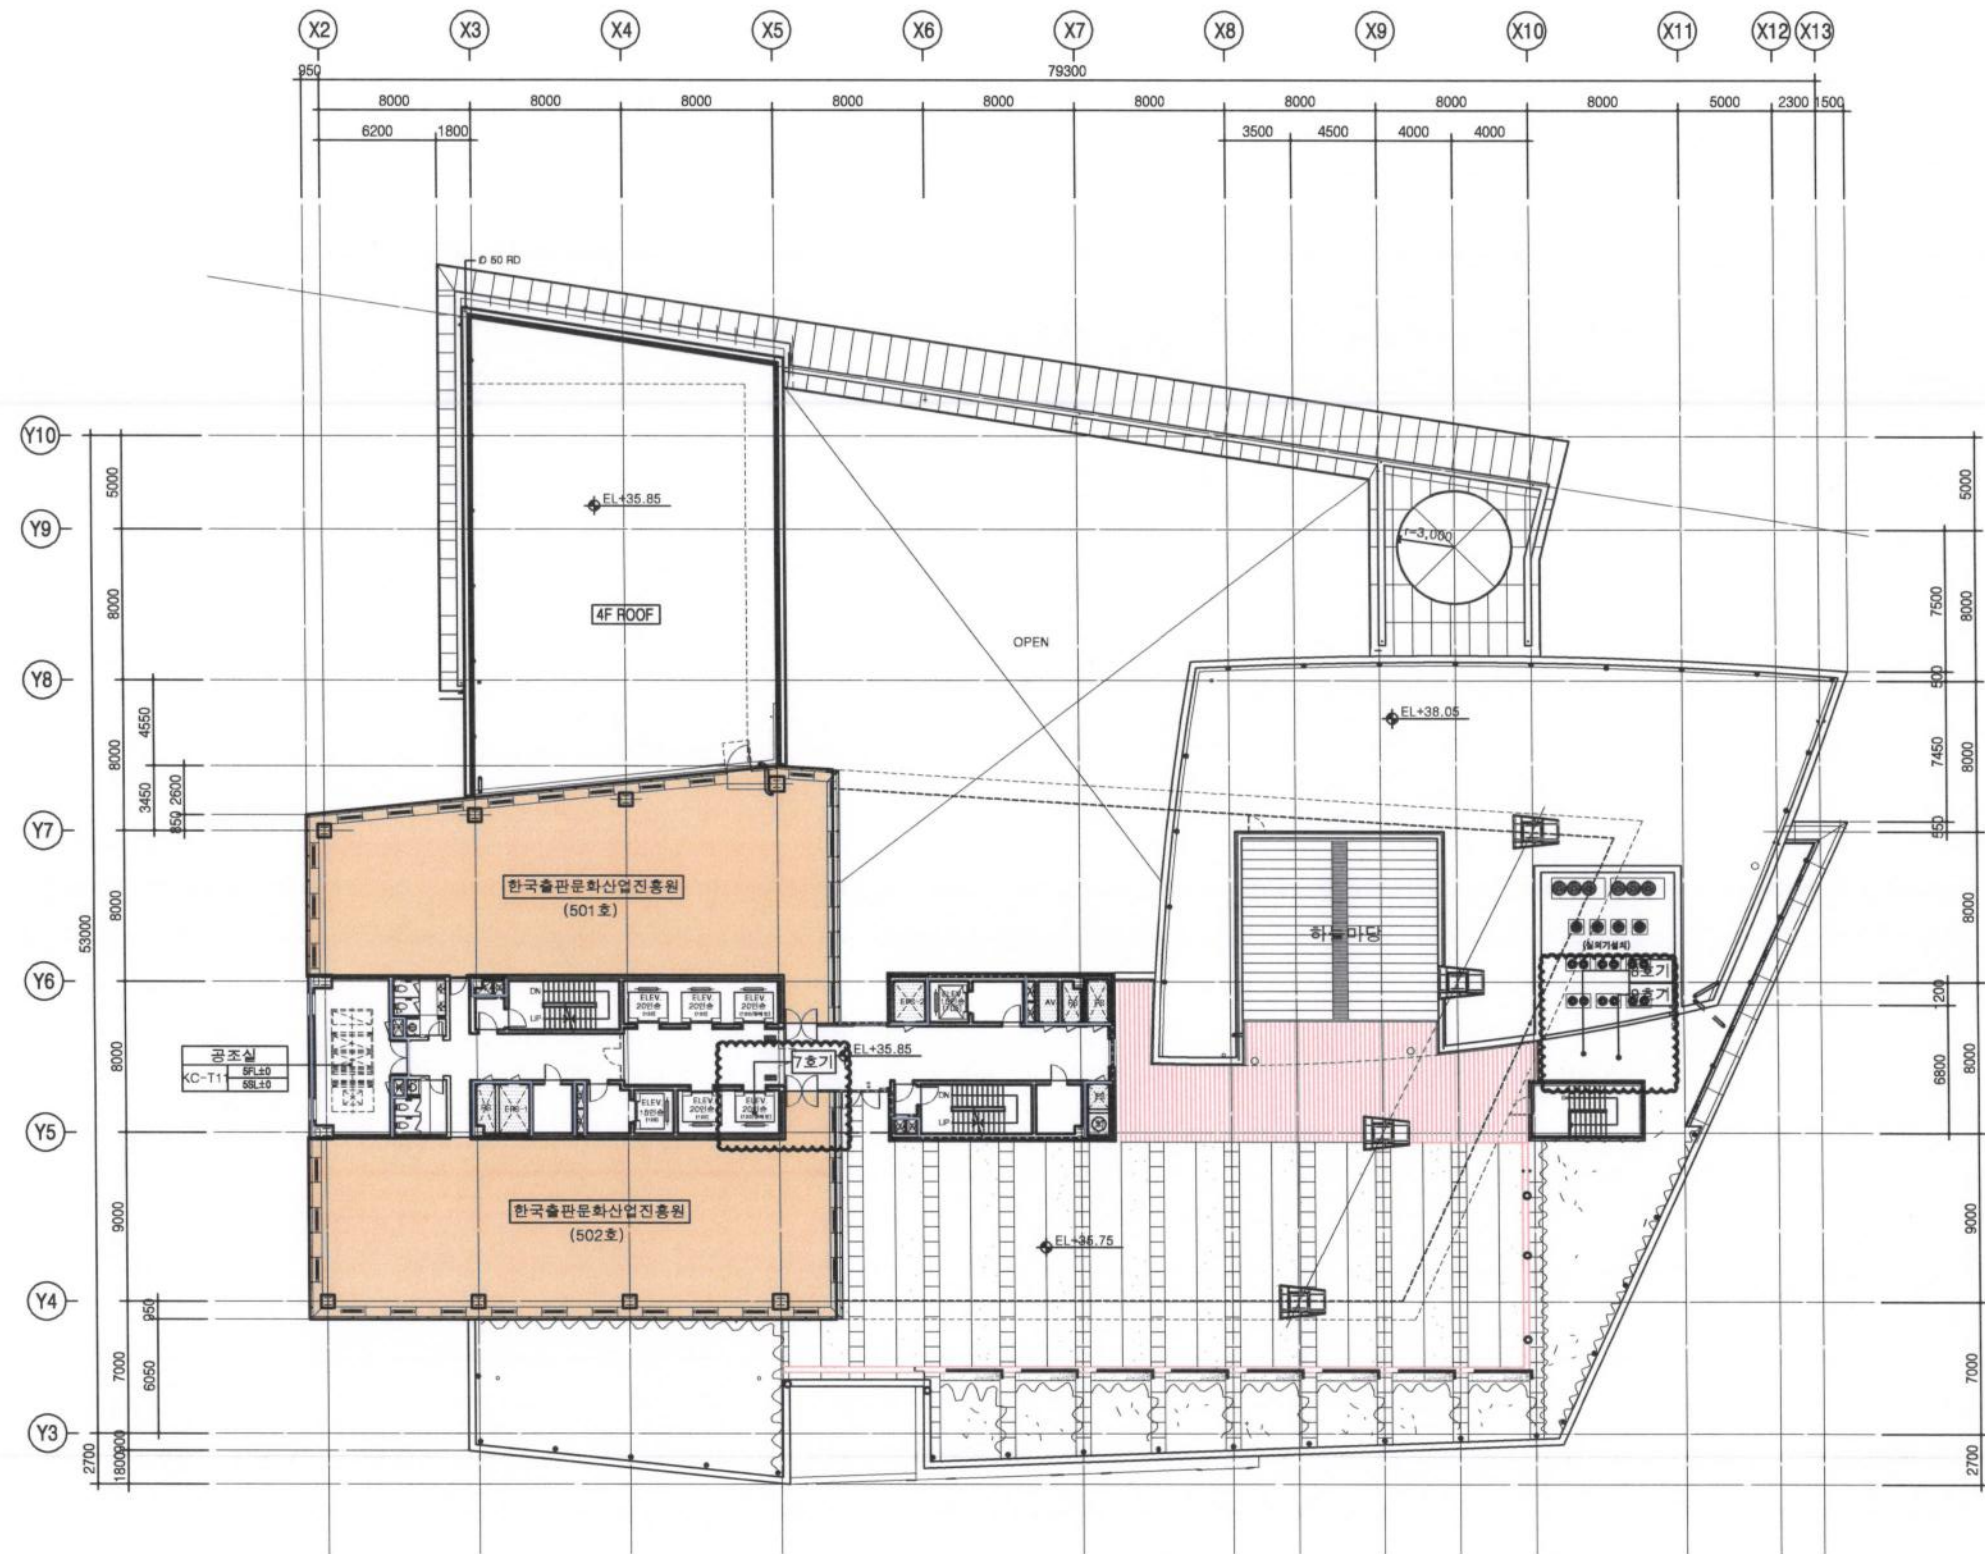HEE SAN
회 산 건축사사무소
ARCHITECTS & ENGINEERS
TEL. 02) 518-2727 FAX. 02) 518-9889
E-mail : lightkms@hanmail.net




1 5층 평면도
축척: 1/400

- 서울산업진흥원
- 한국영상자료원
- : 공용
- : 면적제외


번호	SYMBOL	주요사항	DATE

서울산업진흥원본사 승강기
노후부품교체 공사 건축

지상5층 평면도	
DATE	SCALE
2019. 03.	
DWG NO.	SHEET NO.
A 012	

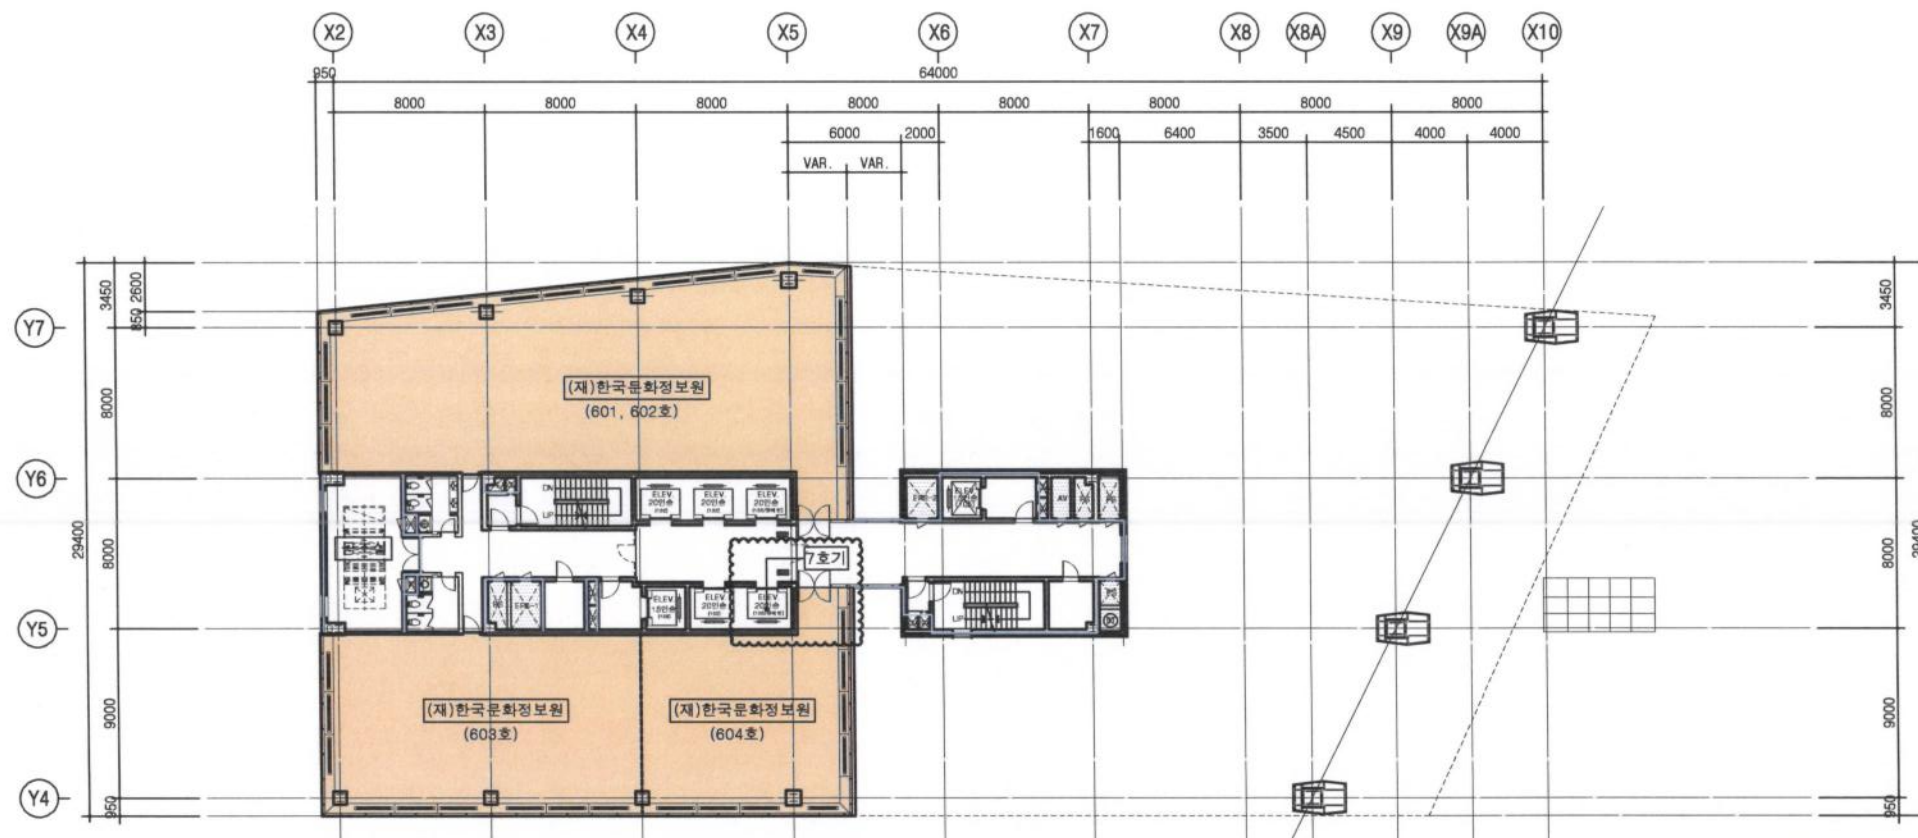

1 6층 평면도
축척: 1/400

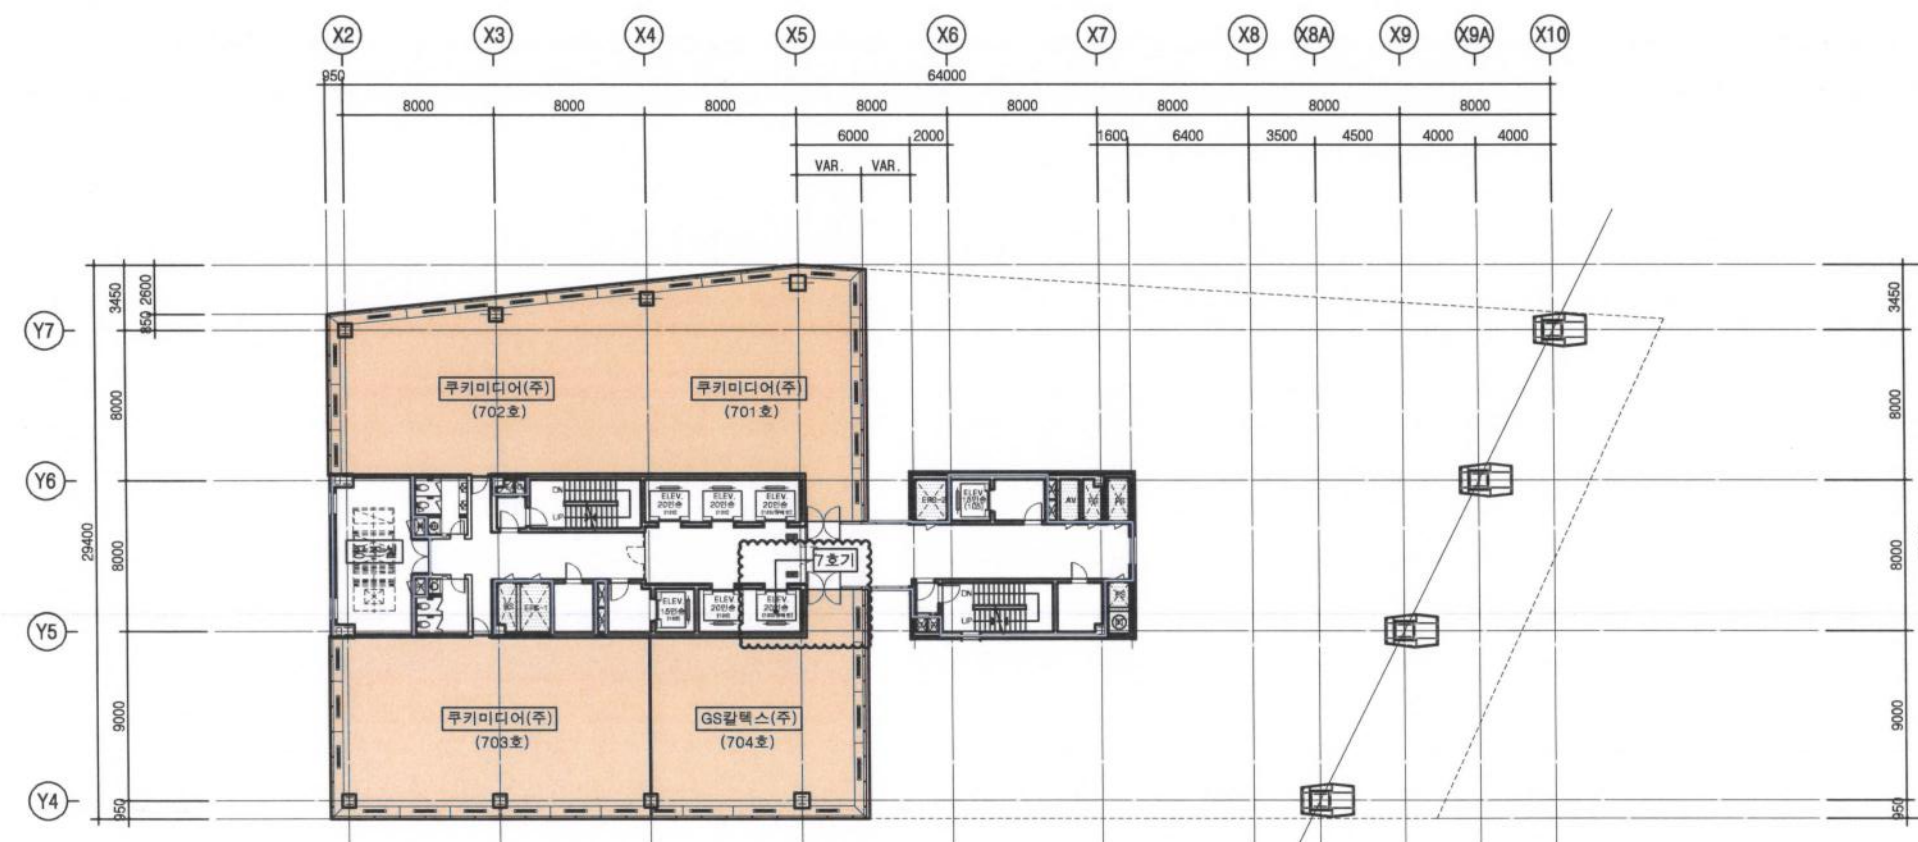

2 7층 평면도
축척: 1/400

- 서울산업진흥원 전용
- 한국영상자료원 전용
- : 공용
- : 면적제외


번호	수기	날짜	비고

설계	
검核	
승인	
DATE	


서울산업진흥원본사 승강기
노후부품교체 공사 건축

DATE	
DATE	
DATE	

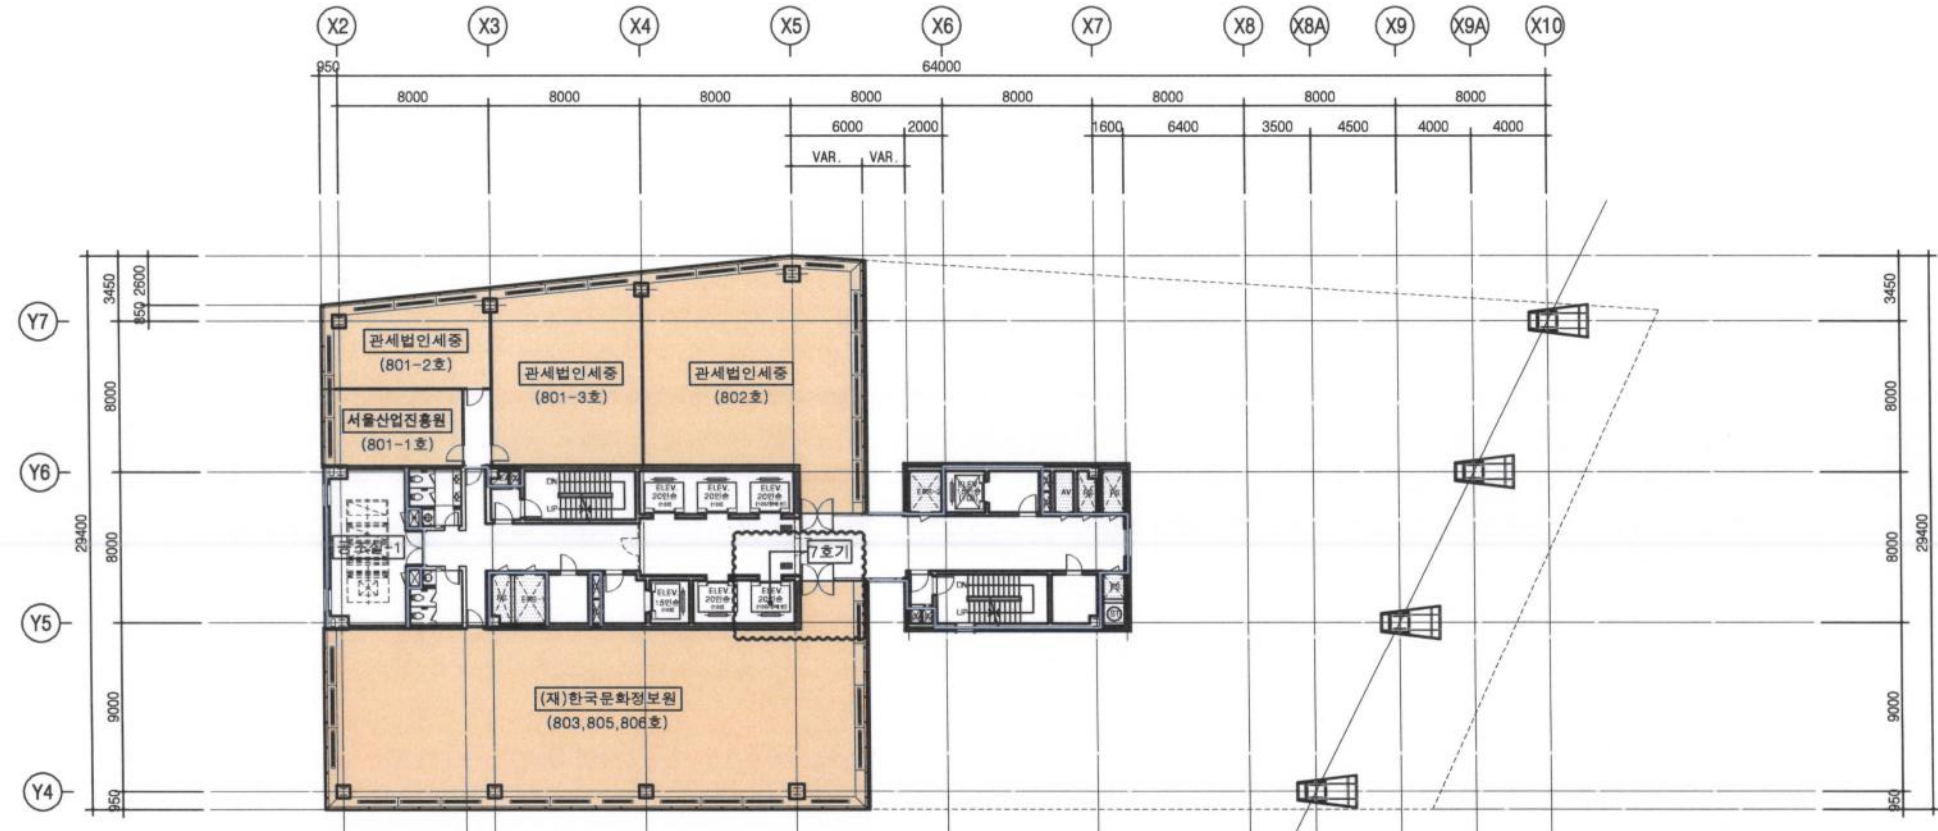HEE SAN
희산 건축사사무소
ARCHITECTS & ENGINEERS
TEL. 02) 518-2727 FAX. 02) 518-9889
E-mail : lgh3m3@hotmail.net



1 8층 평면도
축척: 1/400

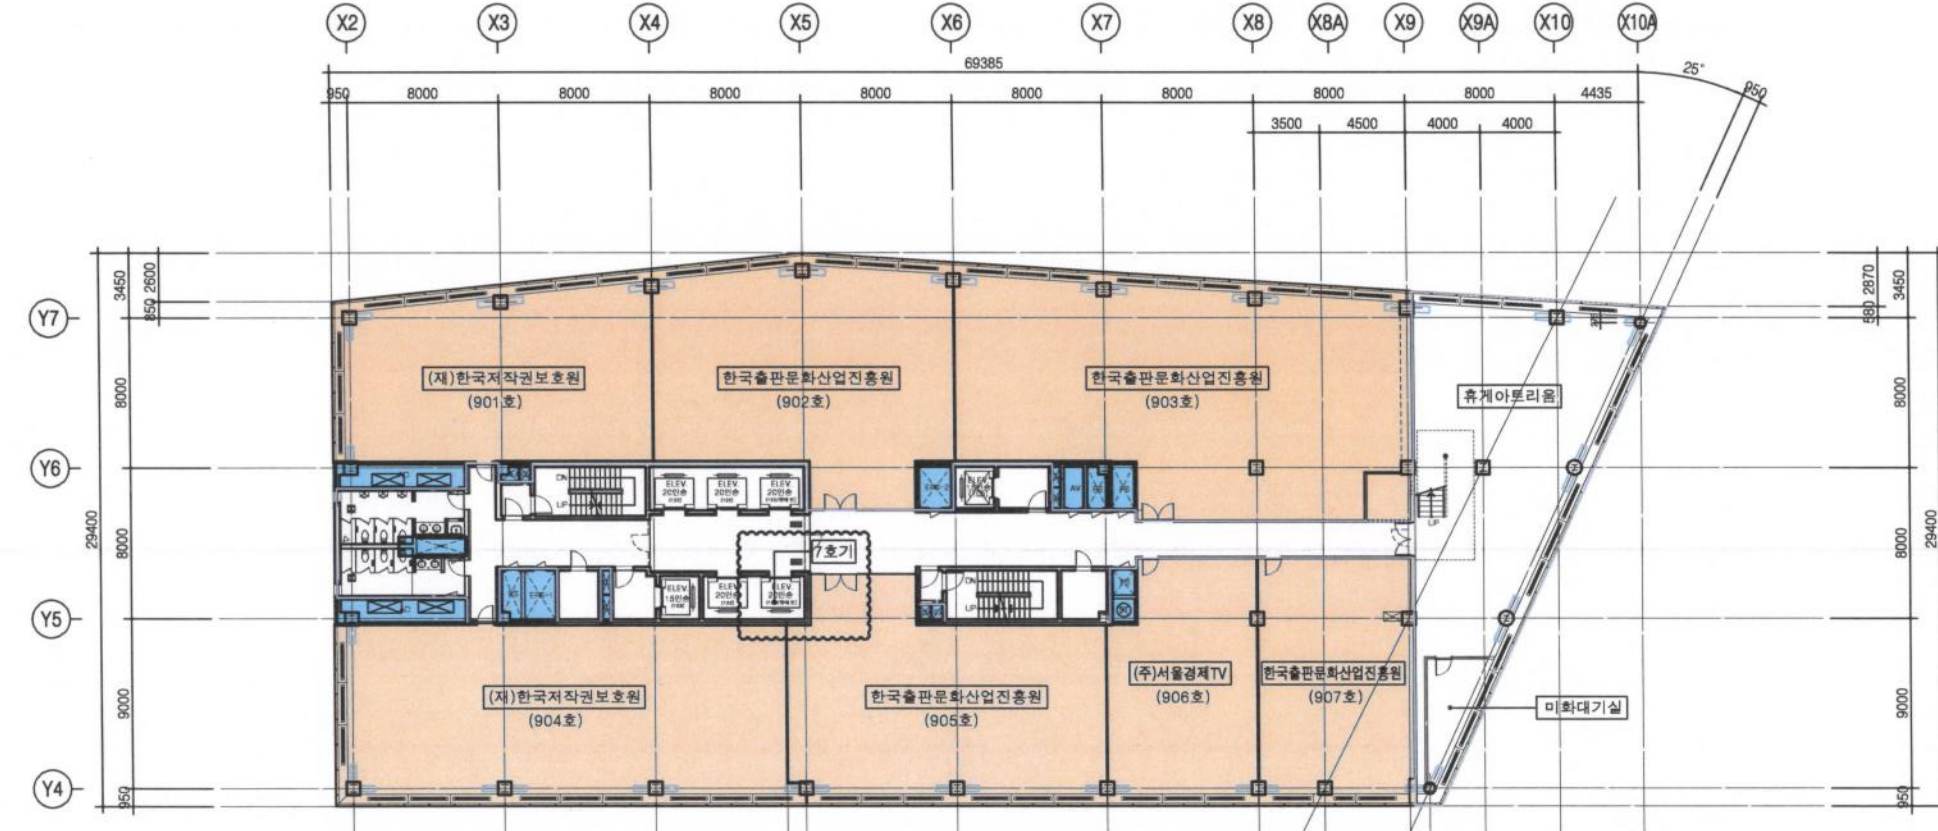

2 9층 평면도
축척: 1/400


- 서울산업진흥원 전용
- 한국영상자료원 전용
- 공용
- 면적제외

번호	주요공사내용	일기
SYMBOL	NOTES & REVISIONS	DATE


설계	APPROVED BY:

서울산업진흥원본사 승강기
노후부품교체 공사 건축

시공명	시공일
서울산업진흥원본사 승강기	
노후부품교체 공사 건축	

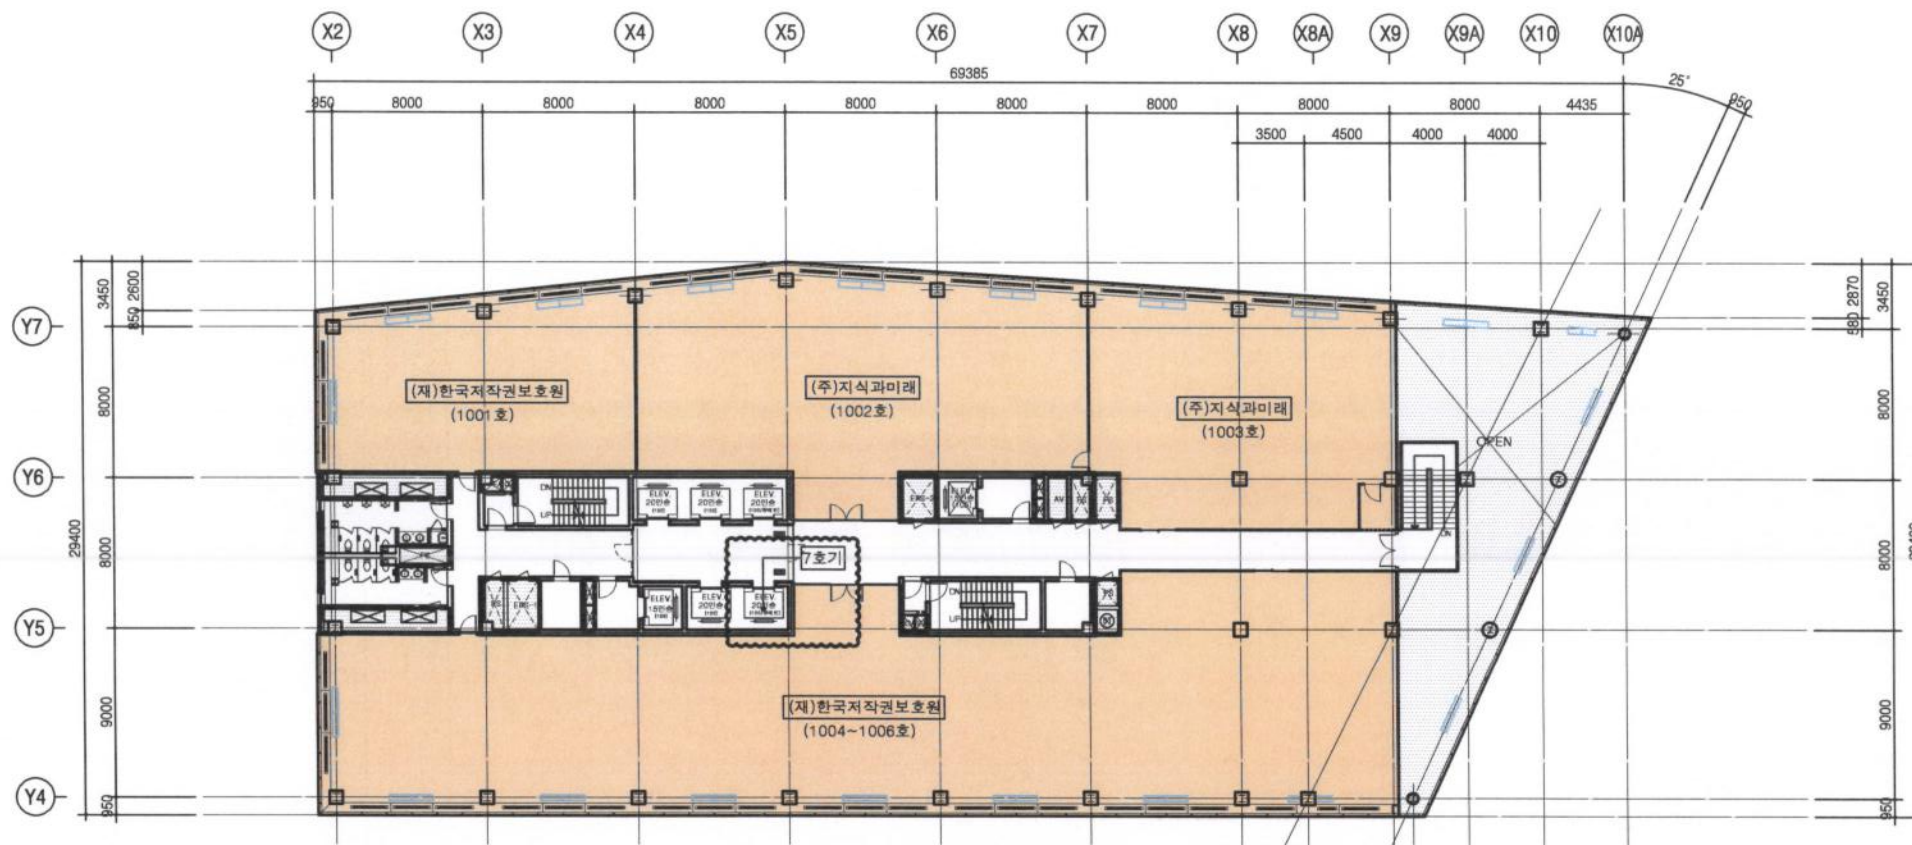

1 10층 평면도
축척: 1/400

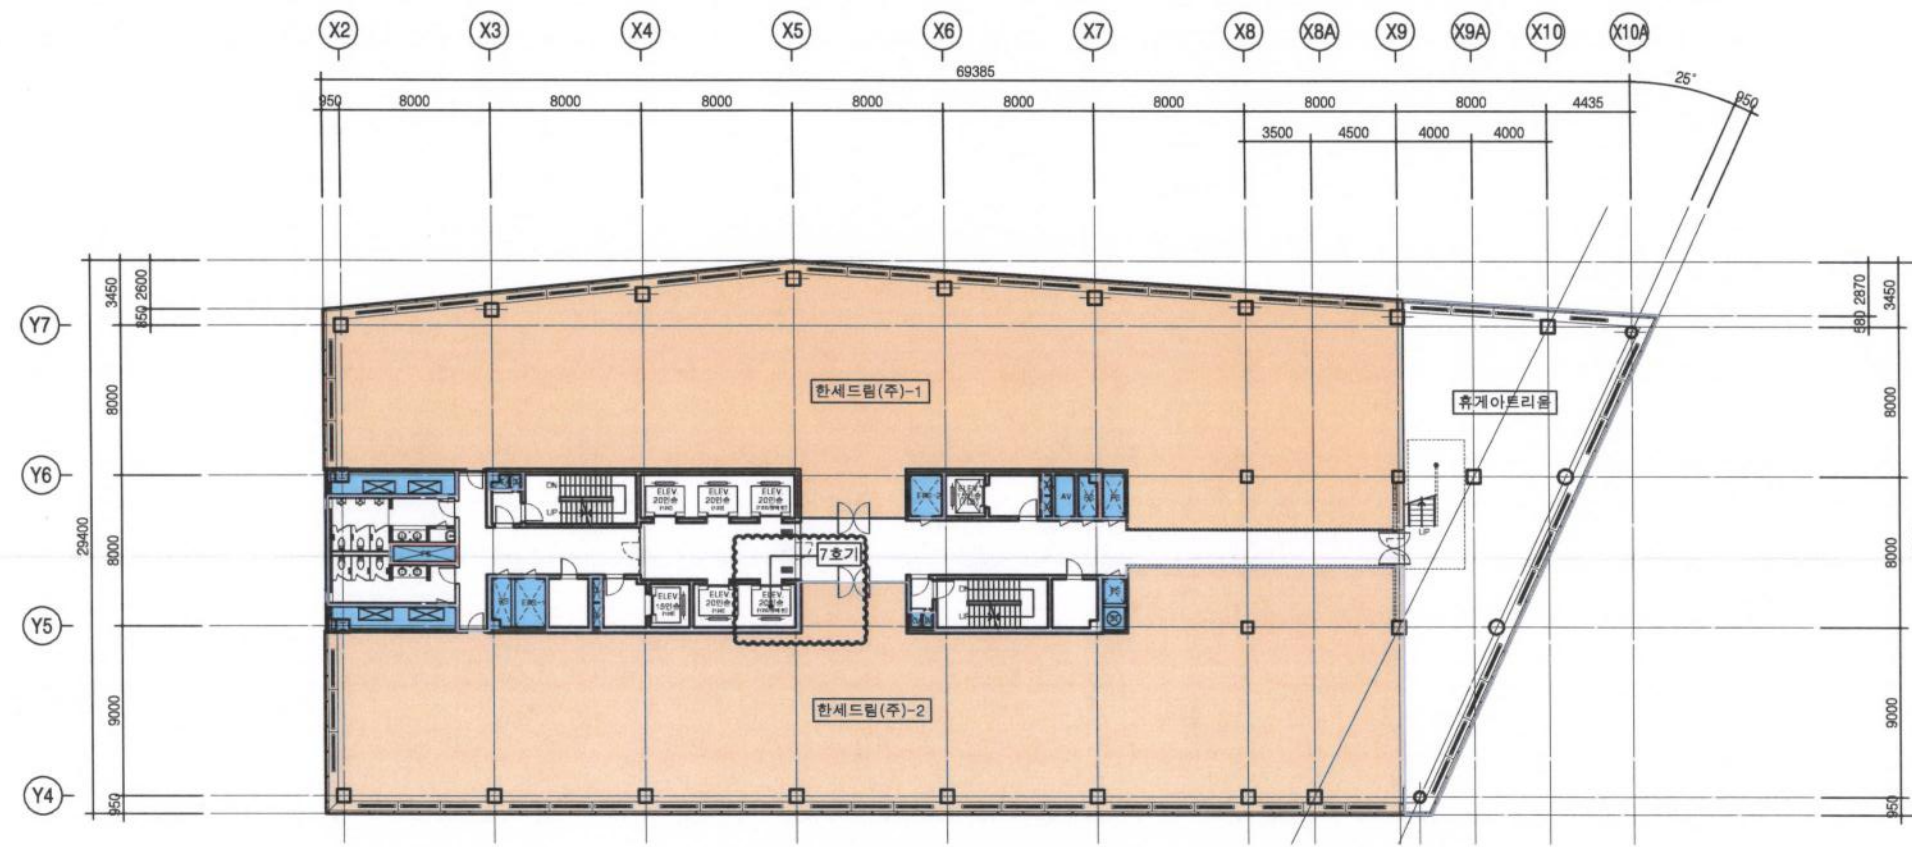

2 11층 평면도
축척: 1/400

- 서울산업진흥원
- 한국영상자료원
- : 공용
- : 면적제외


번호	주요사항	날짜
REVISED	NOTES & REVISIONS	DATE

DESIGN BY	
DRAWING BY	
CHECKED BY	
APPROVED BY	


서울산업진흥원건축사 송강기
노후부품교체 공사 건축

NAME OF DRAWING
지상10.11층 평면도

DATE	SCLAF
DWG NO.	SHEET NO.
A 015	

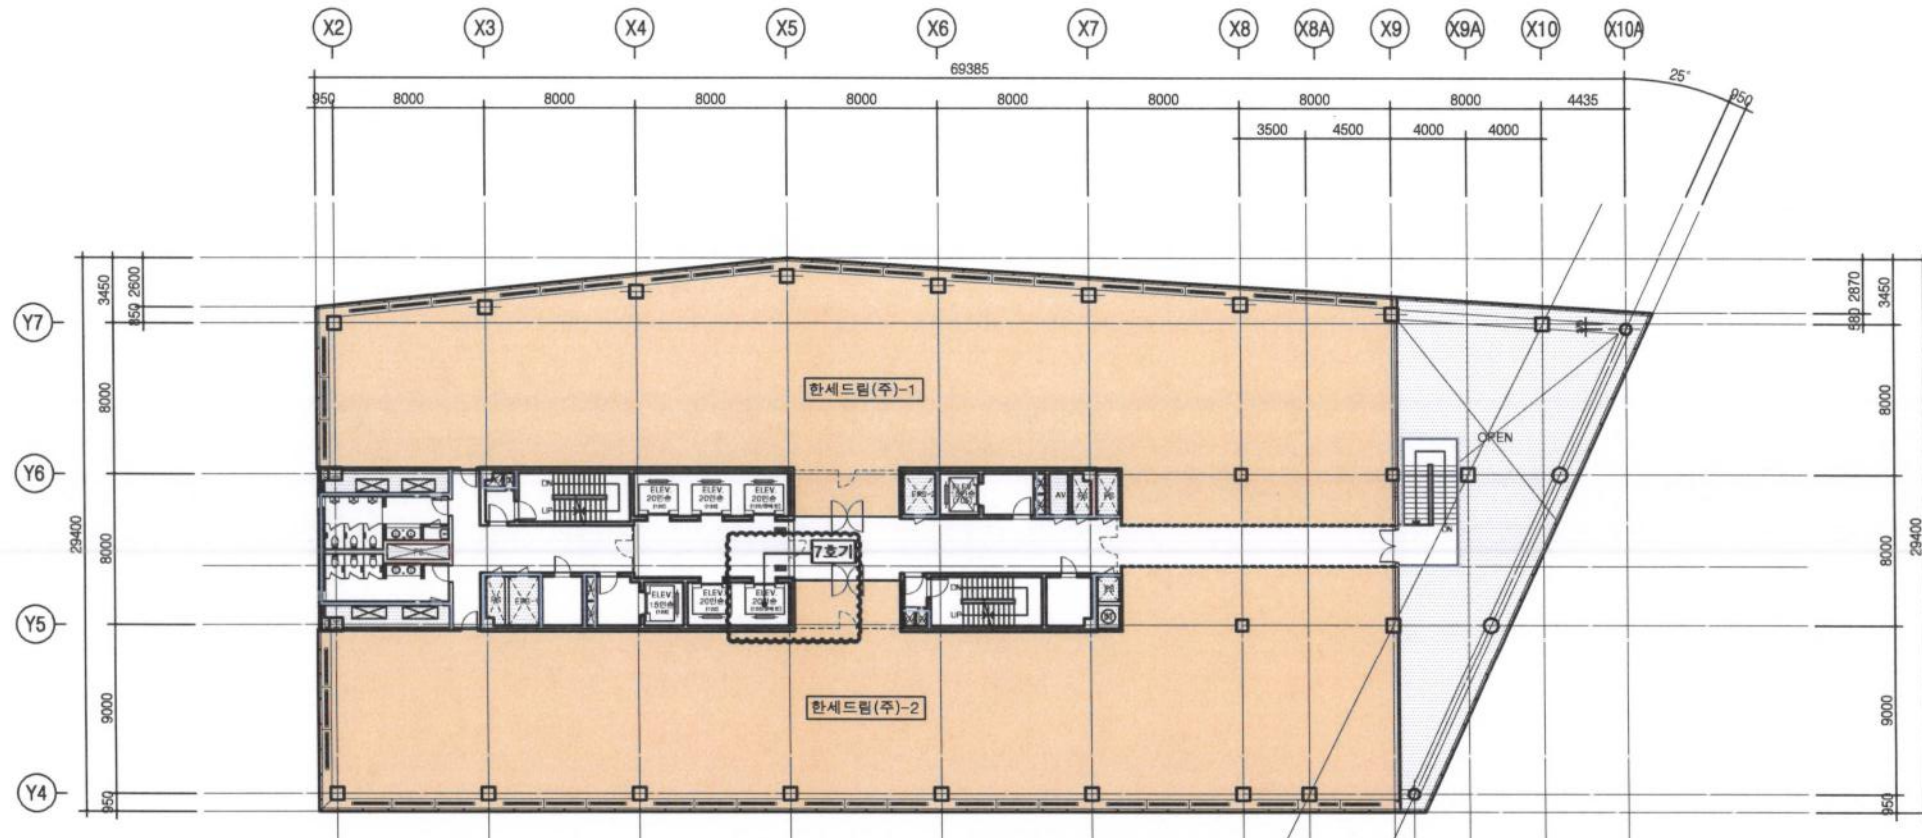


2 12층 평면도
축척: 1/400

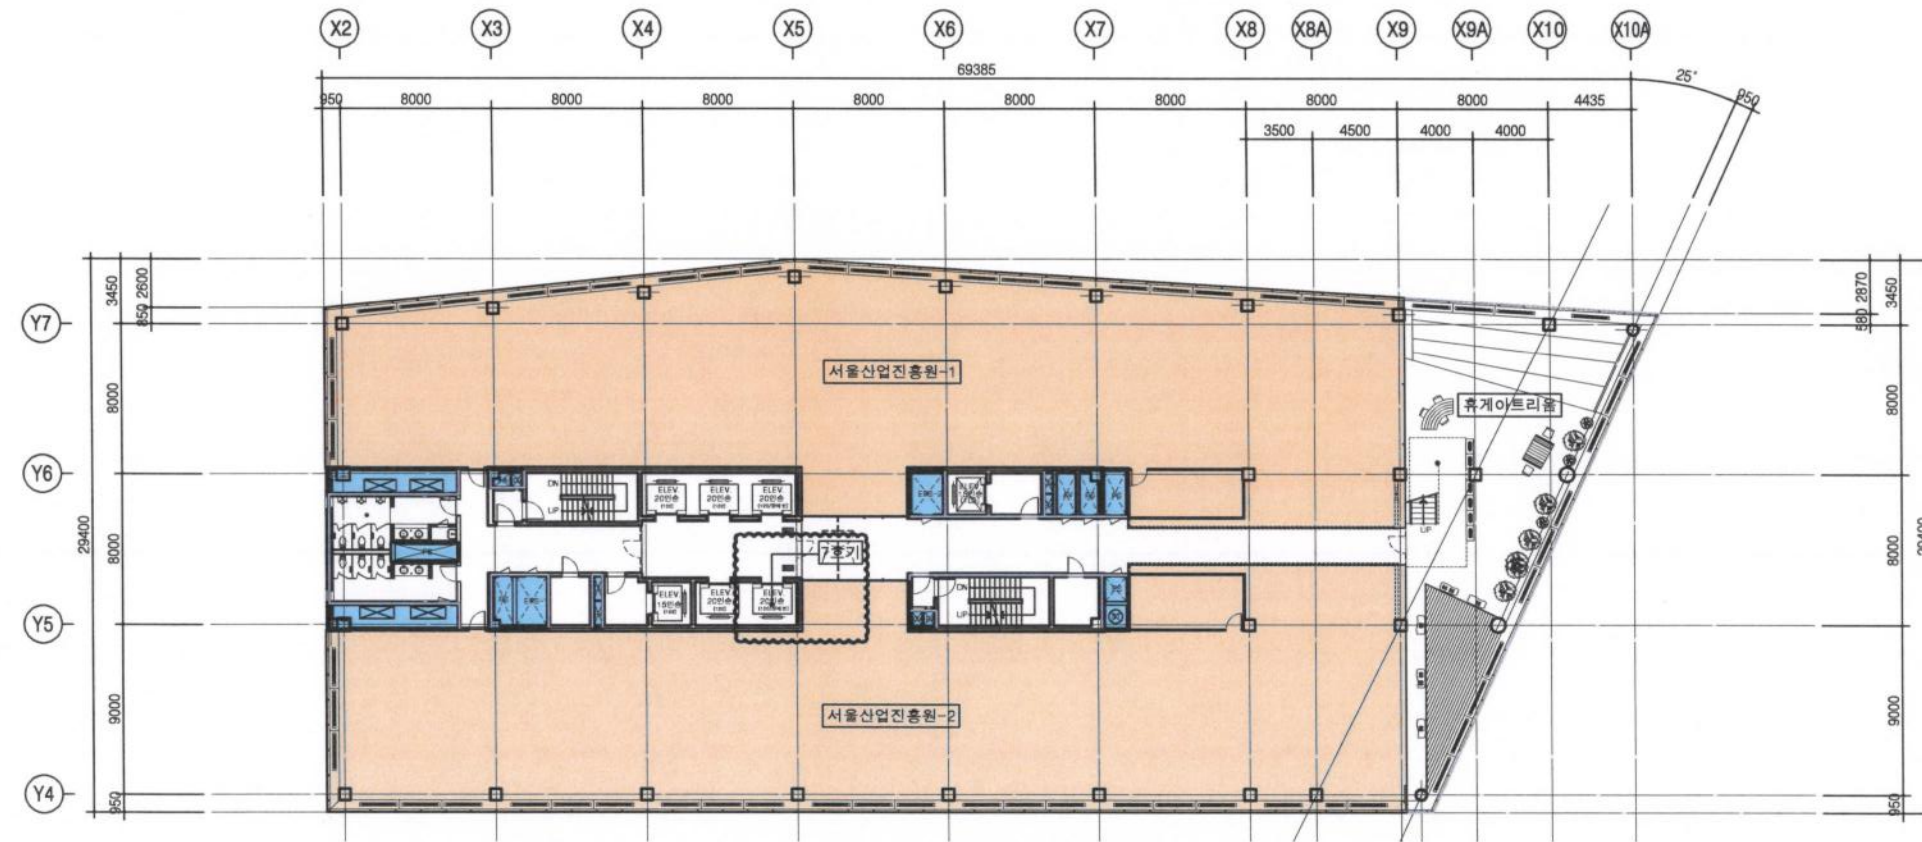

1 13층 평면도
축척: 1/400

	서울산업진흥원	전용
	한국영상자료원	
	: 공용	
	: 면적제외	


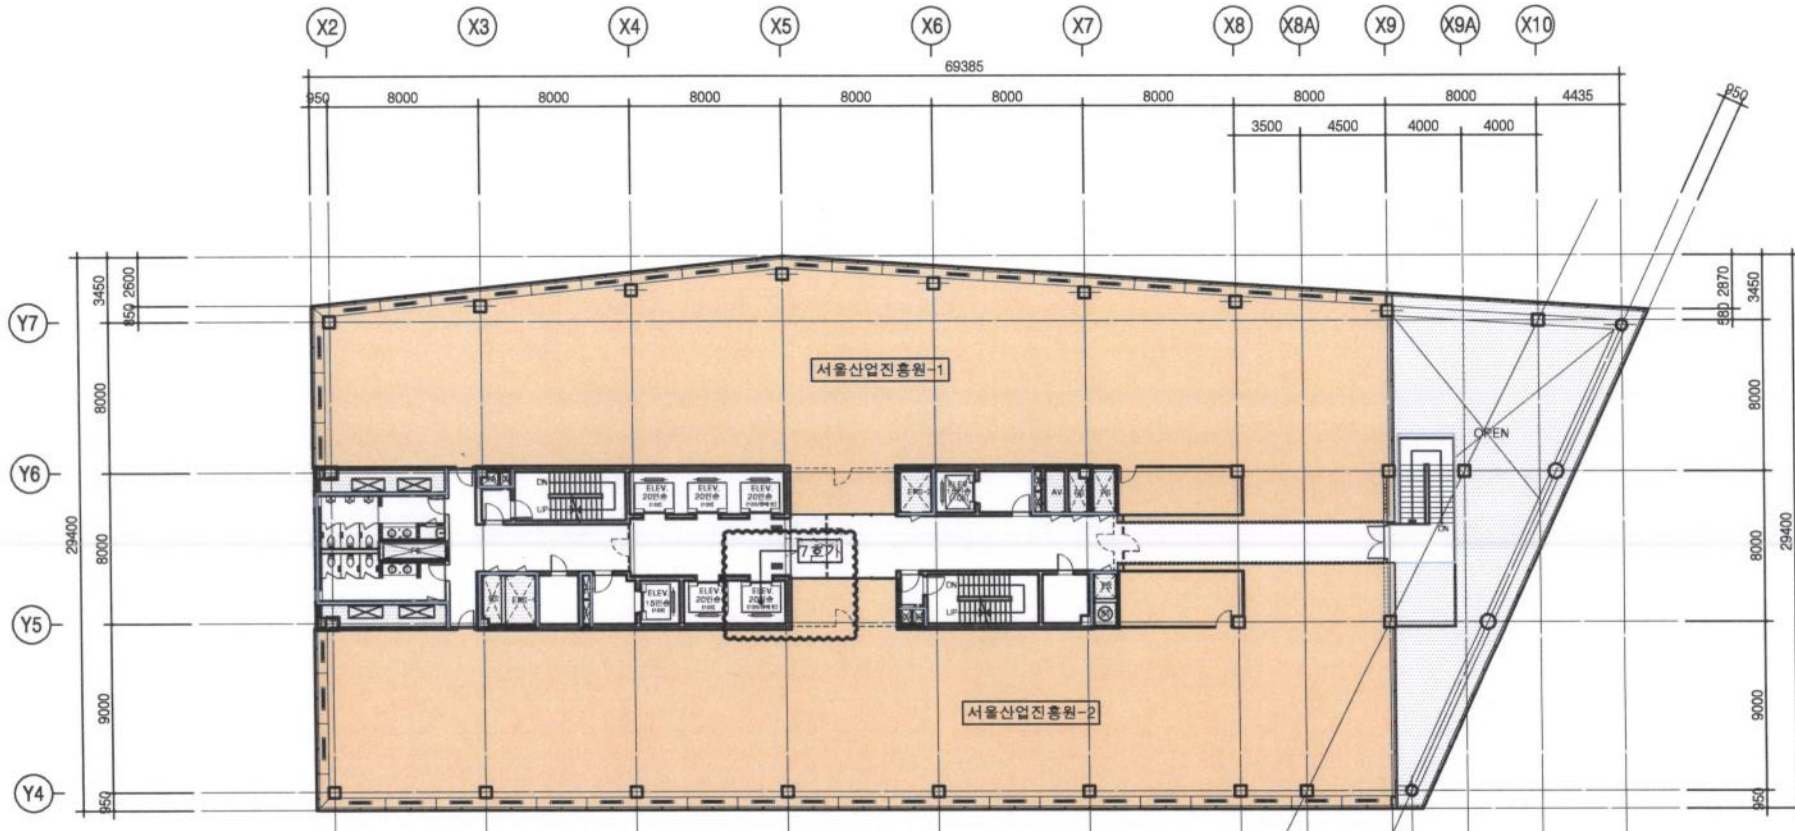


1 14층 평면도
축척: 1/400



서울산업진흥원	전용
한국영상자료원	전용
□ : 공용	
□ : 면적제외	

번호 SYMBOL	주요사항 NOTES & REVISIONS	일 DATE
* 1 * APPROVED BY:		
* 2 * CONSULTANT		
* 3 * DESIGN BY:		
* 4 * DRAWING BY:		
* 5 * CHECKED BY:		
* 6 * APPROVED BY:		
사업명 서울산업진흥원본사 승강기 노후부품교체 공사 건축		
도면명 지상14층 평면도		
일자 DATE	SCALE	
2019. 02.		
도면번호 DWG NO.		
A 017		
회산 건축사사무소 ARCHITECTS & ENGINEERS		
TEL. 02) 518-2727 FAX. 02) 518-9880 E-mail : fgh3m3@hanmail.net		

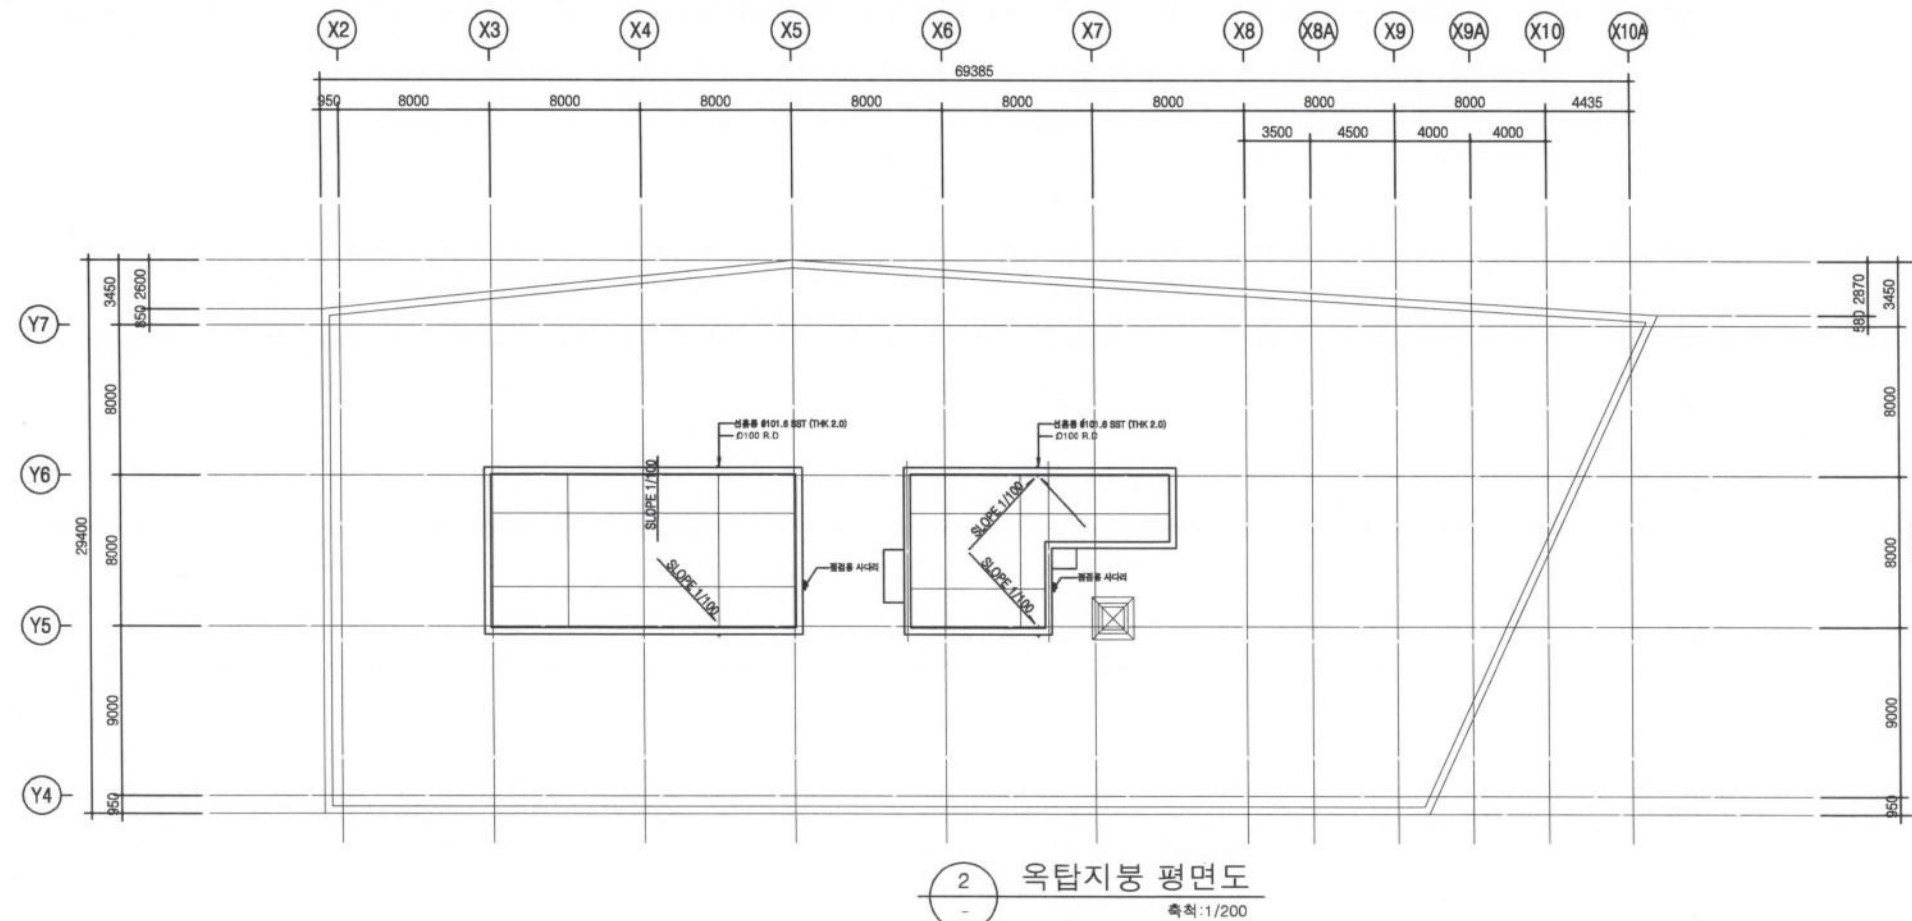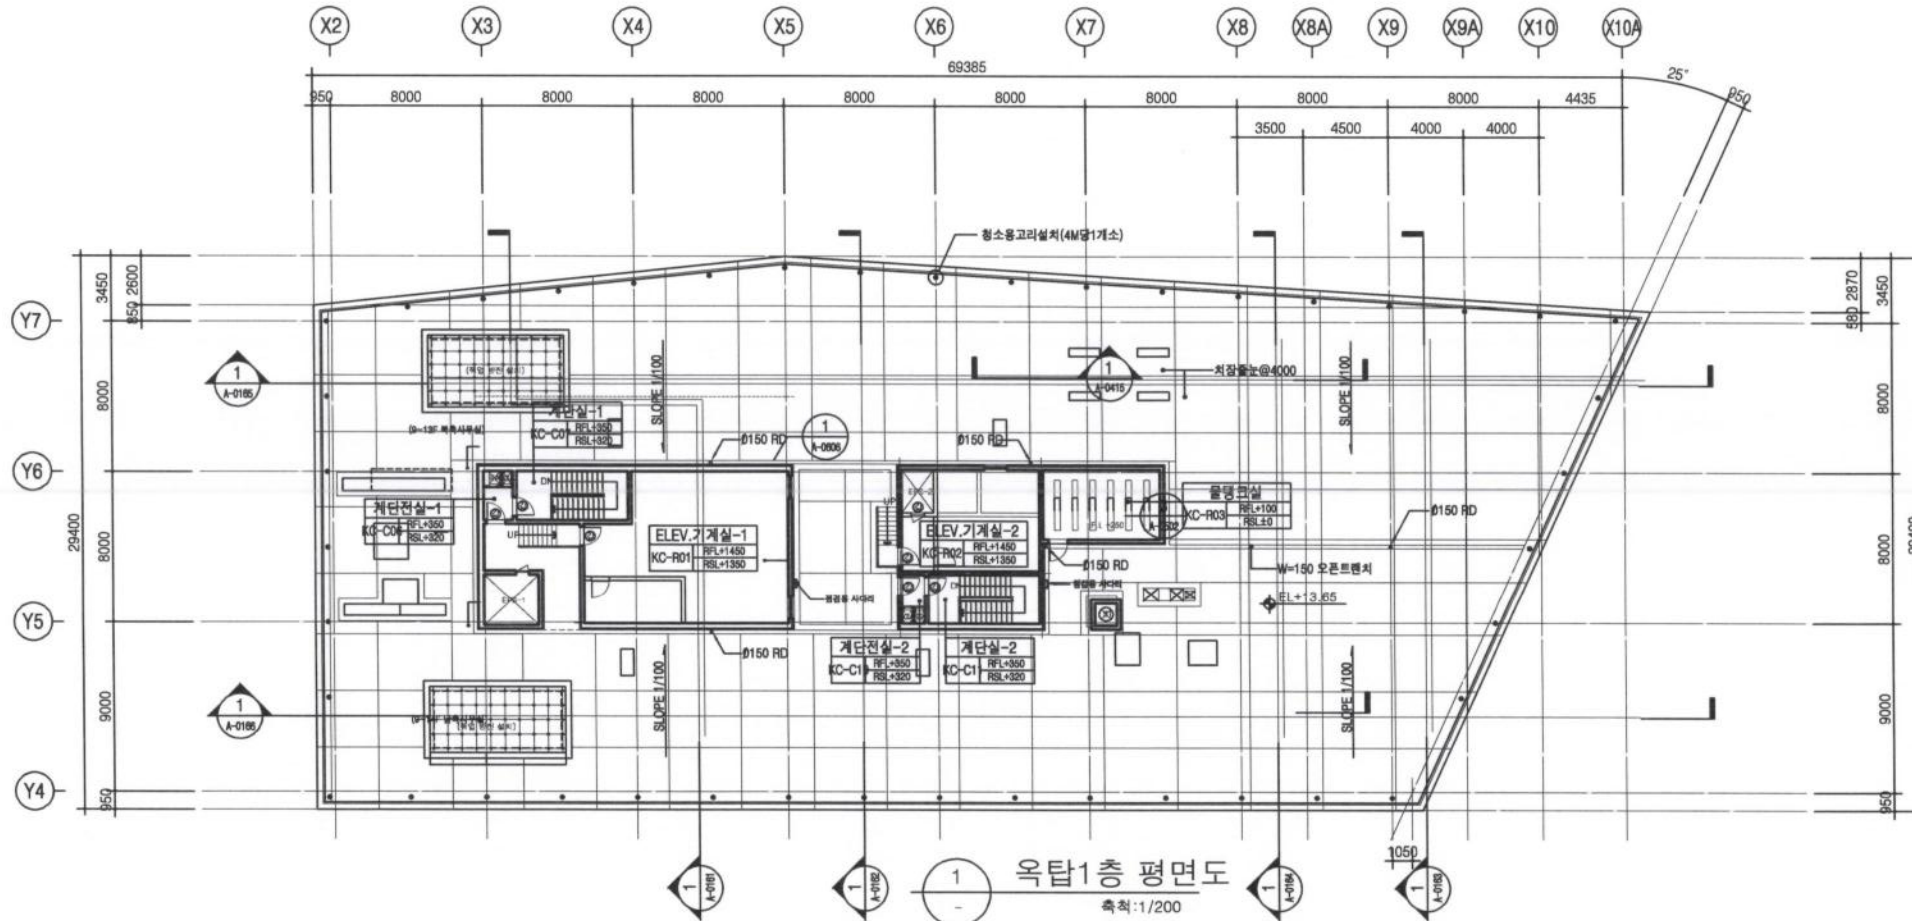

- 전용
- 서울산업진흥원
 - 한국영상자료원
 - 공용
 - 면적제외


번호	SYMBOL	주요내용	DATE
		NOTES & REVISIONS	

설계	APPROVED BY
주최	CONSULTANT
작성	DESIGN BY
	DRAWING BY
	CHECKED BY
	APPROVED BY


서울산업진흥원
한국영상자료원
노후부품교체 공사 건축

옥탑1층.지붕 평면도

날짜	DATE	SCALE
DWG NO.	SHEET NO.	
A 0118		

 

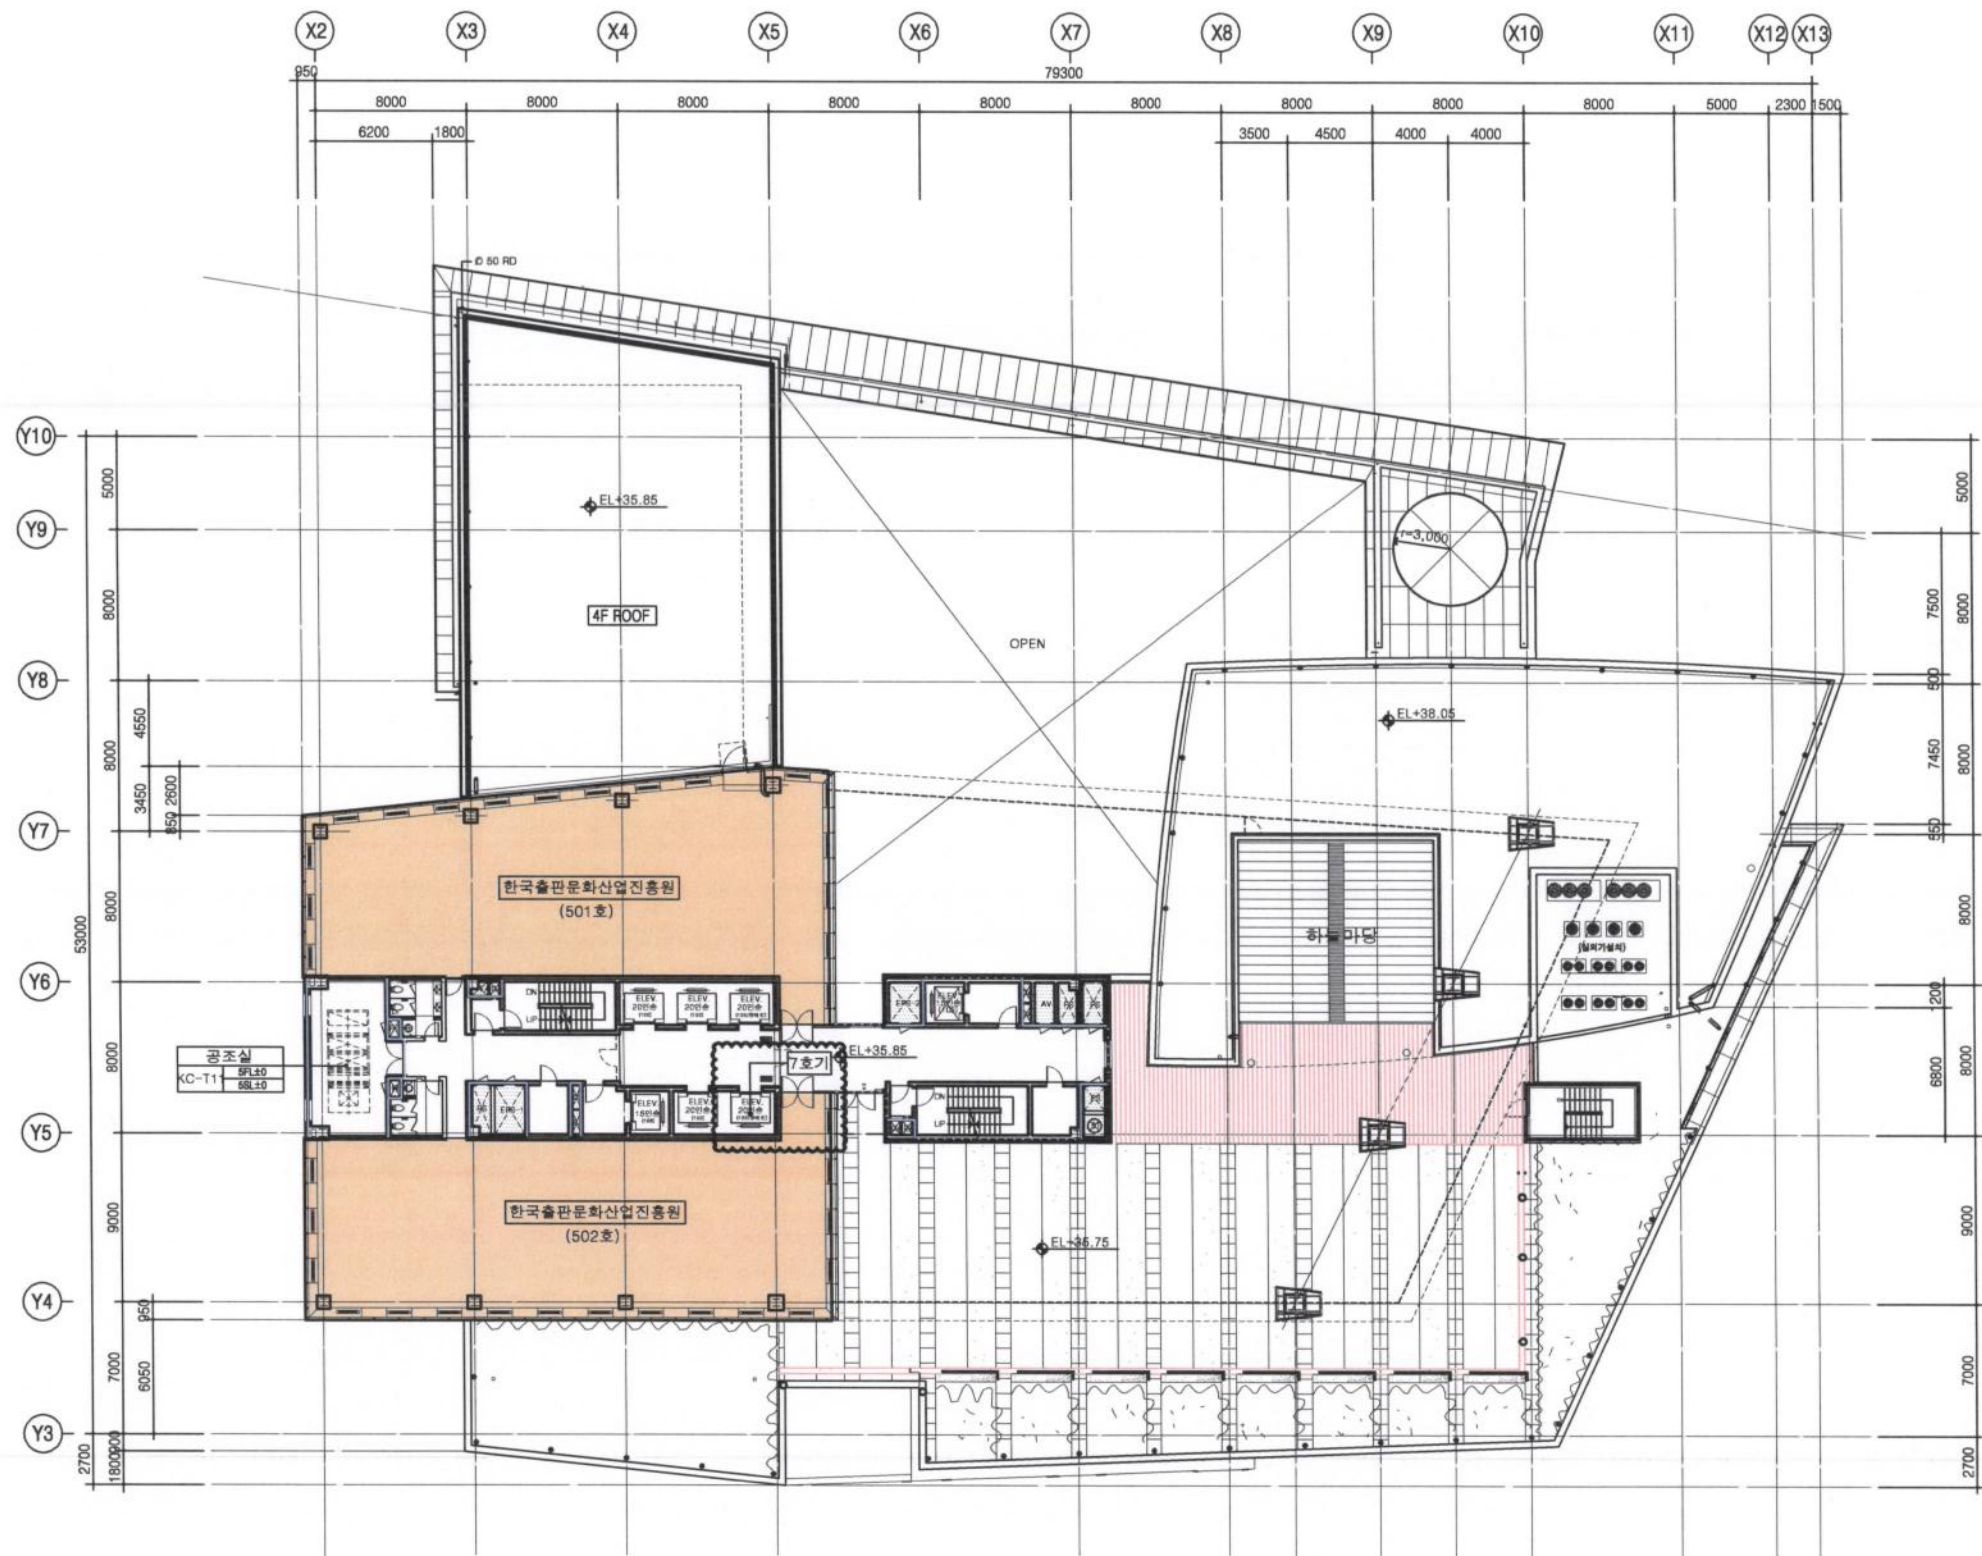희산 건축사사무소
ARCHITECTS & ENGINEERS
TEL. 02) 518-2727 FAX. 02) 518-9989
E-mail: ightktm3@hanmail.net



서울산업진흥원 전용
 한국영상자료원 전용
 : 공용
 : 면적제외

번호	수기	일	주요내용	날짜
* 1 : APPROVED BY				
* 2 : CONSULTANT				
* 3 : DESIGN BY				
* 4 : DRAWING BY				
* 5 : CHECKED BY				
* 6 : APPROVED BY				

시공명
 서울산업진흥원본사 승강기
 노후부품교체 공사 건축


시공명
지상5층 평면도

제과 DATE	제자 SCLAF
2018. 03.	
시공명 DWG NO.	시공명 SHEET NO.
A 0112	


1 5층 평면도
 축척: 1/400

NOTE.

△	기타
△	기타
사업명 서울산업진흥원본사 승강기 노후화 부품 교체 공사	
승인	APPROVED BY
도면명	TITLE
코아-지하3.4층평면상세도-1	
축척	SCALE
1/60	
날짜	DATE
2019. 12	
도면번호	DWG NO.
DC-A-019	
협력업체	CONSULTS

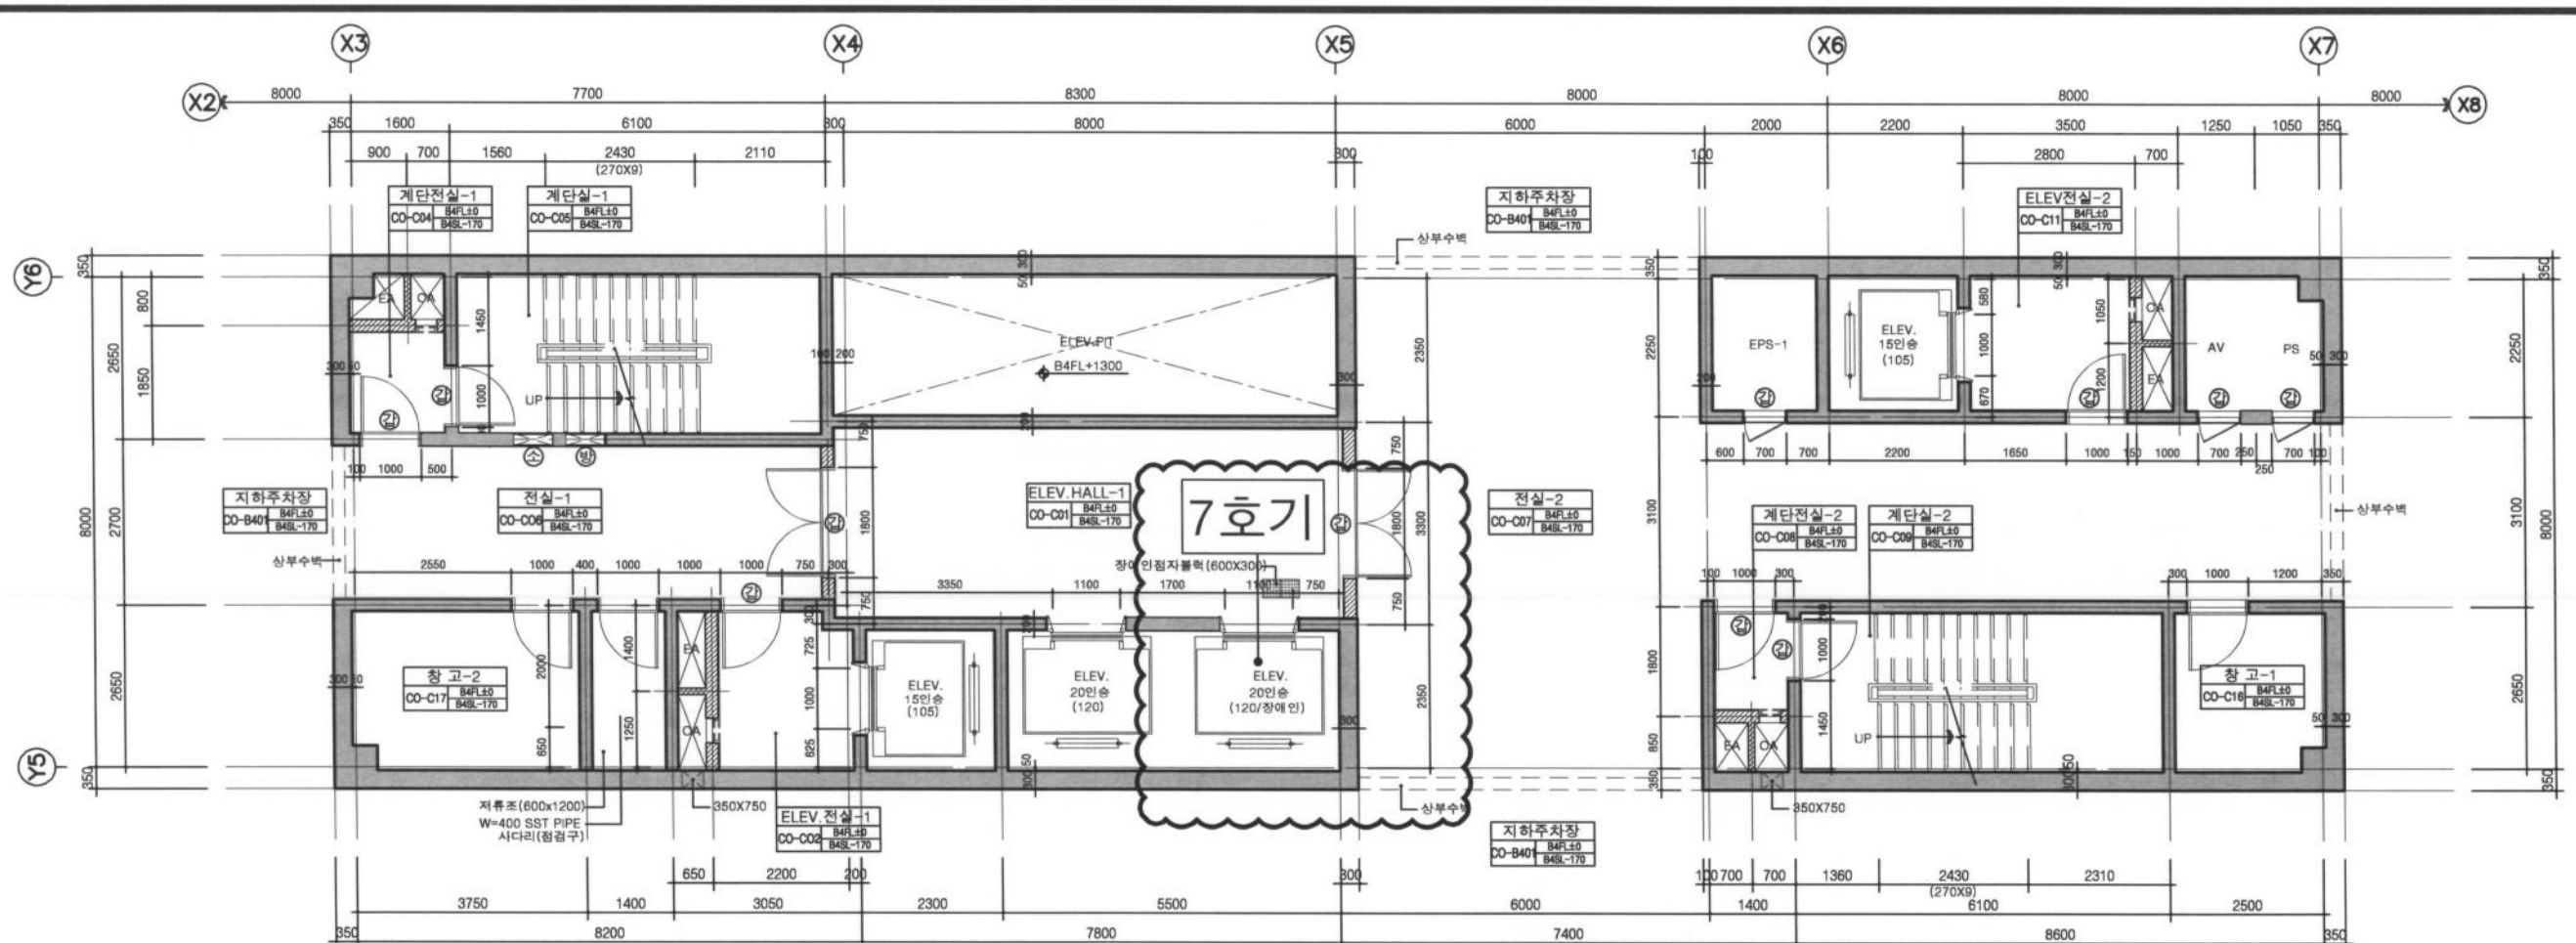

1 코아-1평면상세도(지하4층)
축척:1/60

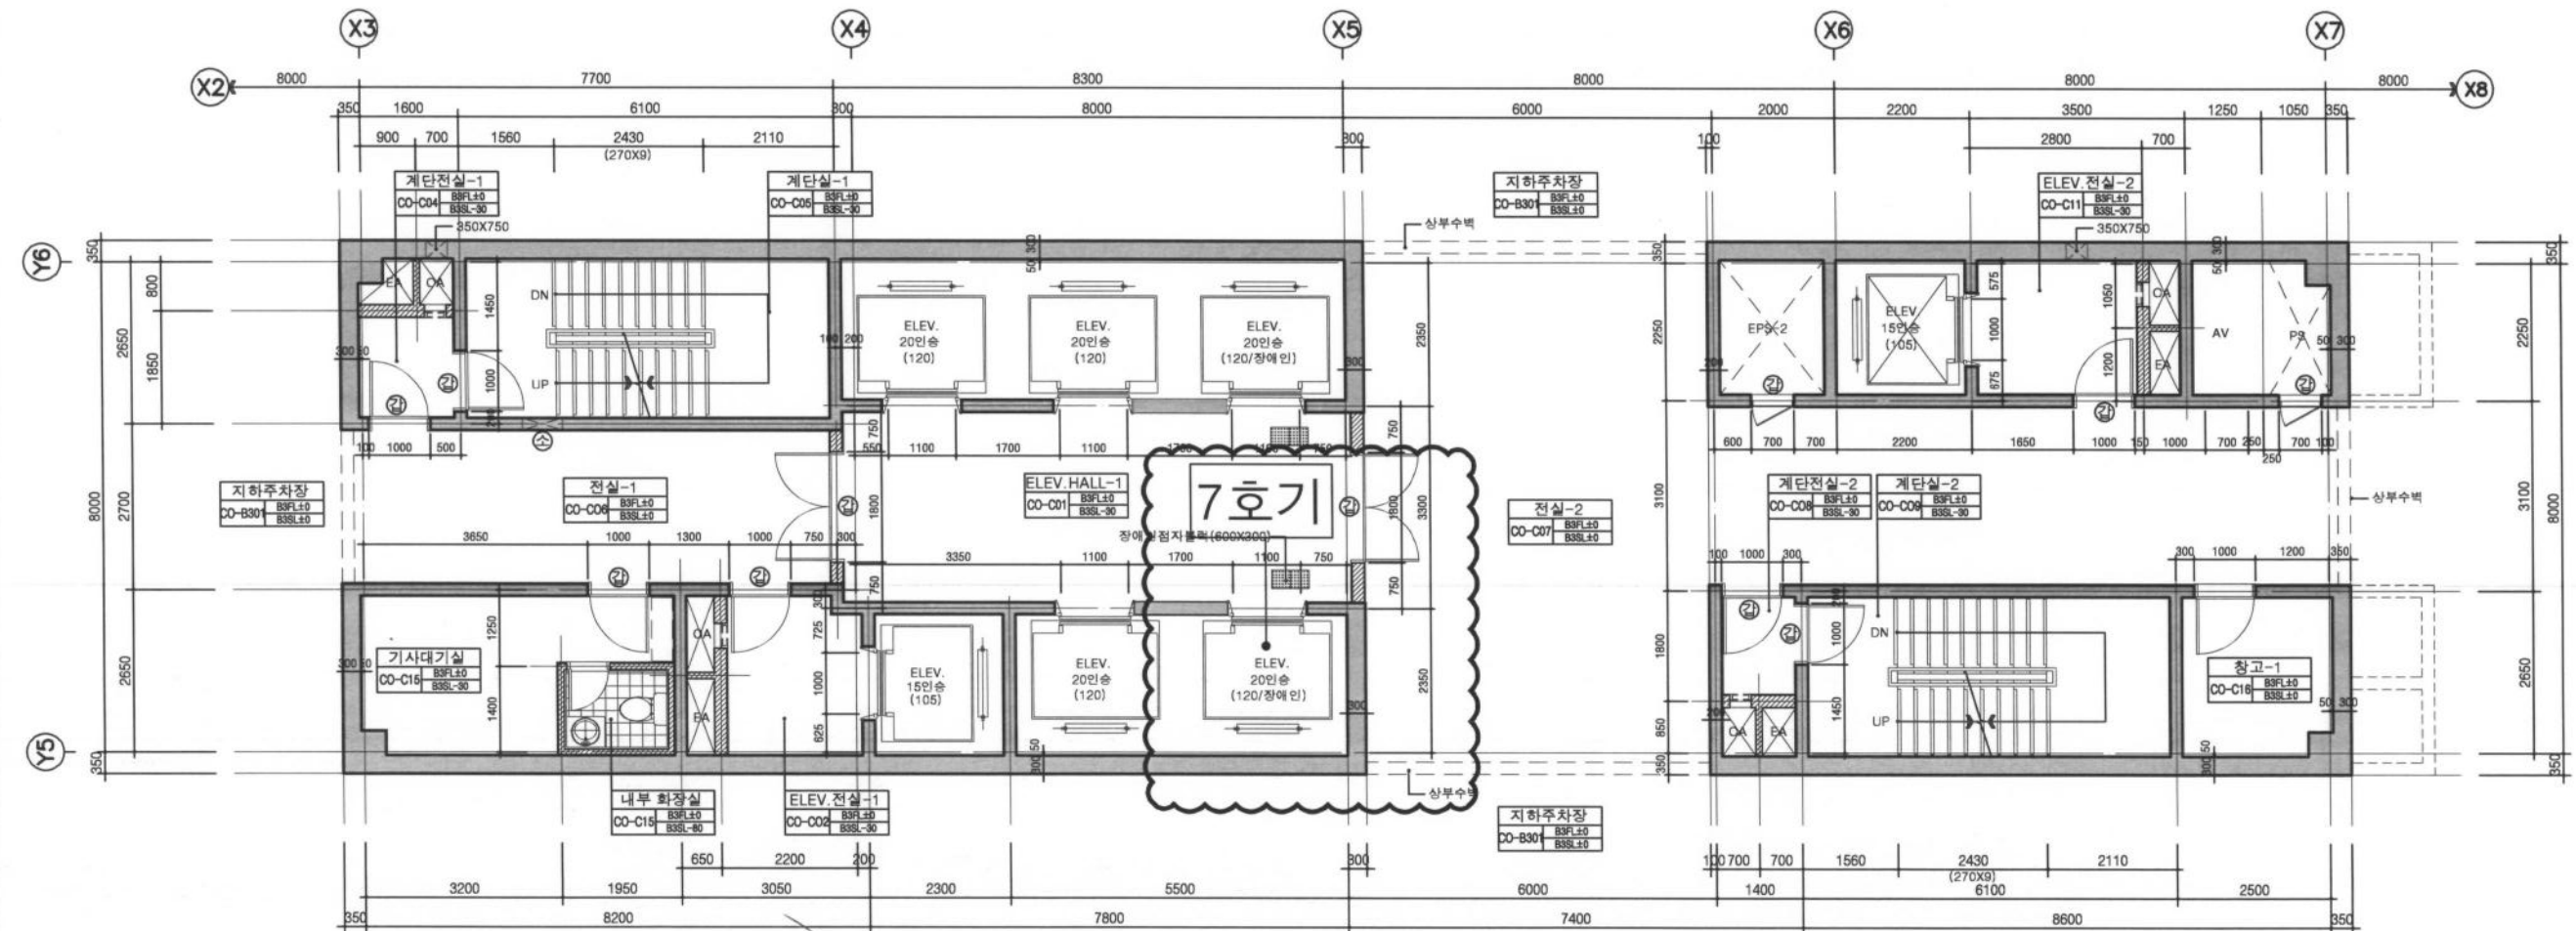

2 코아-1평면상세도(지하3층)
축척:1/60

NOTE.

△	상부수벽
△	상부수벽

사업명
서울산업진흥원본사 승강기
노후화 부품 교체 공사

승 인
APPROVED BY

도면명
TITLE

코아-지하1,2층평면상세도-2

축척
SCALE 1/60

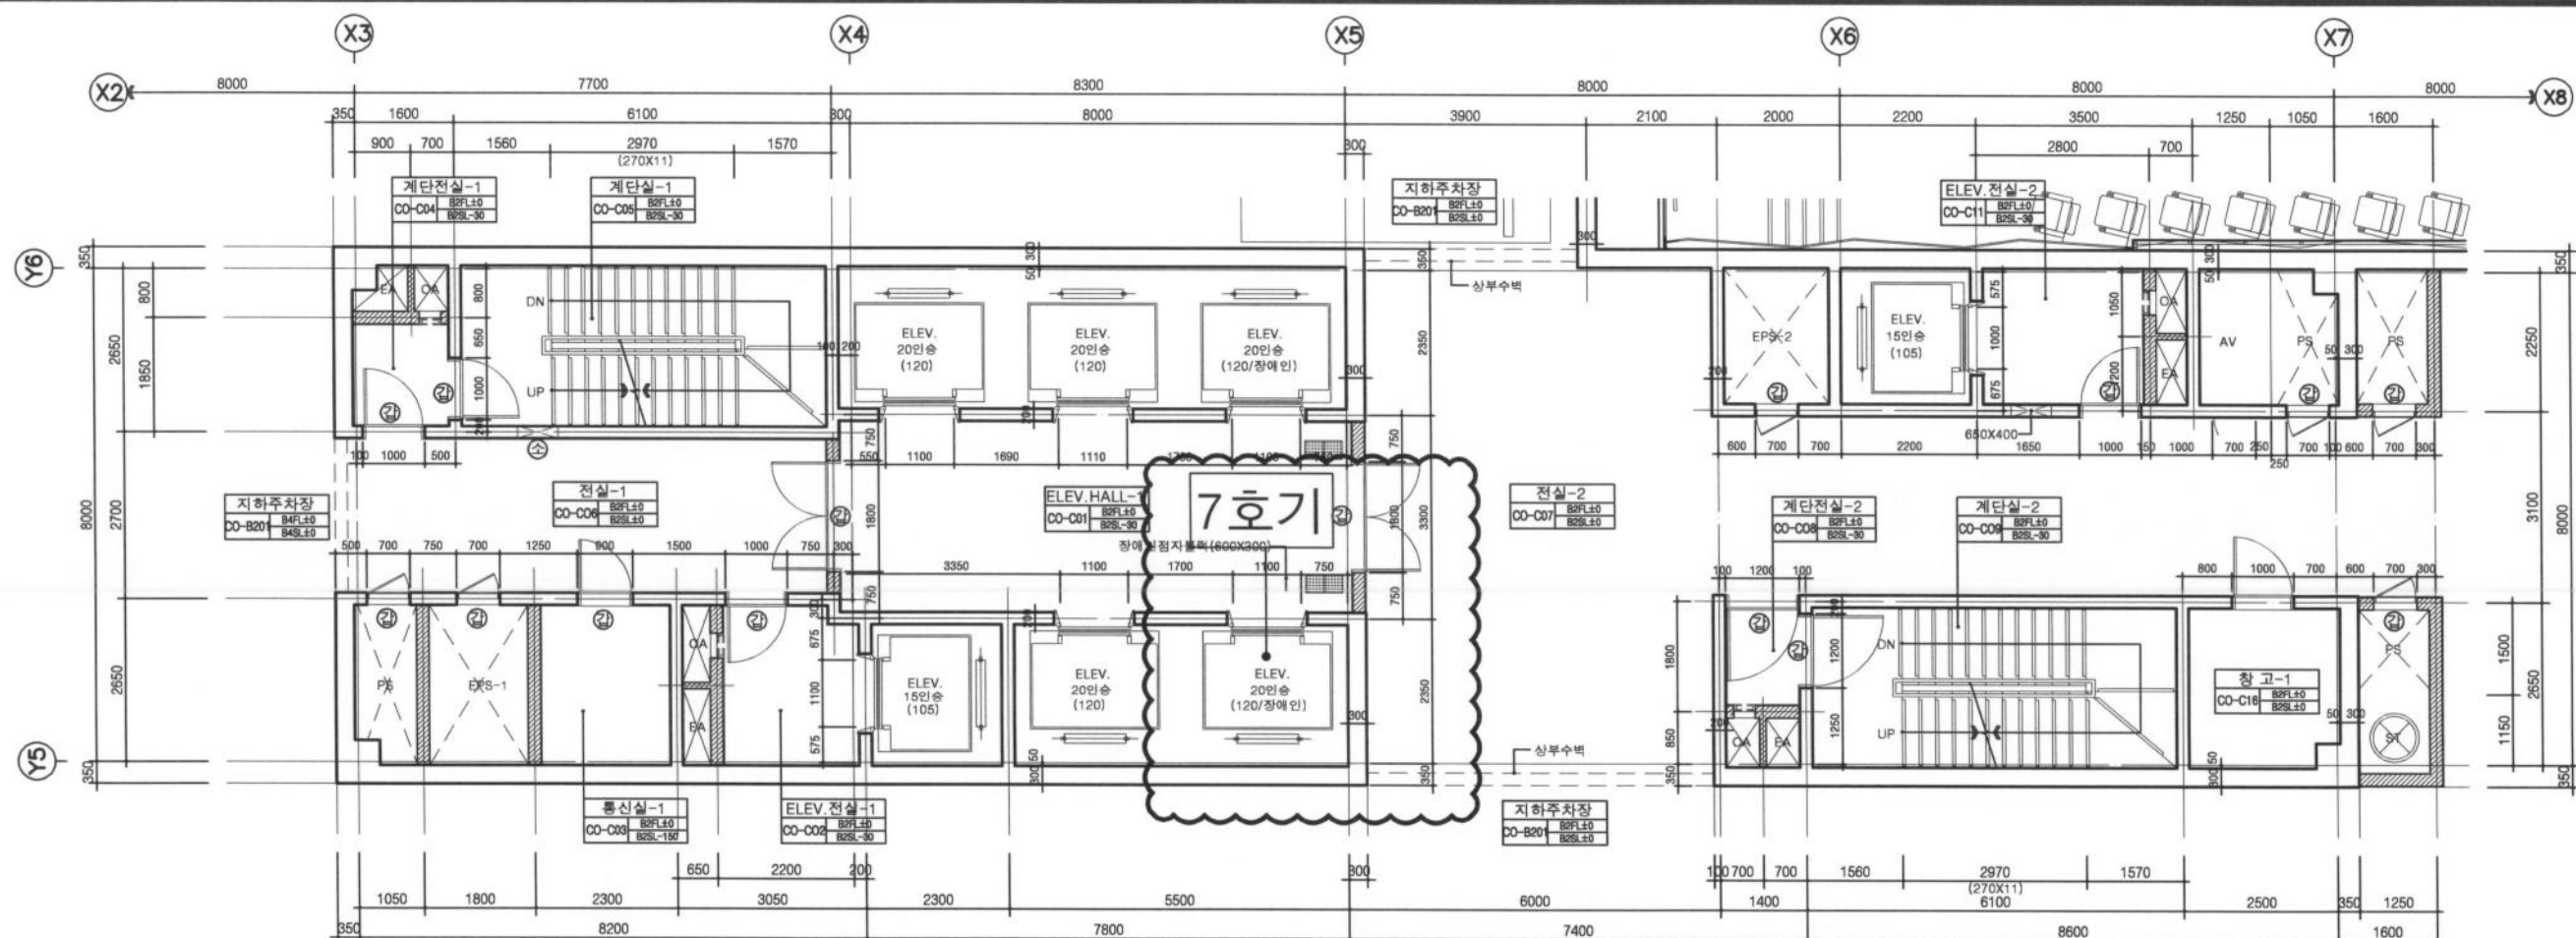
날짜
DATE 2019. 12

도면번호
DWG NO. DC-A-020


협력업체
CONSULTS




희산 건축사사무소
ARCHITECTS & ENGINEERS
TEL. 02) 518-2727 FAX. 02) 518-9889
E-mail : lightkim3@hanmail.net




1 코아-1평면상세도(지하2층)
축척:1/60

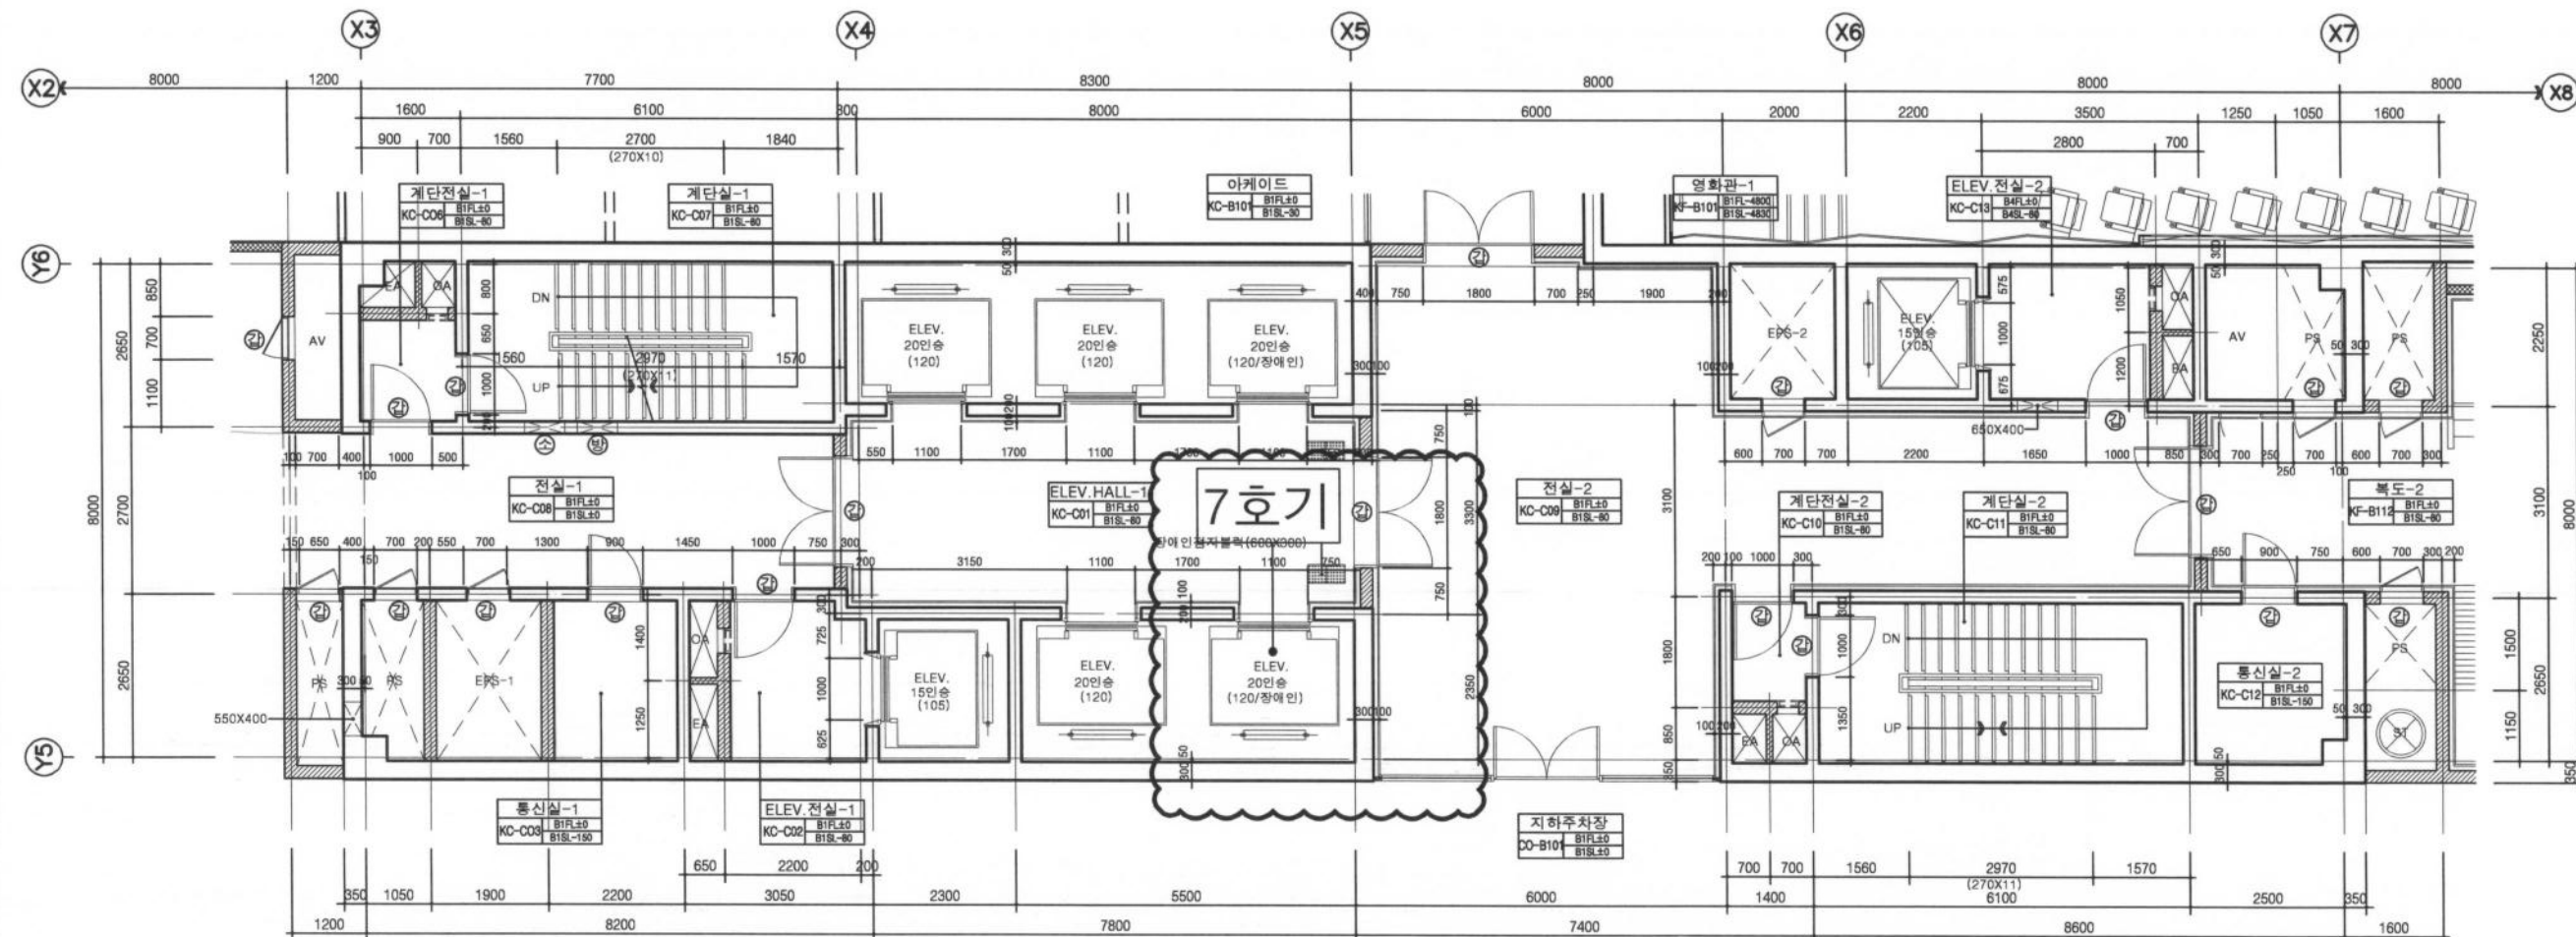

2 코아-1평면상세도(지하1층)
축척:1/60

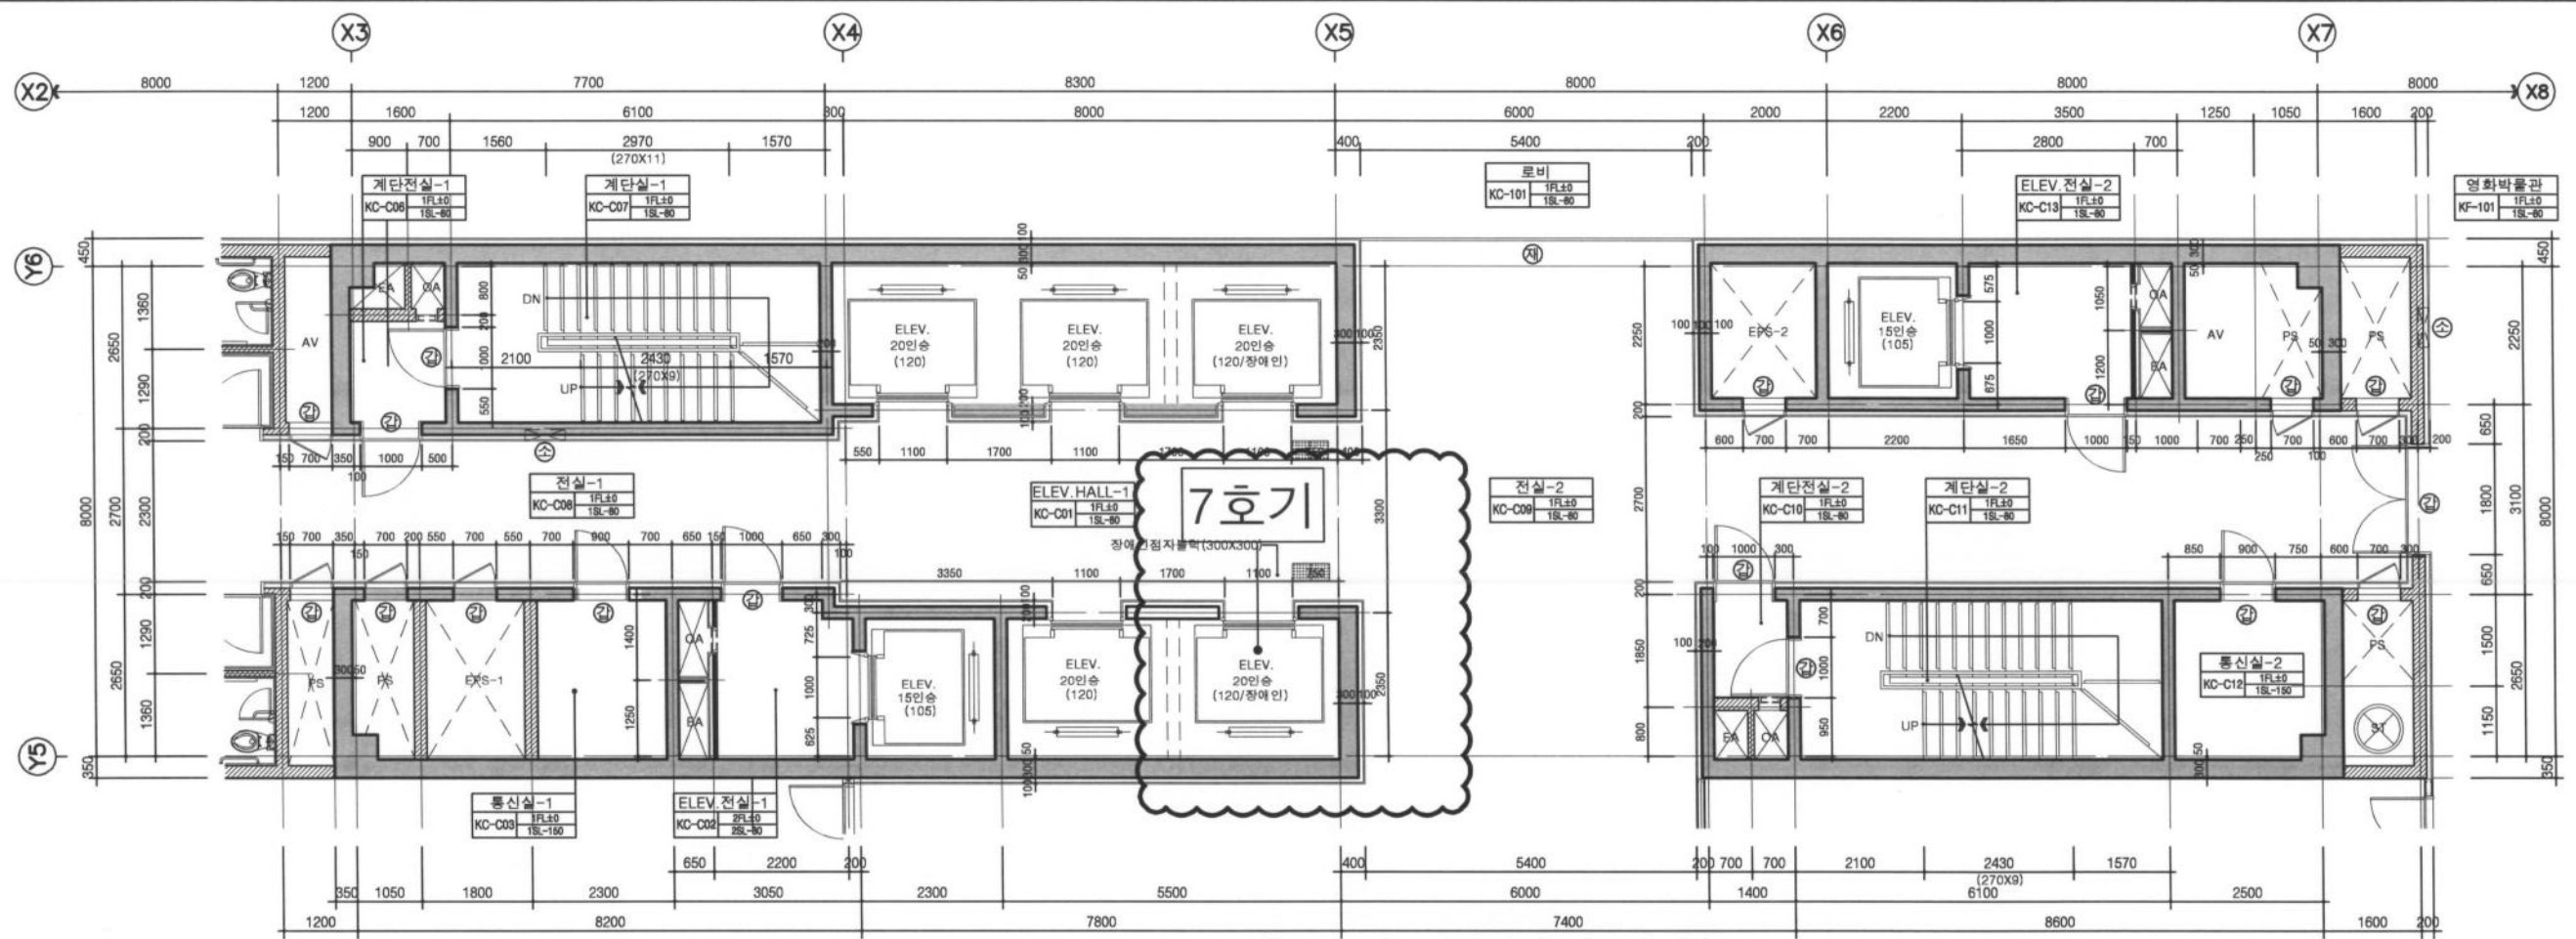

1 코아-1평면상세도(지상1층) 축척:1/60

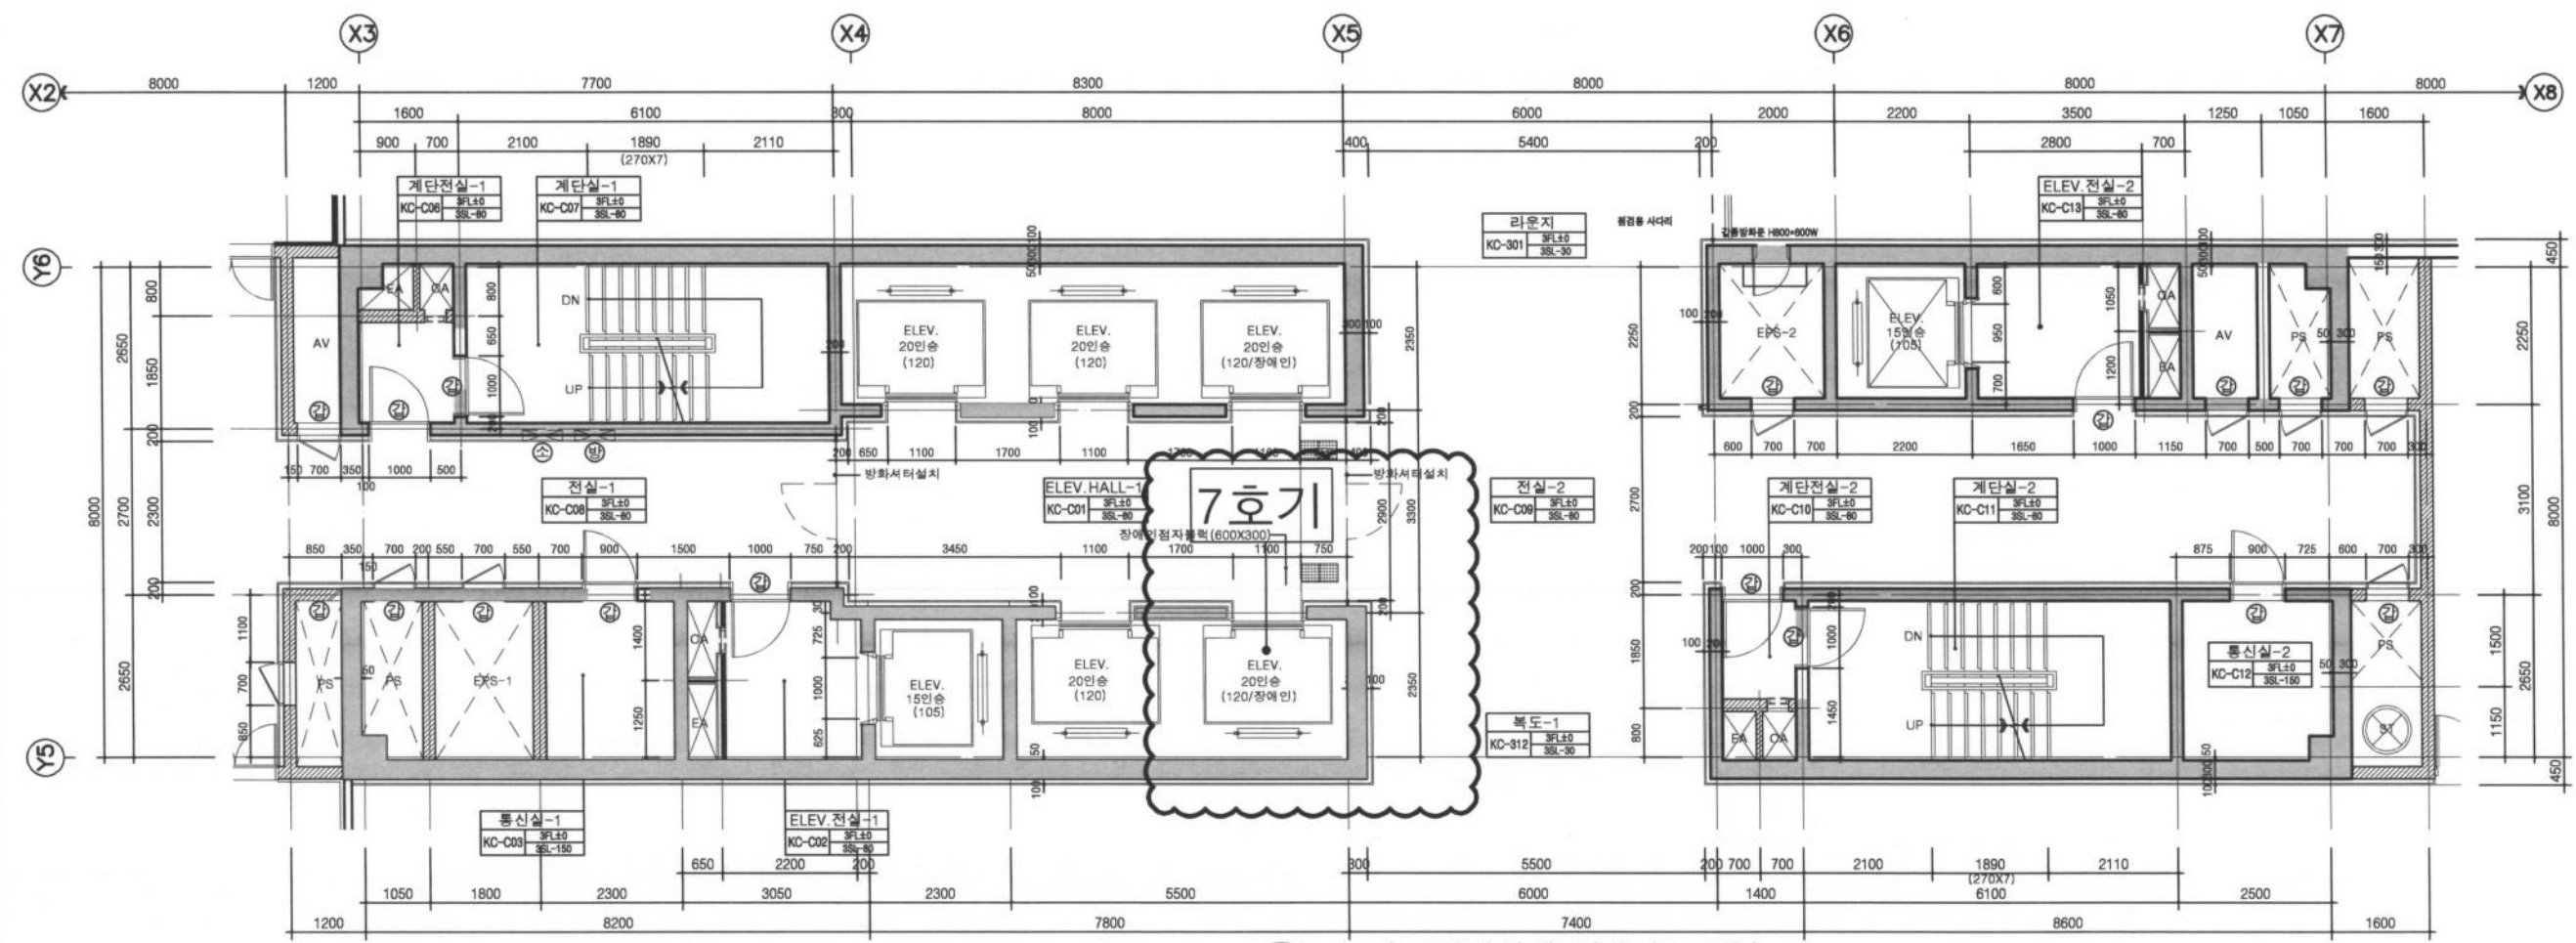

2 코아-1평면상세도(지상2~3층) 축척:1/60



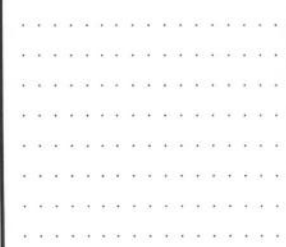
문화콘텐츠플랫폼 및
융합영상아카이브센터

KOCCA
한국문화콘텐츠진흥원
Korea Culture & Content Agency

KGDI
한국게임산업개발원
Korea Game
Development & promotion Institute

KOFA
한국영상자료원
Korean Film Archive

NOTE.
.....
.....
사업명
서울산업진흥원본사 승강기
노후화 부품 교체 공사

승 인
APPROVED BY

도면명
TITLE
코아-1,2,3층평면상세도-3

축척
SCALE 1/60

날짜
DATE 2019. 12

도면번호
DWG NO. DC-A-021

협력업체
CONSULTS




희산 건축사사무소
ARCHITECTS & ENGINEERS
TEL. 02) 518-2727 FAX. 02) 518-9889
E-mail : lightkim3@hanmail.net

	벽
	벽 (단열)
	벽 (방화)
	벽 (방화·단열)
	벽 (방화·단열·방수)
	벽 (방화·단열·방수·방음)
	벽 (방화·단열·방수·방음·방진)
	벽 (방화·단열·방수·방음·방진·방열)
	벽 (방화·단열·방수·방음·방진·방열·방습)


사업명 서울산업진흥원본사 송강기
노후화 부품 교체 공사

승인
APPROVED BY
도면명
TITLE
코아-4.5층평면상세도-4

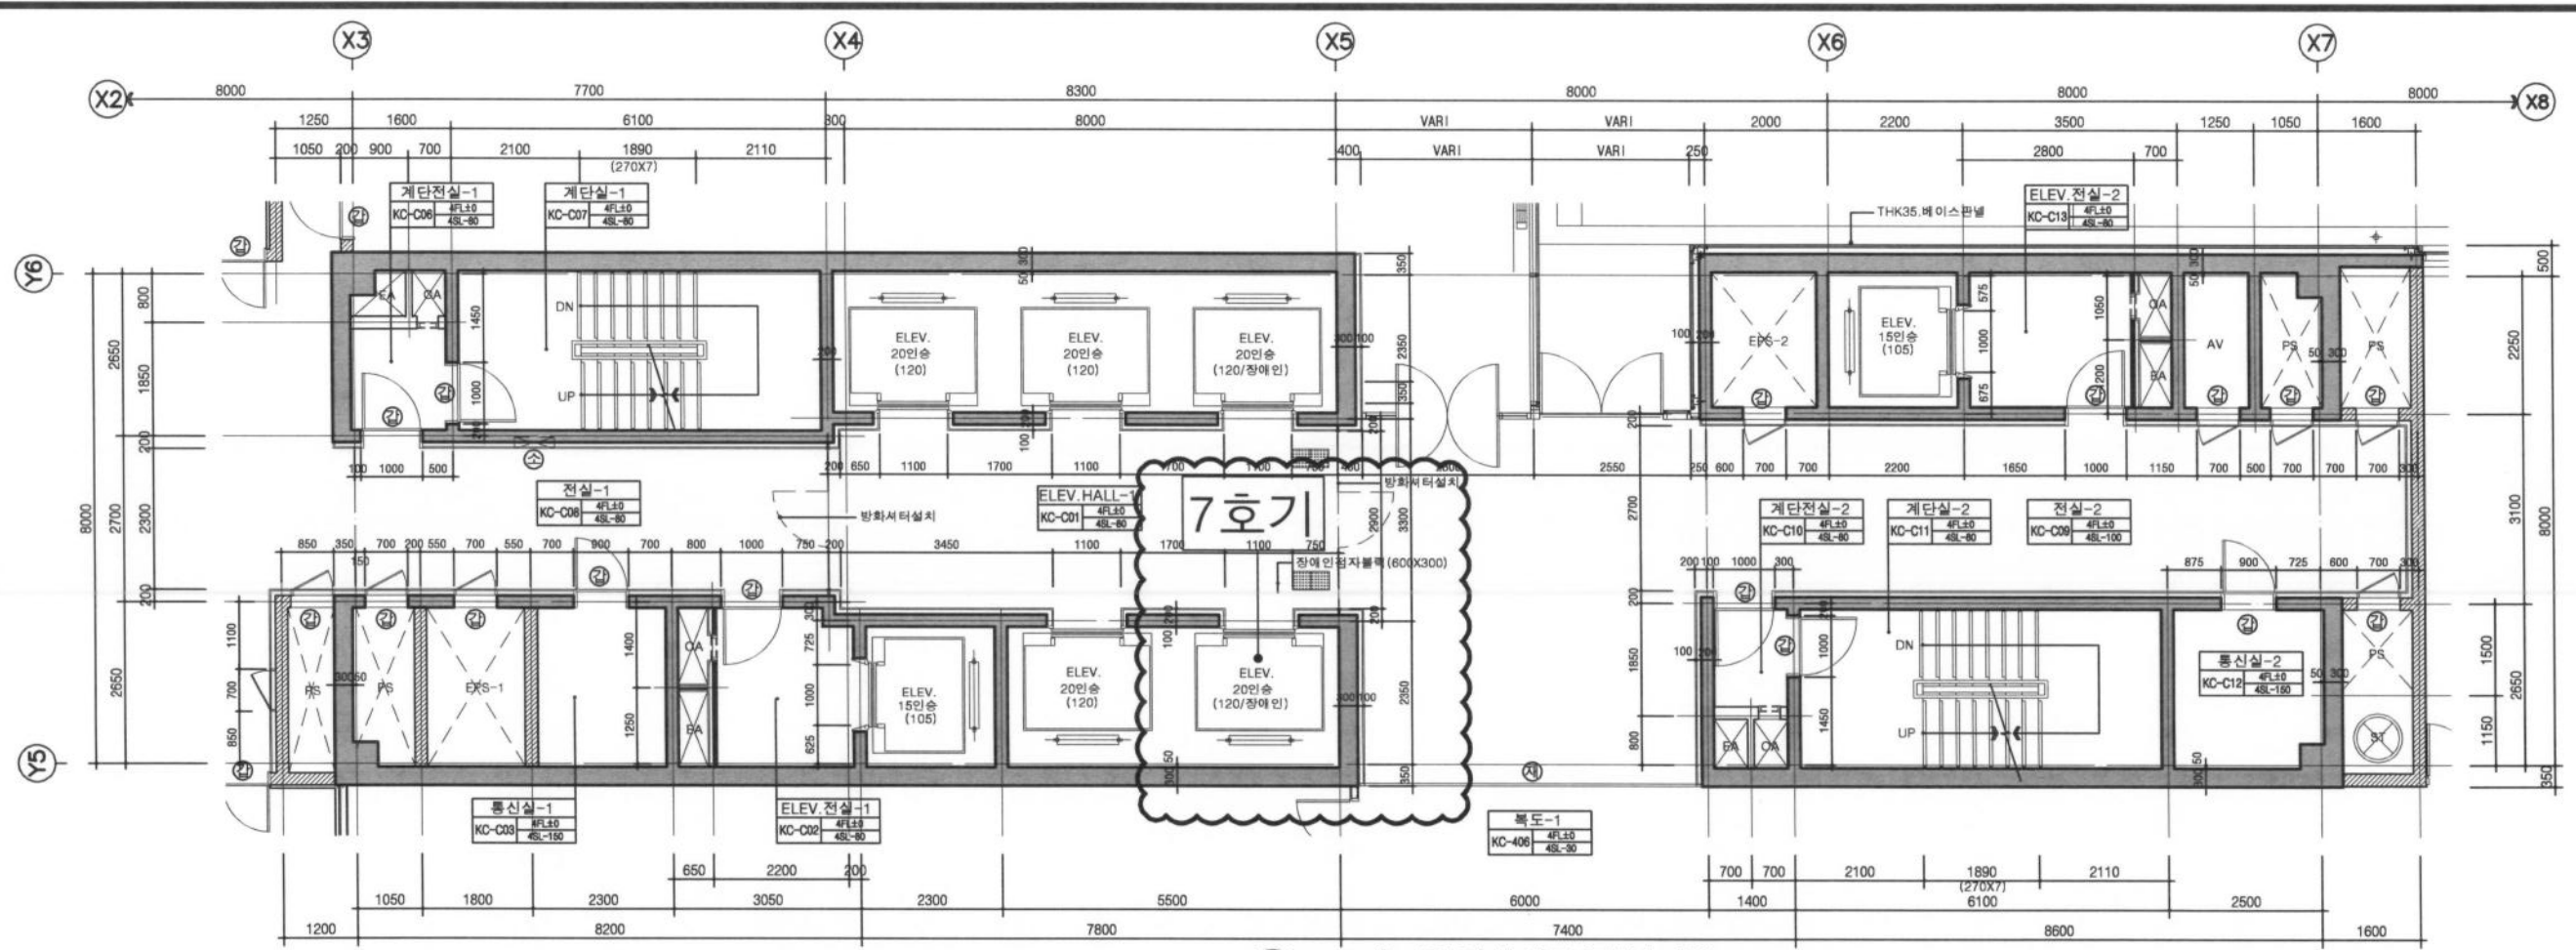축척 1/60
SCALE
날짜
DATE 2019. 12
도면번호
DWG NO. DC-A-022
협력업체
CONSULTS




1 코아-1평면상세도(지상4층)
축척: 1/60

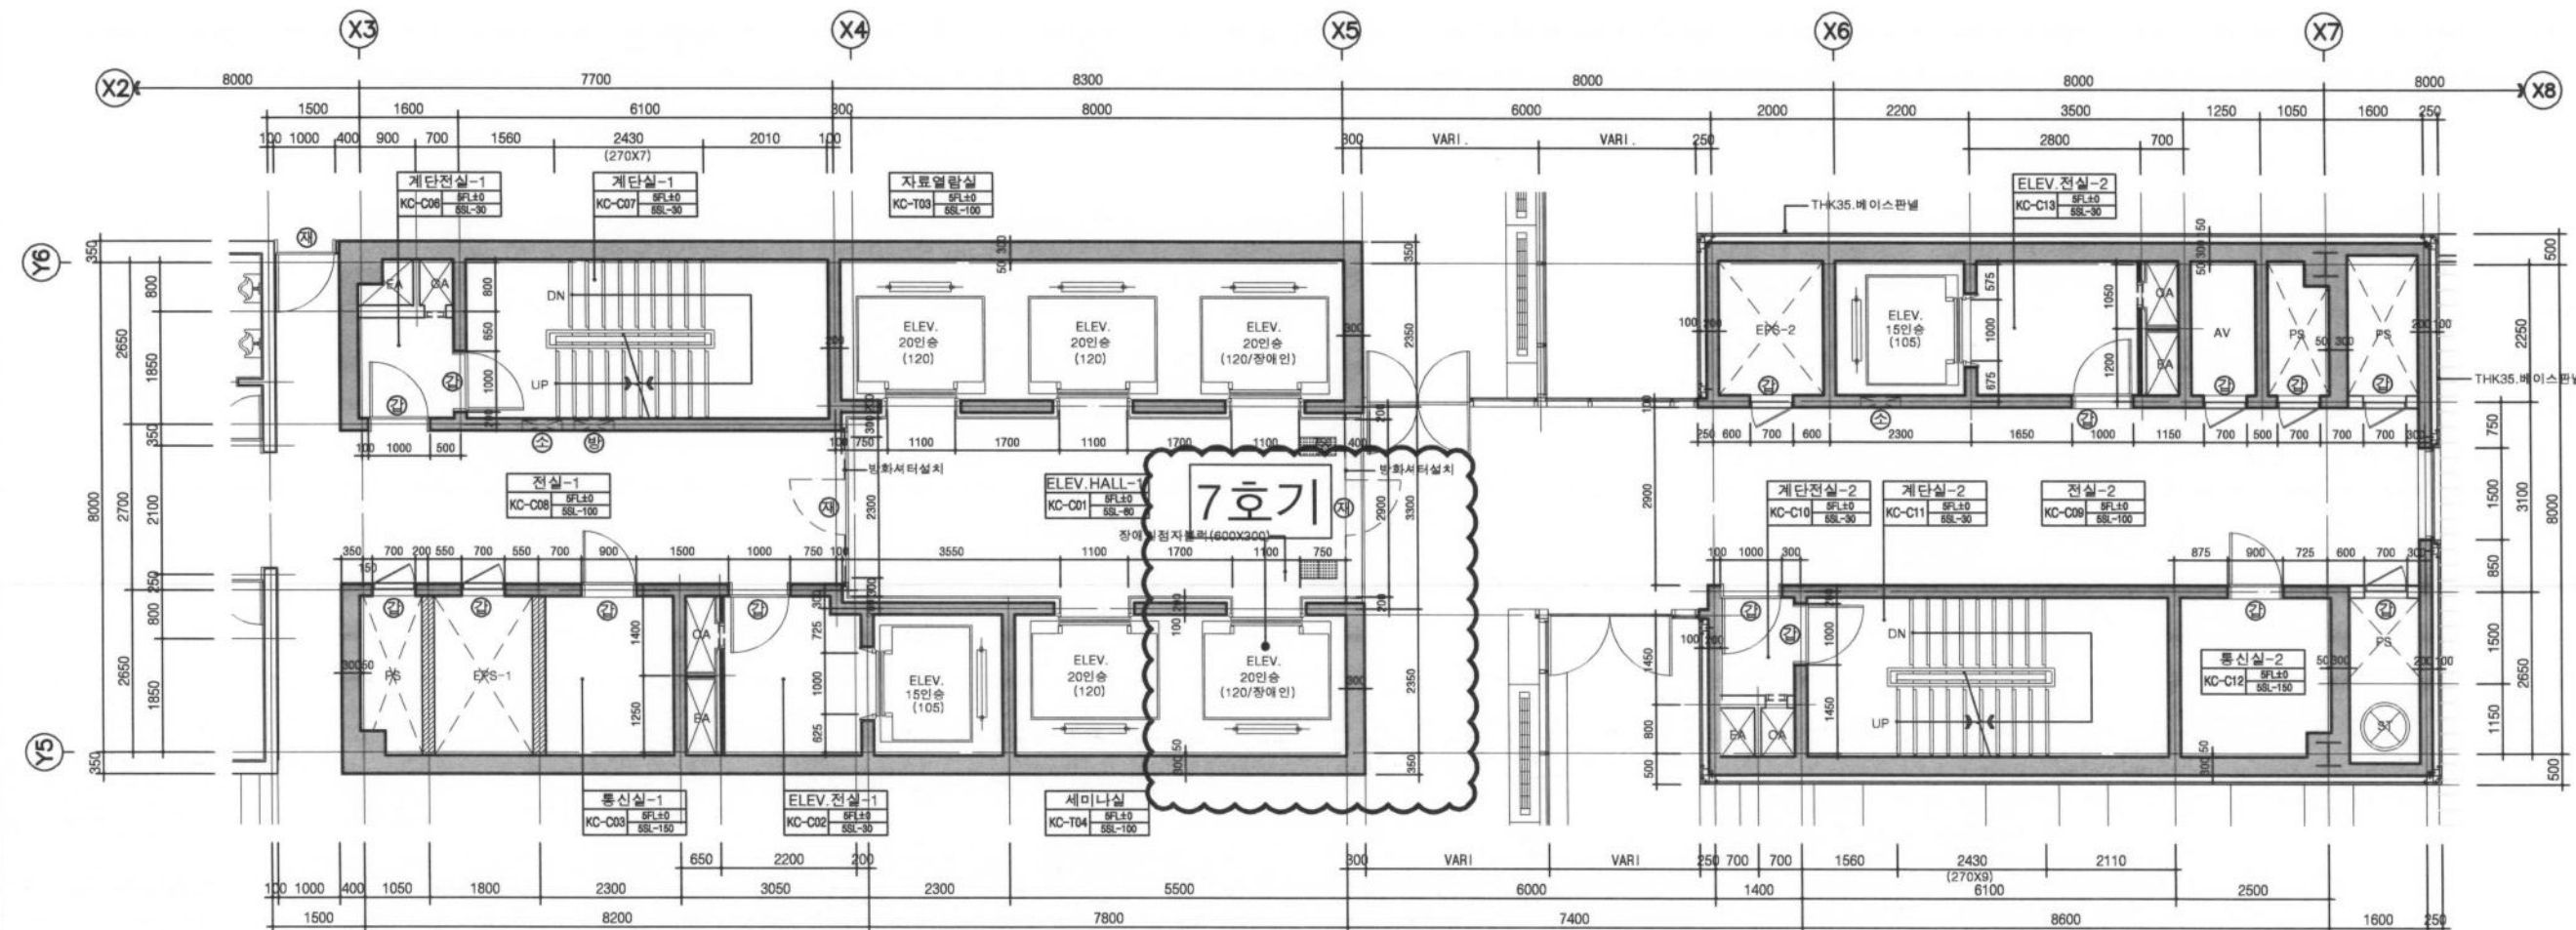


1 코아-1평면상세도(지상5층)
축척: 1/60

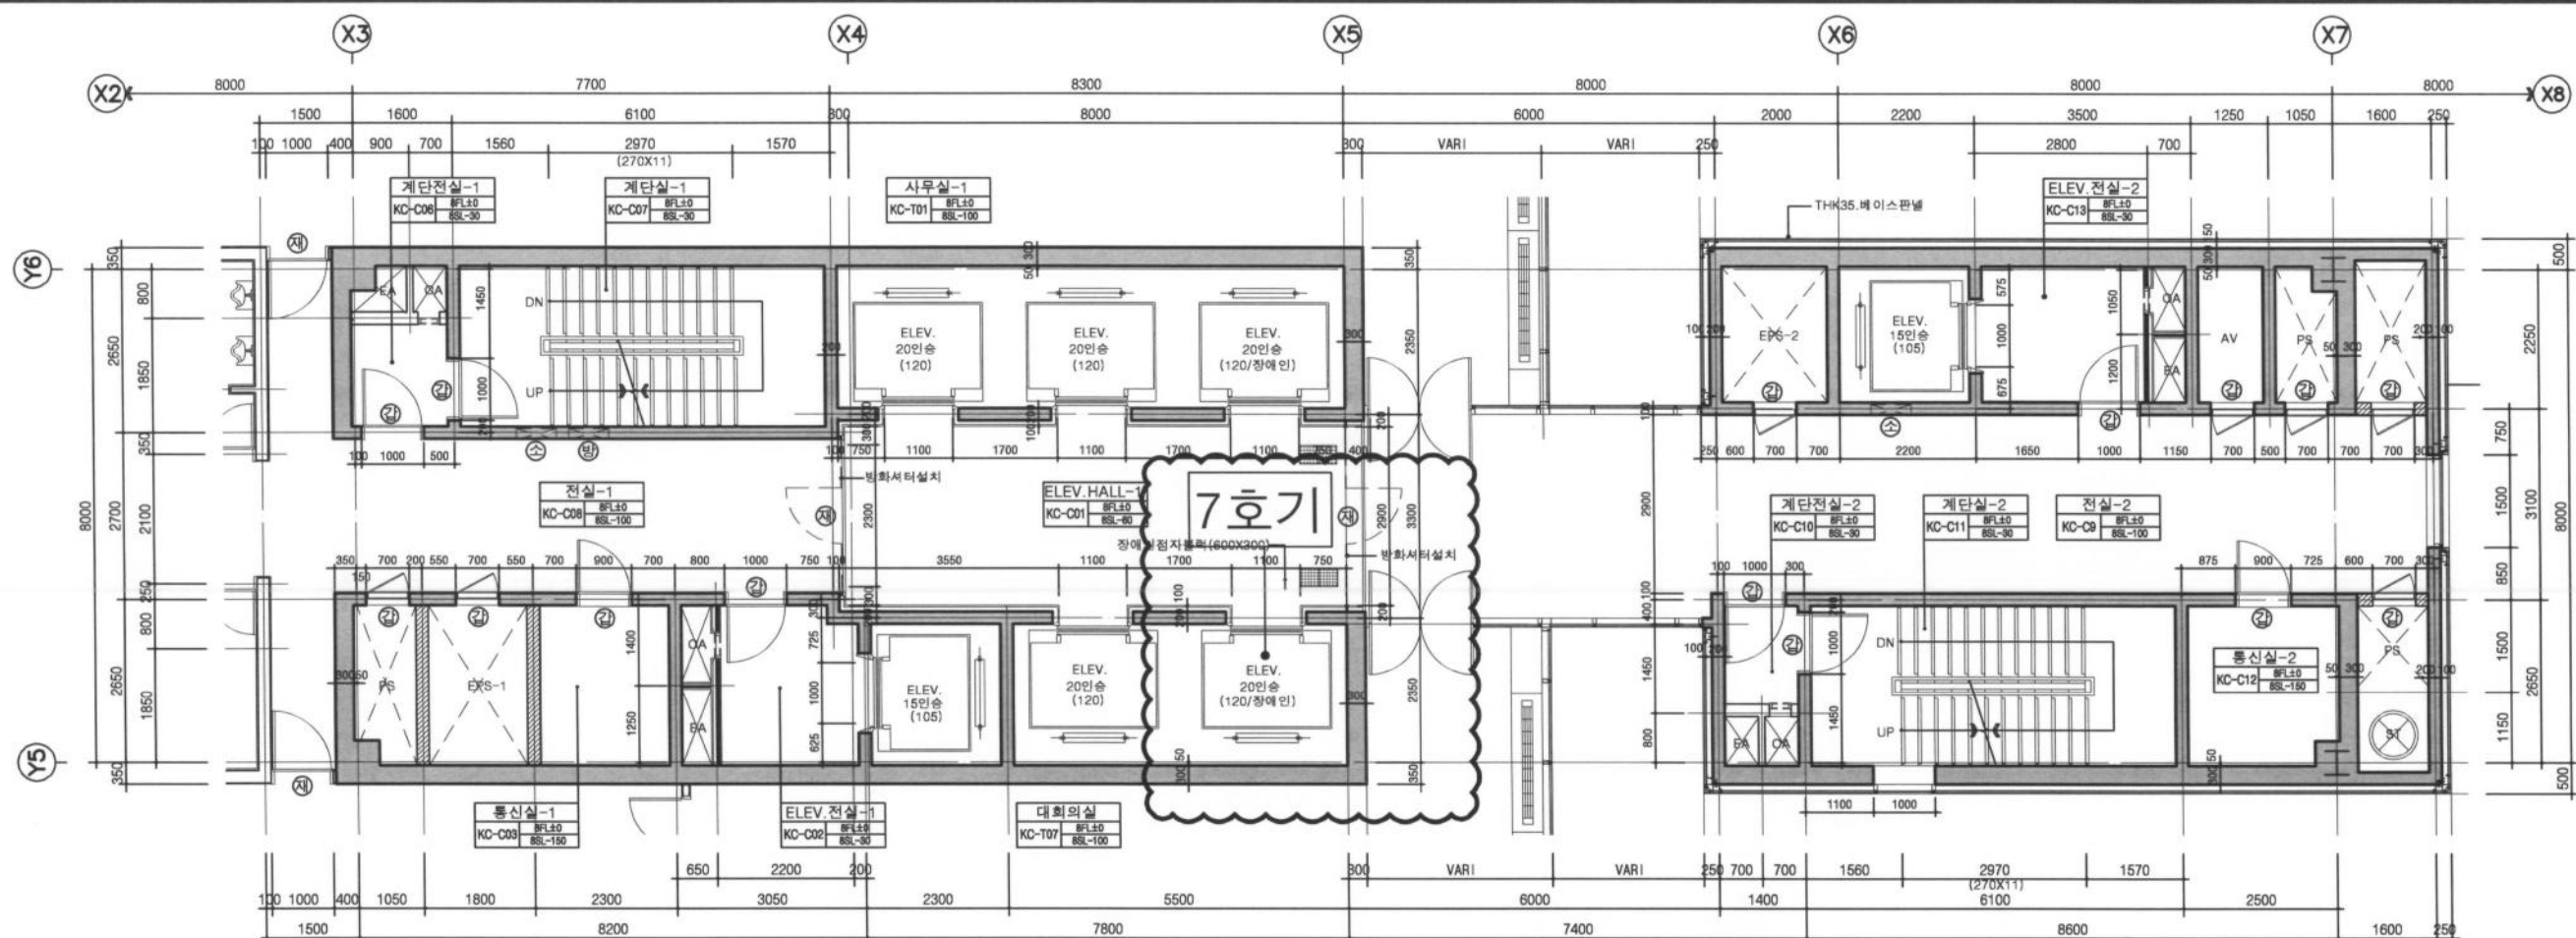NOTE.




1 코아-1 평면상세도(지상6~8층)
축척: 1/60

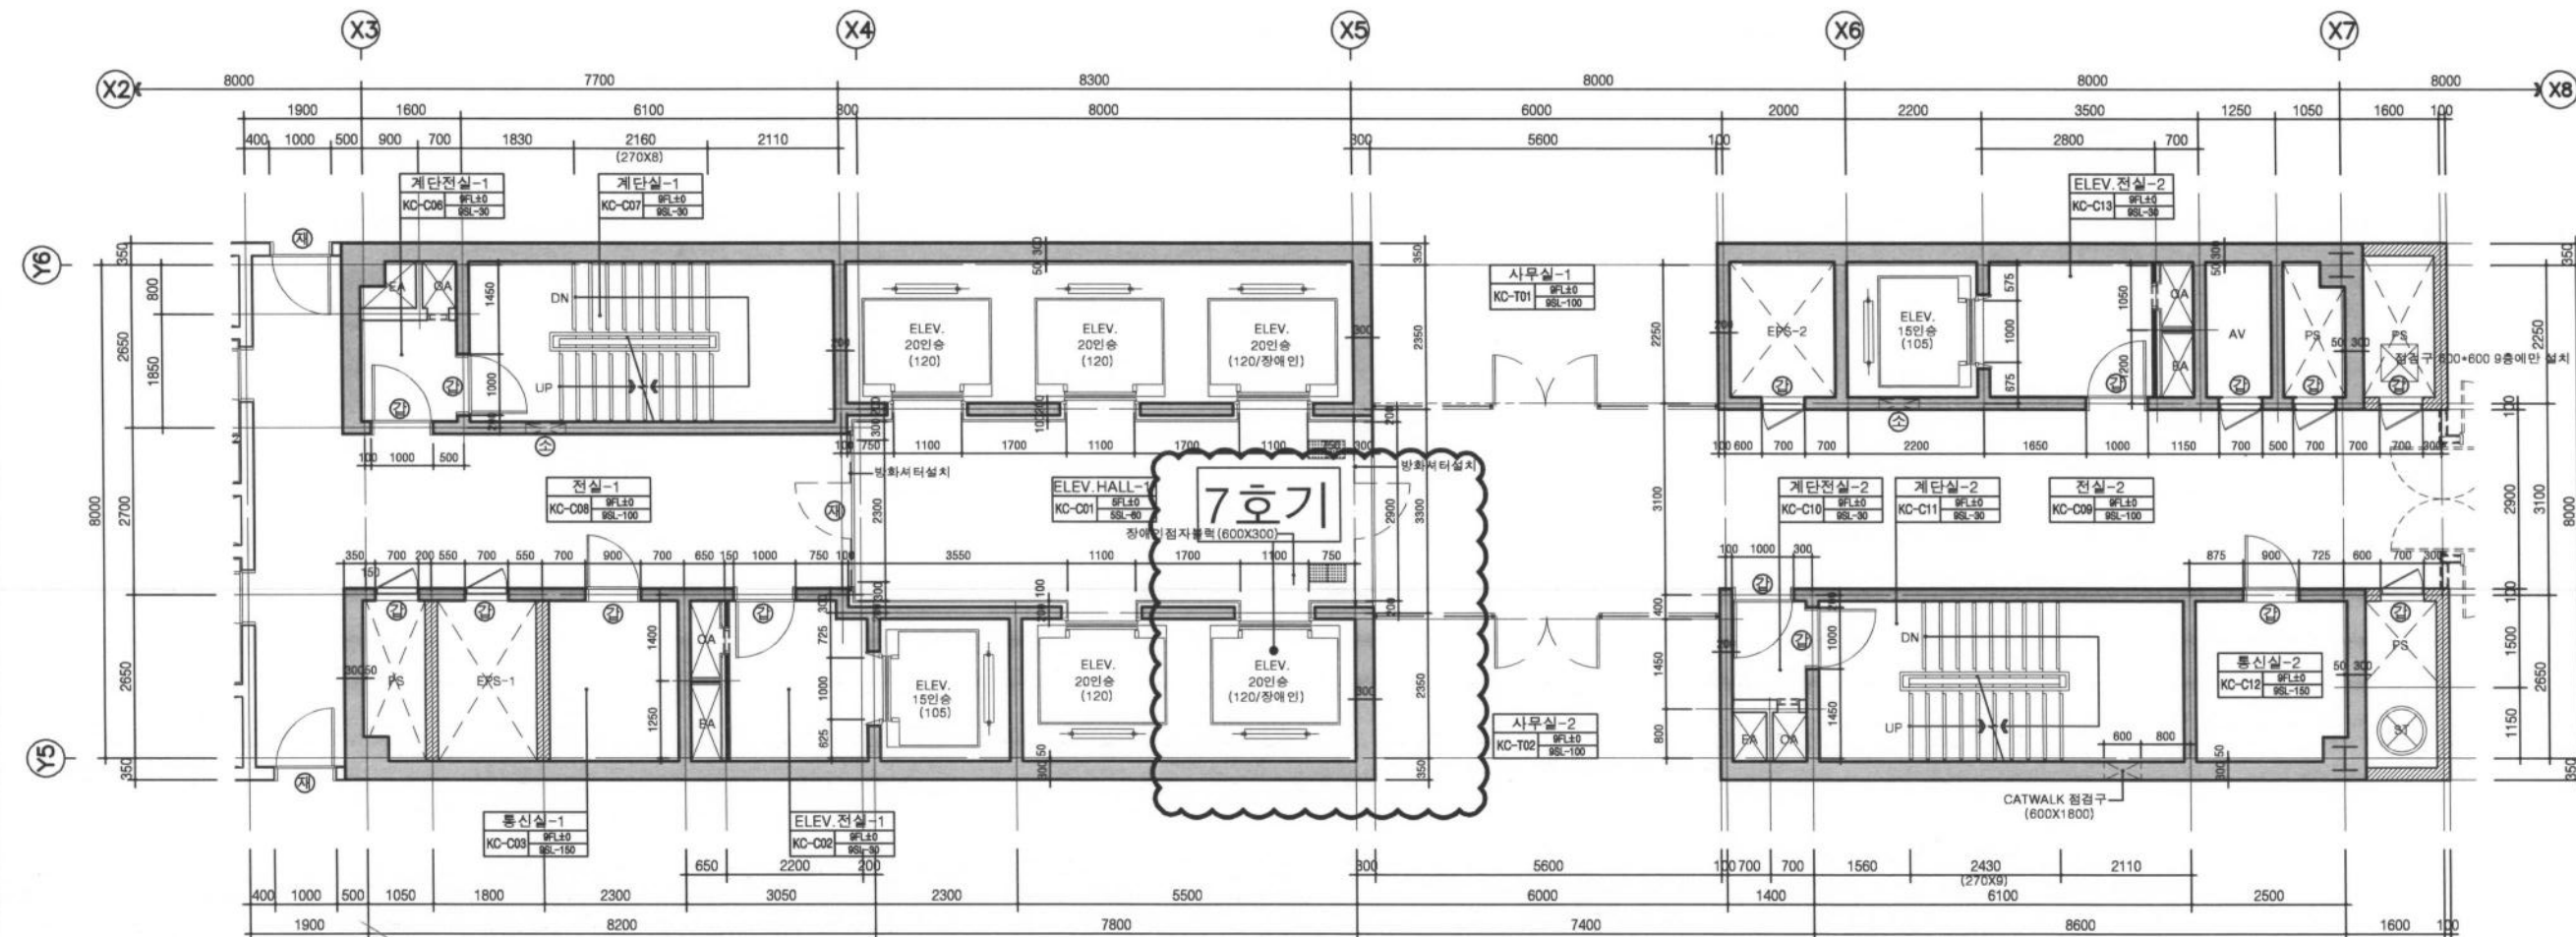

2 코아-1 평면상세도(지상9~13층)
축척: 1/60

벽 문 창 계단 엘리베이터	<p>사업명 서울산업진흥원본사 승강기 노후화 부품 교체 공사</p> <p>승 인 APPROVED BY 도면명 TITLE 코아-6~13층평면상세도-5</p> <p>축척 SCALE 1/60</p> <p>날짜 DATE 2019. 12</p> <p>도면번호 DWG NO. DC-A-023</p> <p>협력업체 CONSULTS</p> <p>설계사무소 H&E SAN 건축사사무소</p> <p>희산 건축사사무소 ARCHITECTS & ENGINEERS TEL. 02) 518-2727 FAX. 02) 518-9880 E-mail : lightkim3@hanmail.net</p>
----------------------------	--

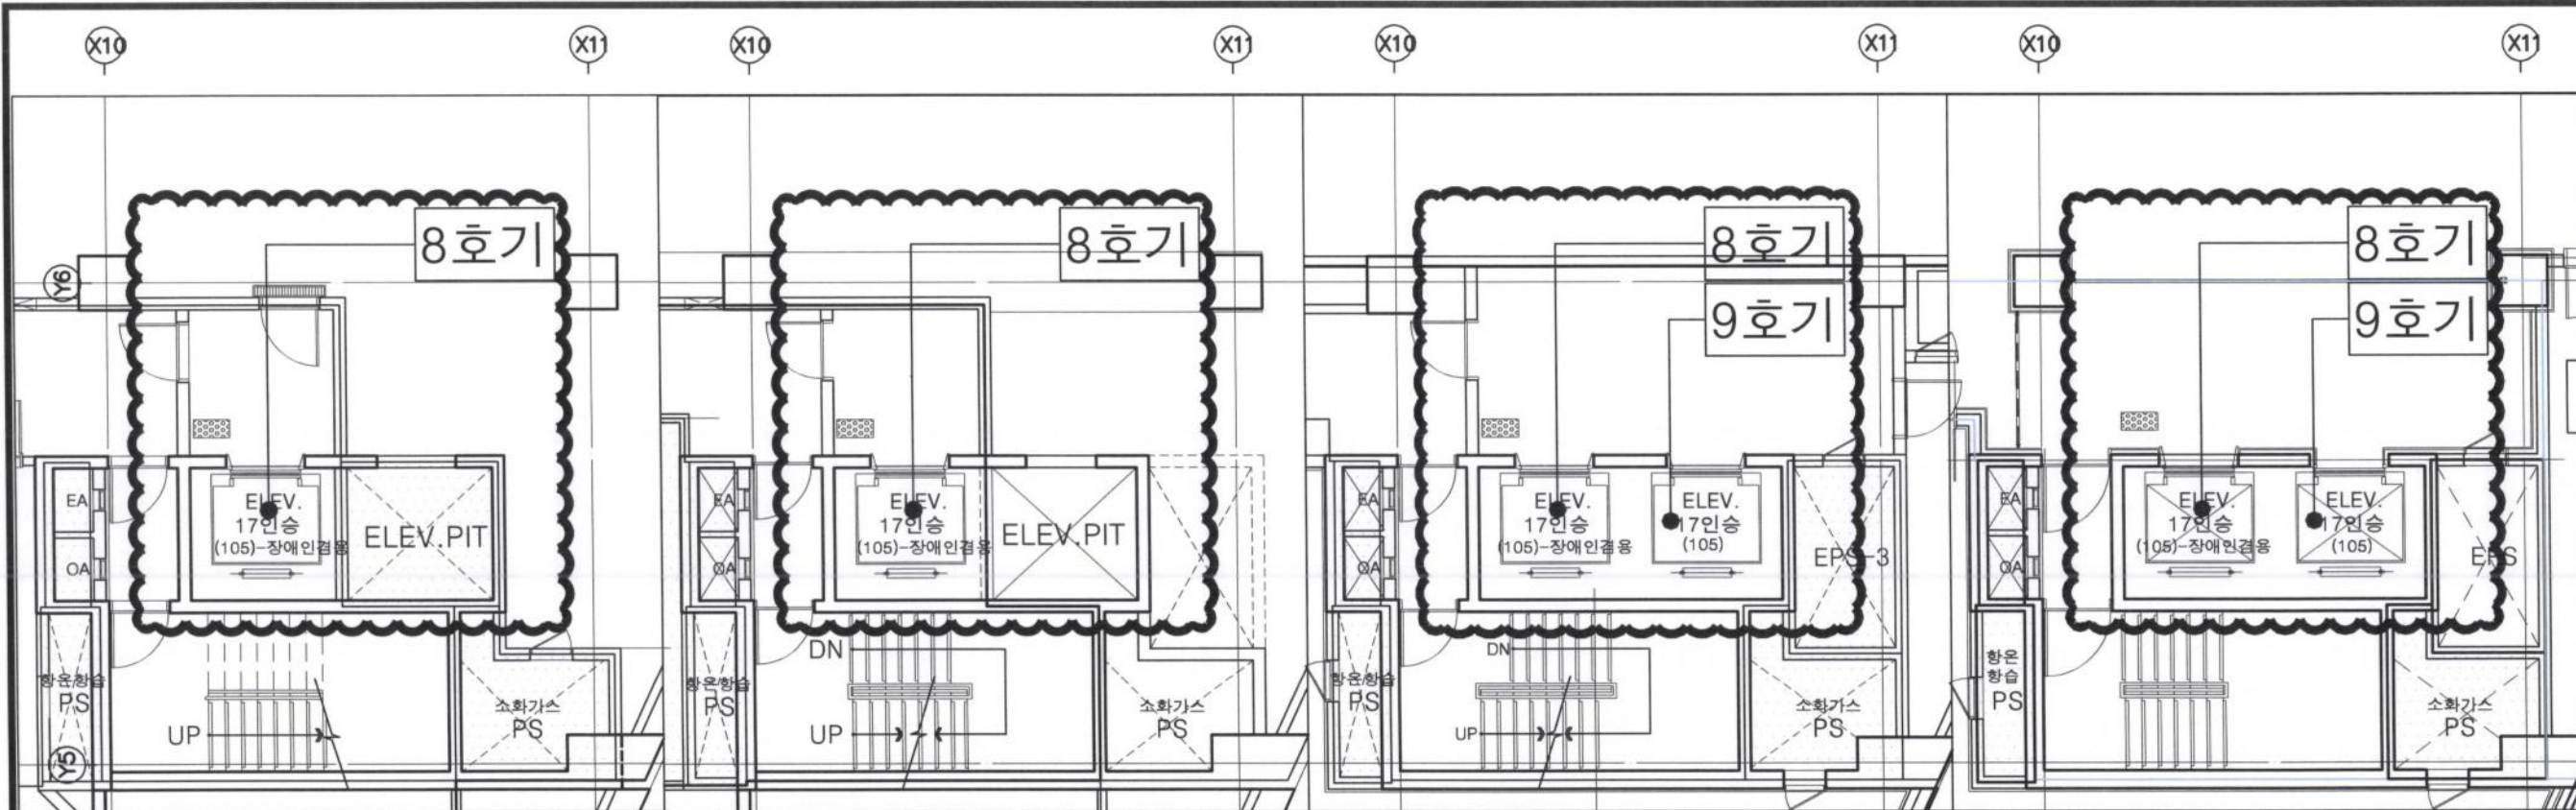NOTE.




1 코아-2평면상세도(지하4층) 축척:1/60

1 코아-2평면상세도(지하3층) 축척:1/60

1 코아-2평면상세도(지하2층) 축척:1/60

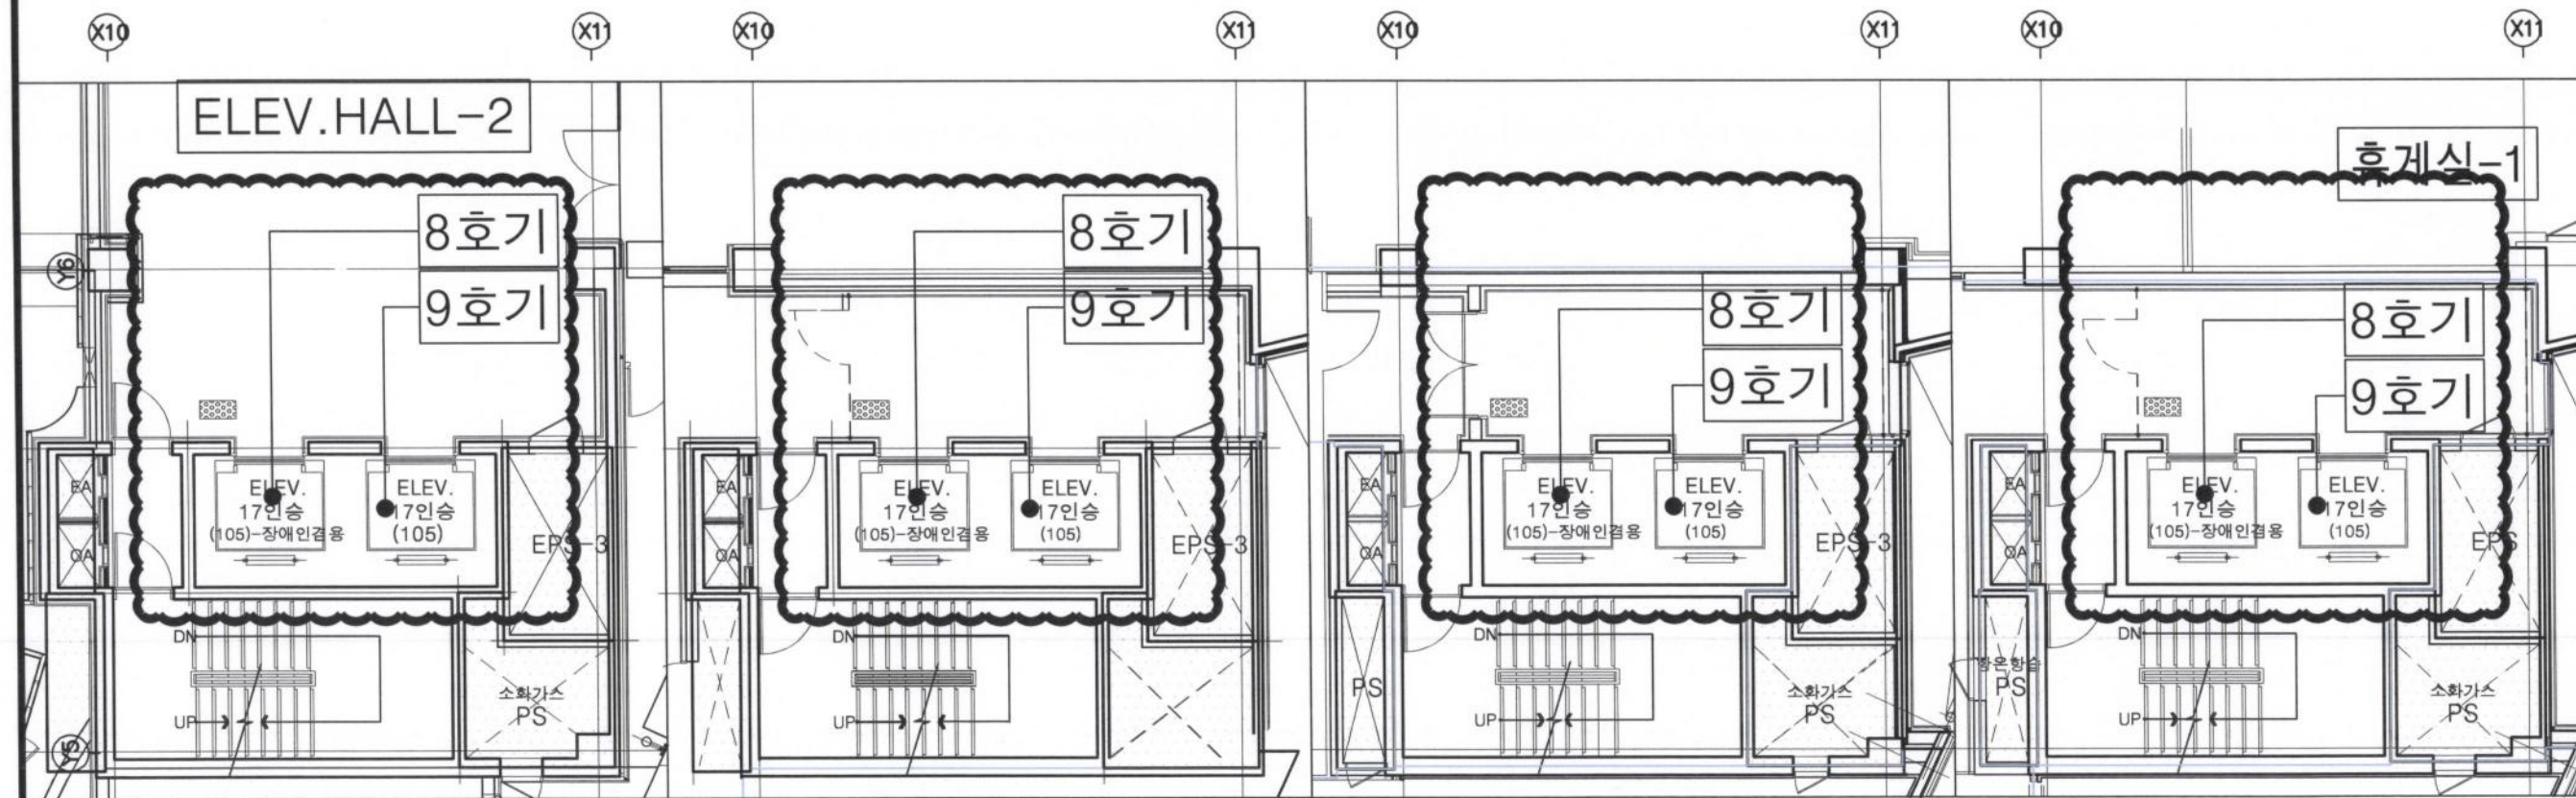1 코아-2평면상세도(지하1층) 축척:1/60





1 코아-2평면상세도(지상1층) 축척:1/60

1 코아-2평면상세도(지상2층) 축척:1/60

1 코아-2평면상세도(지상3층) 축척:1/60

1 코아-2평면상세도(지상4층) 축척:1/60

시업명	서울산업진흥원본사 승강기 노후화 부품 교체 공사 박근우
승인	APPROVED BY
도면명	8,9호기 코아-2지하3.4층평면상세도
축척	1/60
날짜	2019. 12
도면번호	DC-A-019
협력업체	CONSULTS

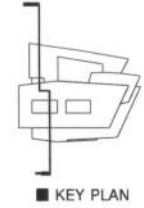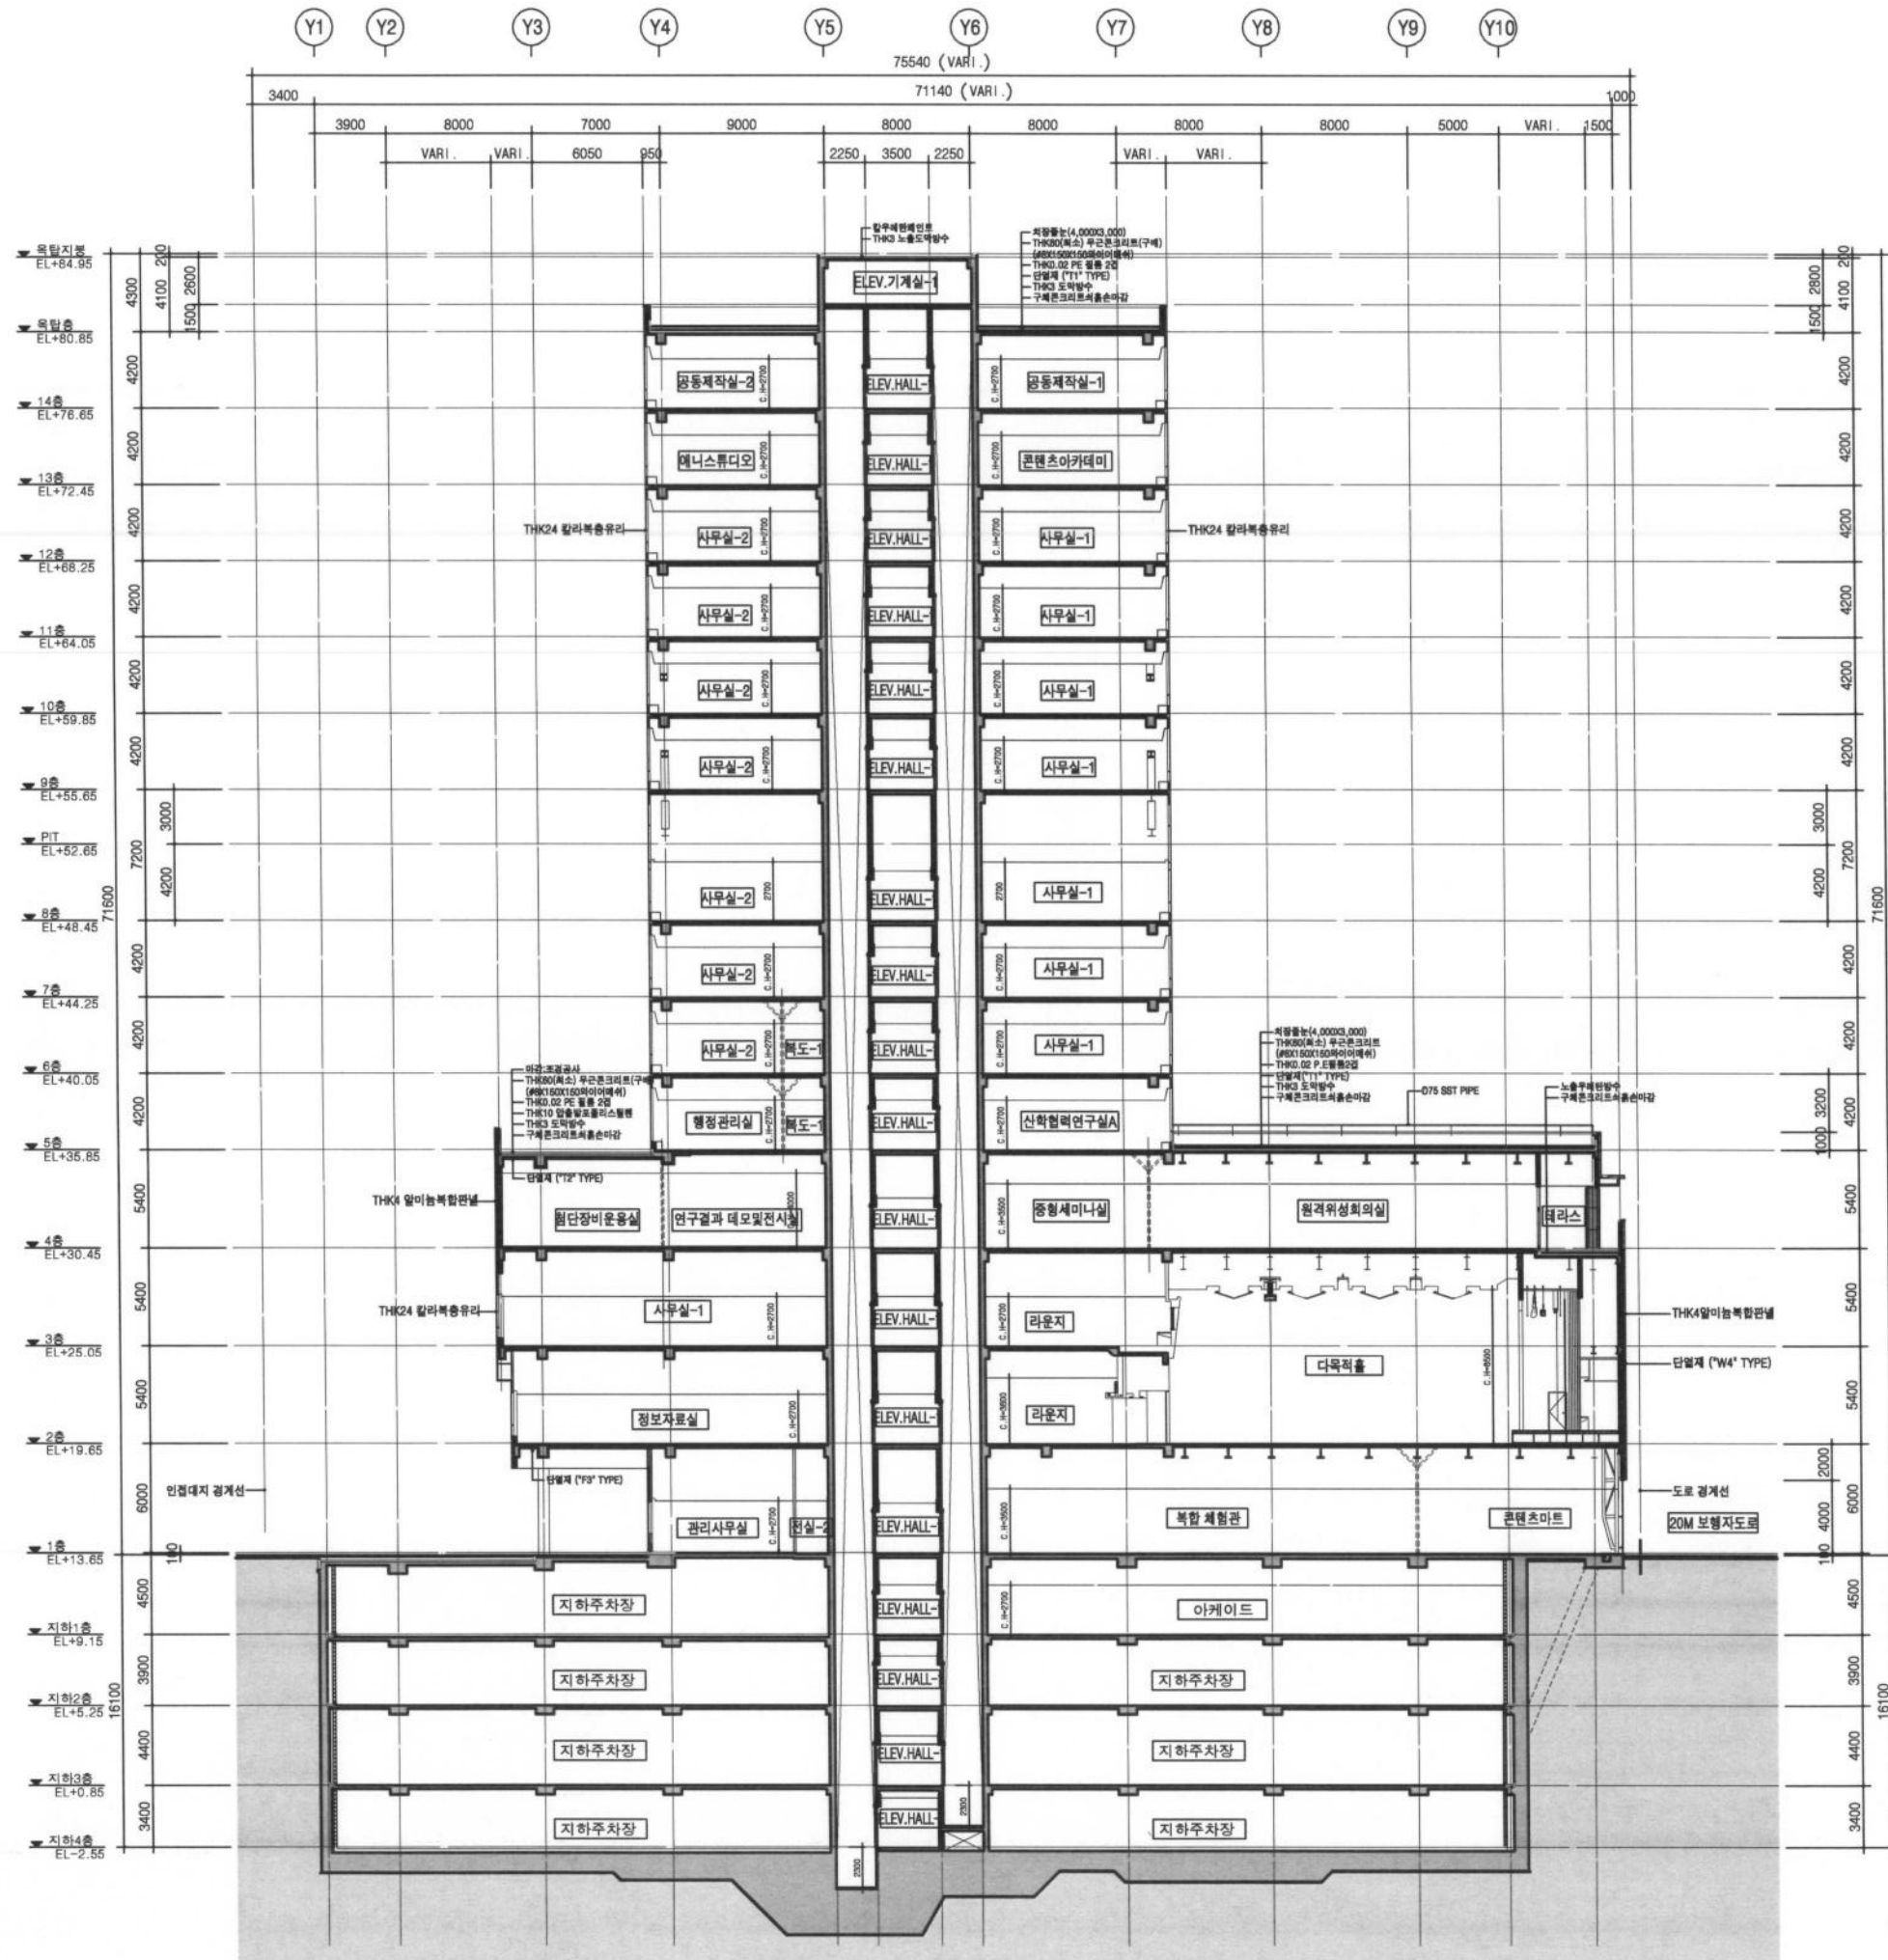

문화콘텐츠클러스터 및
종합영상아카이브센터

KOCCA
한국문화콘텐츠진흥원
Korea Culture & Content Agency

KGDI
한국게임산업개발원
Korea Game
Development & promotion Institute

KOFA
한국영상자료원
Korean Film Archive

NOTE.

△	벽	□	벽	□	벽
△	벽	□	벽	□	벽

사업명 서울산업진흥원본사 승강기
노후화 부품 교체 공사

승 인 APPROVED BY

도면명 TITLE 주 단 면 도-1

축척 SCALE 1/200

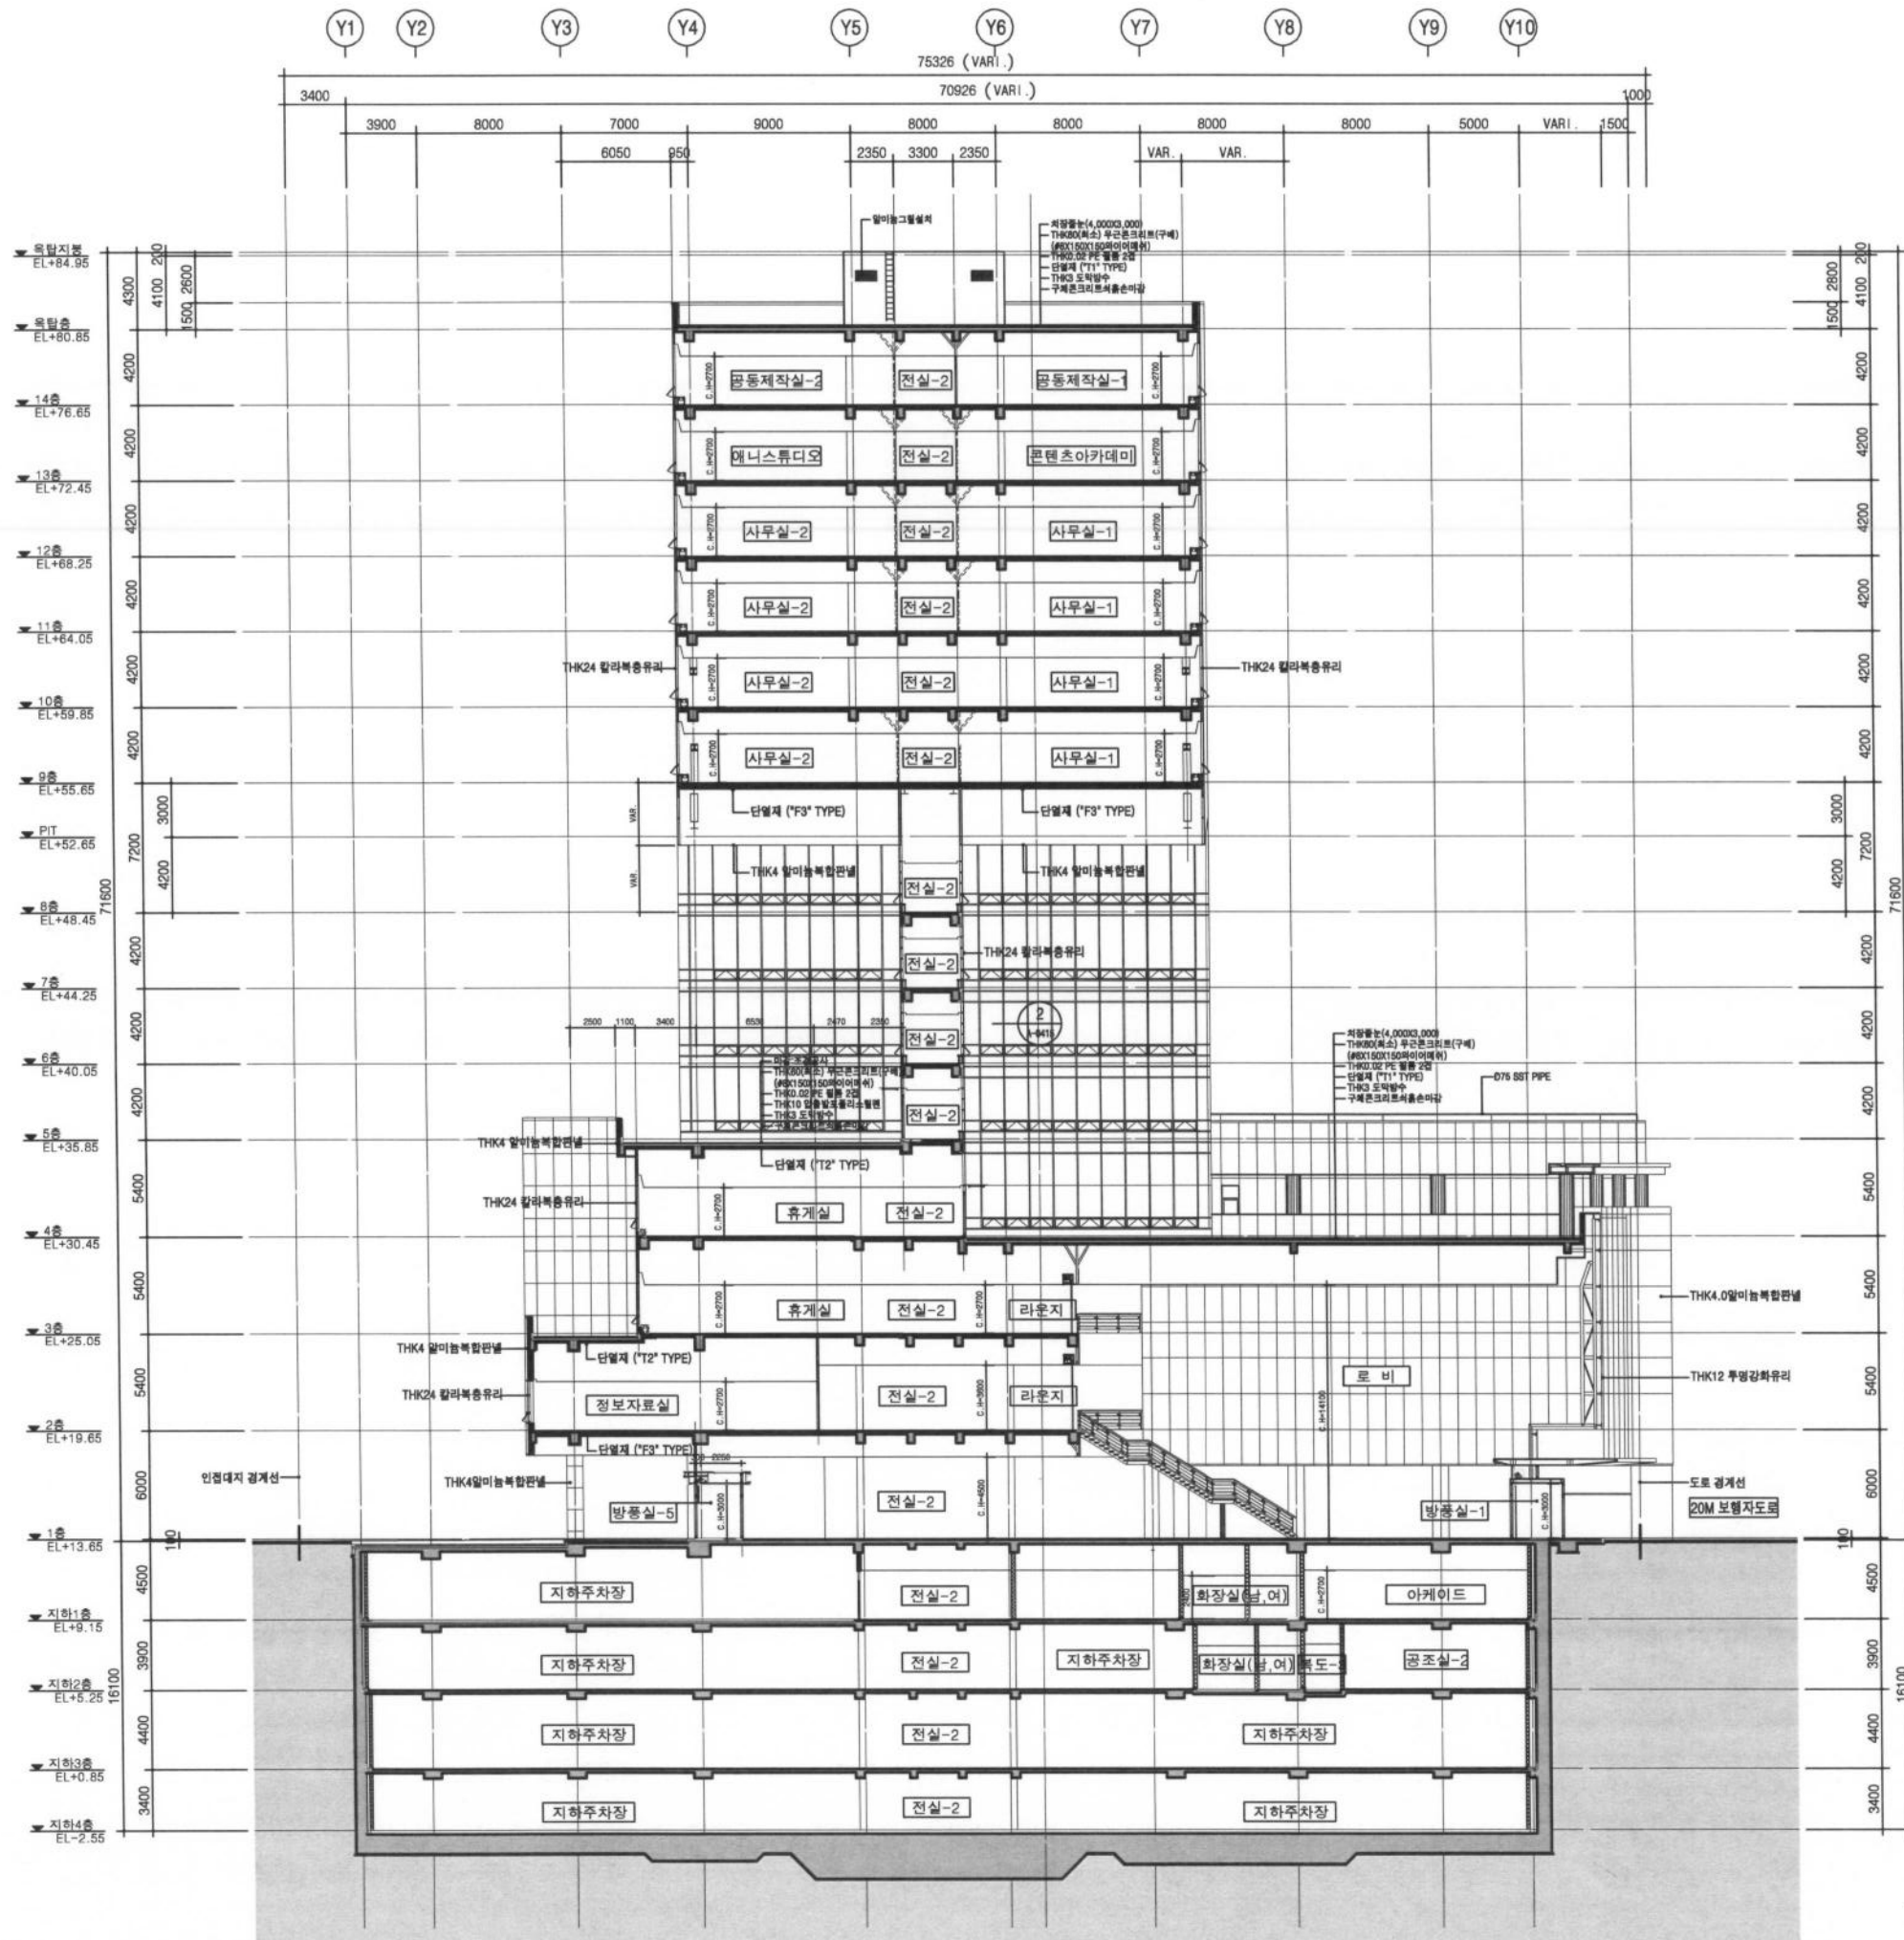
날 짜 DATE 2019. 12

도면번호 DC-A-025

협업업체 CONSULTS

설계사무소 HEE SAN
희산 건축사사무소
ARCHITECTS & ENGINEERS
TEL. 02) 518-2727 FAX. 02) 518-9880
E-mail : lightkim3@hanmail.net

1 주 단 면 도-1
축척: 1/200



1 주 단 면 도-2
축척: 1/200




- 문화콘텐츠복합플렉스 및
종합영상아카이브센터
- KOCCA
한국문화콘텐츠진흥원
Korea Culture & Content Agency
- KGDI
한국게임산업개발원
Korea Game
Development & promotion institute
- KOFA
한국영상자료원
Korean Film Archive

NOTE.

시업명 서울산업진흥원본사 승강기
노후화 부품 교체 공사

승 인	APPROVED BY
도 면 명	TITLE
주 단 면 도-2	
축척	SCALE
1/200	
날 짜	DATE
2019. 12	
도 면 번호	DWG NO.
DC-A-026	
합 역 업체	CONSULTS
설 계 사 무 스	

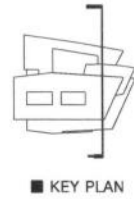희 산 건축사사무소
ARCHITECTS & ENGINEERS
TEL. 02) 518-2727 FAX. 02) 518-9889
E-mail: lighth3@hanmail.net



1 주 단 면 도 - 3
축척: 1/200

문화콘텐츠복합플렉스 및
종합영상아카이브센터

KOCCA
한국문화콘텐츠진흥원
Korea Culture & Content Agency

KGDI
한국게임산업개발원
Korea Game
Development & Promotion Institute

KOFA
한국영상자료원
Korean Film Archive

NOTE.

△	설계	확인	승인
△	설계	확인	승인

사업명 서울산업진흥원본사 승강기
노후화 부품 교체 공사

승 인
APPROVED BY

도 면 명
TITLE 주 단 면 도 - 3

축 척
SCALE 1/200

날 짜
DATE 2019. 12

도 면 번 호
DWG NO. DC-A-027

합 리 업 세
CONSULTS



희 산 건축사사무소
ARCHITECTS & ENGINEERS


TEL. 02) 518-2727 FAX. 02) 518-9880
E-mail : lightkim3@hanmail.net

Y1 Y2 Y3 Y4 Y5 Y6 Y7 Y8 Y9


70490 (VARI.)

62715 (VARI.)

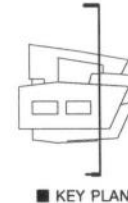VARI. 8000 7000 9000 8000 8000 8000 8000 VARI. VARI. VAR.



KEY PLAN

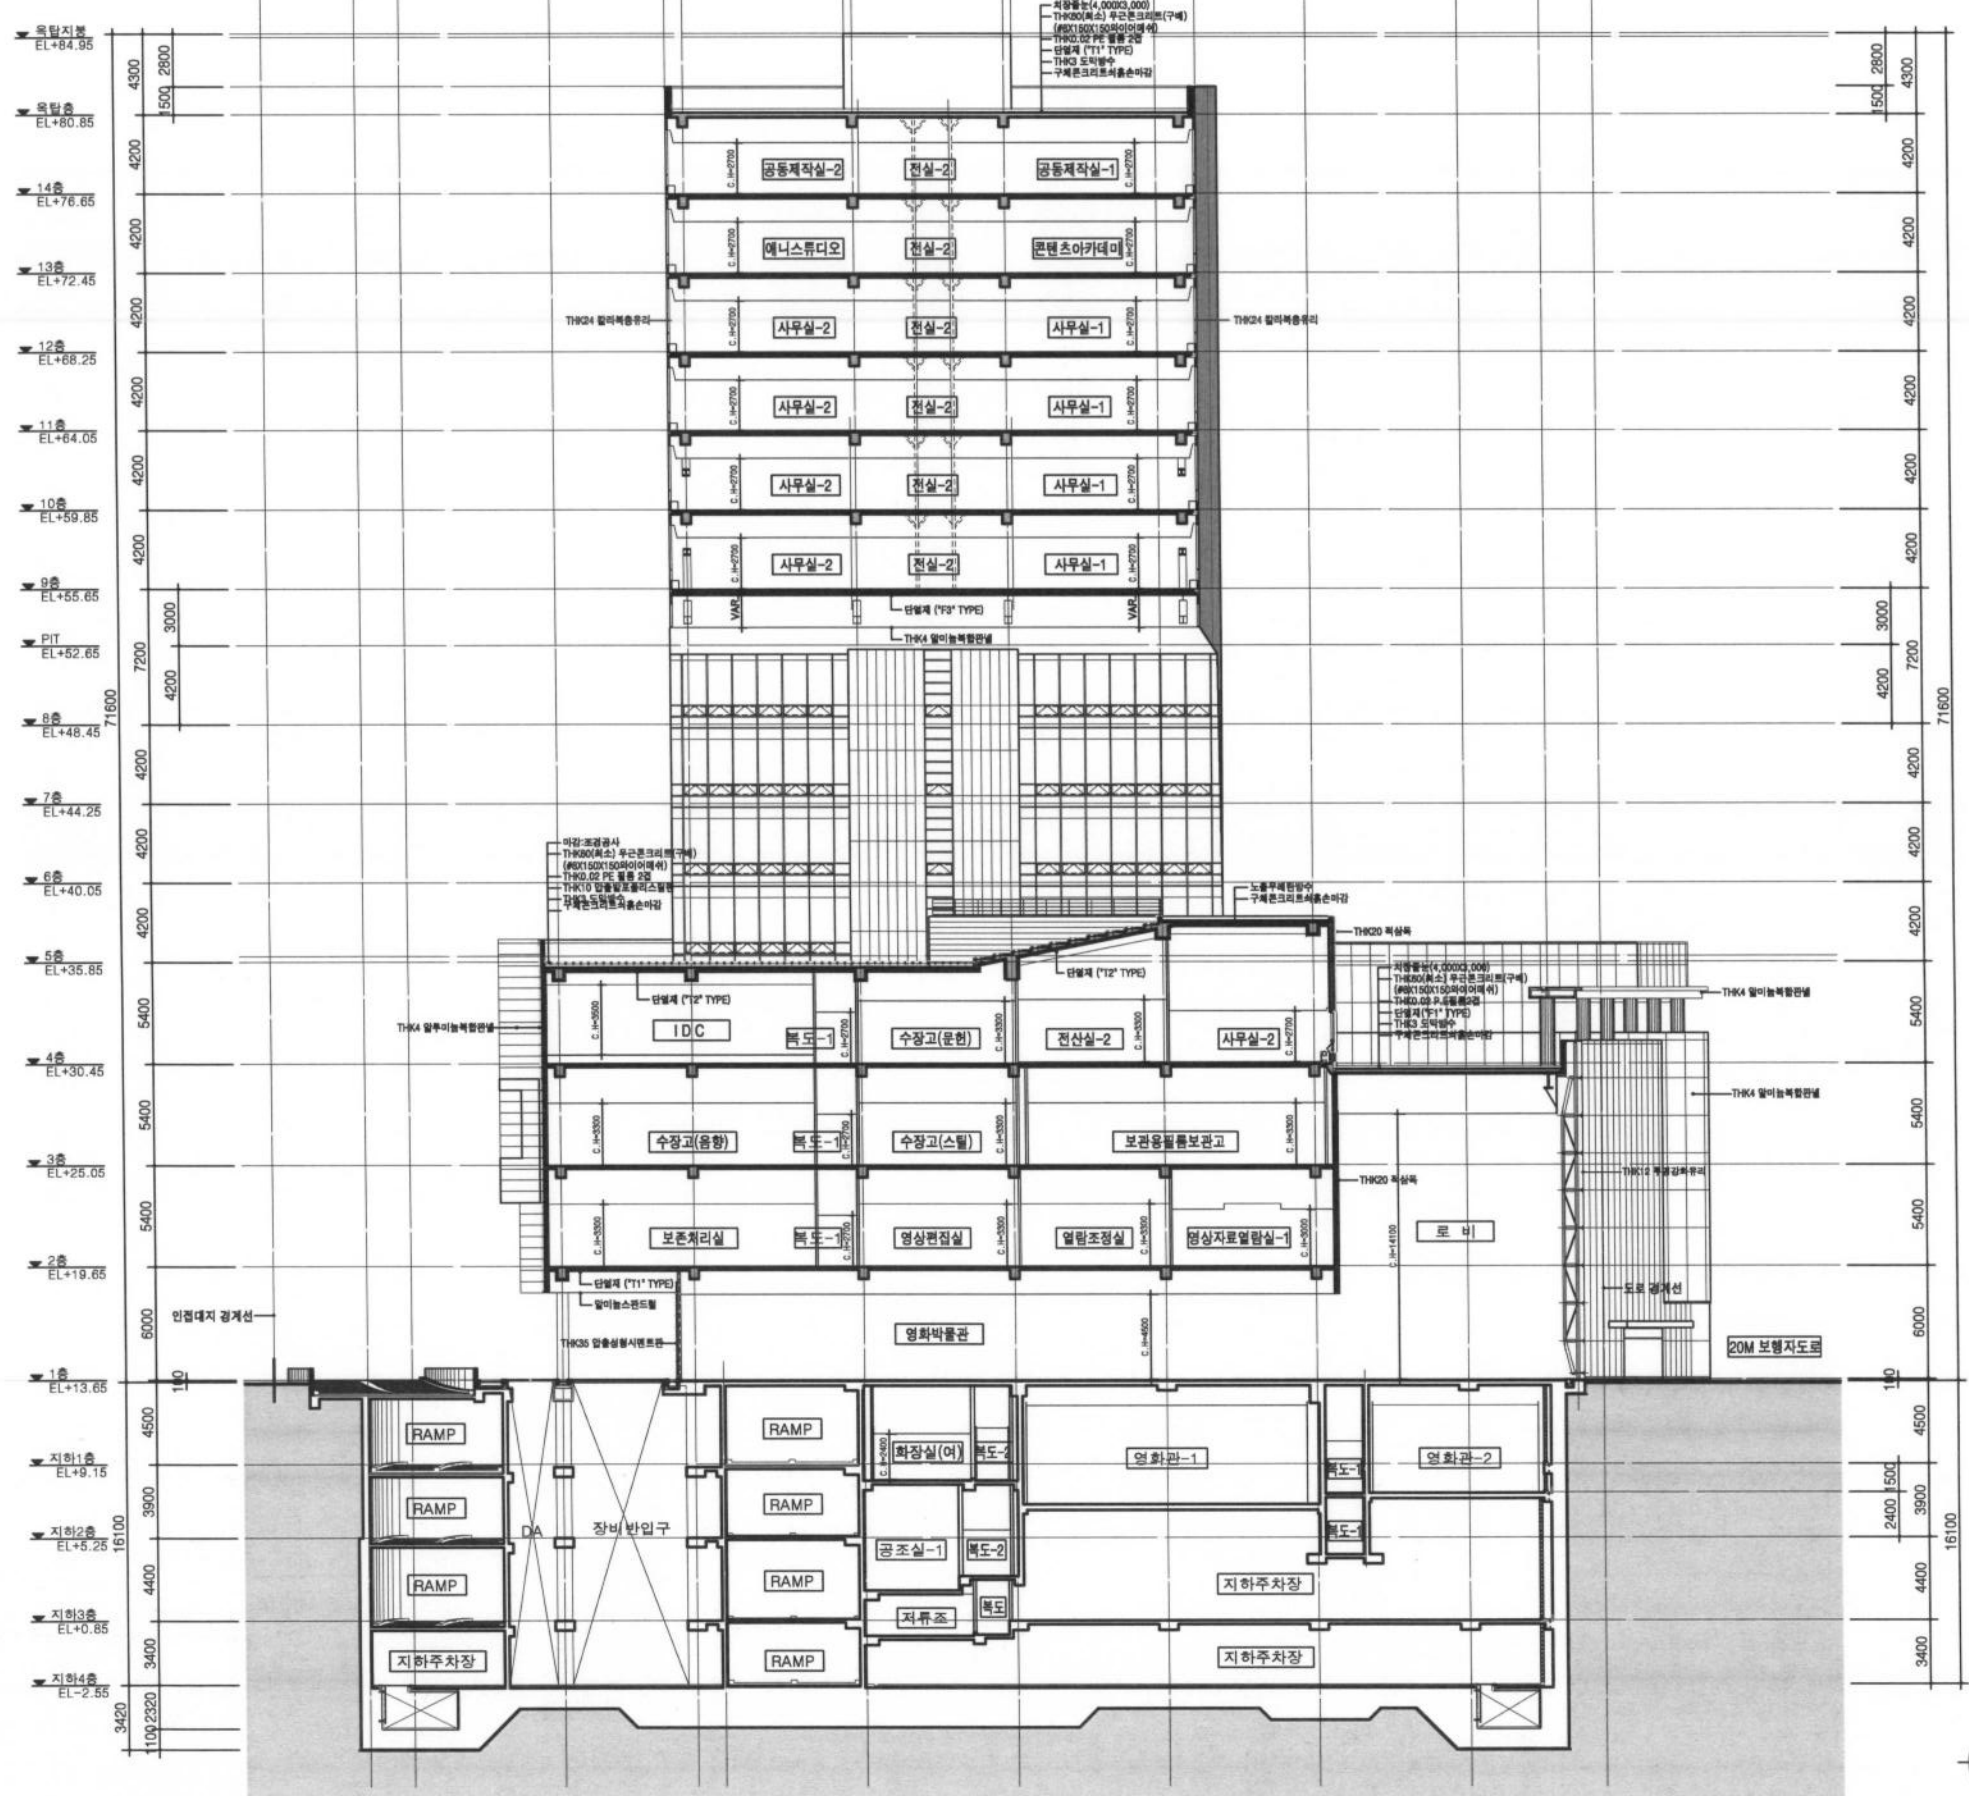

1 주 단 면 도-4 축척:1/200



문화콘텐츠콤플렉스 및 종합영상아카이브센터

KOCCA 한국문화콘텐츠진흥원 Korea Culture & Content Agency

KGDI 한국게임산업개발원 Korea Game Development & promotion institute

KOFA 한국영상자료원 Korean Film Archive

NOTE:

Blank area for notes.

Table with 3 columns and 2 rows, likely a legend or specification table.

사업명 서울산업진흥원본사 승강기 노후화 부품 교체 공사

승 인 APPROVED BY

도 면 명 TITLE 주 단 면 도-4

축 척 SCALE 1/200

날 짜 DATE 2019. 12

도 면 번호 DWG NO DC-A-028

합 령 업체 CONSULTS



희 산 건축사사무소 ARCHITECTS & ENGINEERS TEL. 02) 518-2727 FAX. 02) 518-9889 E-mail : lightkim3@hanmail.net

NOTE.

Blank table for notes.

△	○	□
△	○	□

사업명 서울산업진흥원본사 승강기
노후화 부품 교체 공사

승 인 APPROVED BY

도면명 TITLE
ELEV-1 단면상세도

축척 SCALE 1 / 50

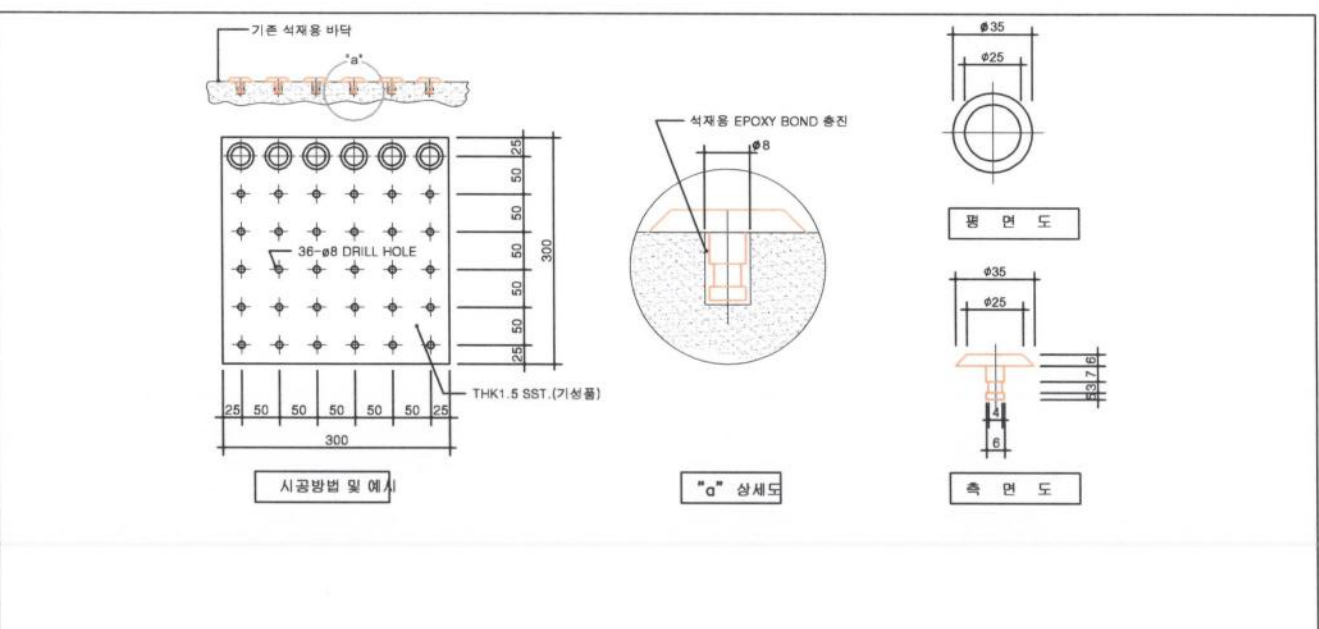
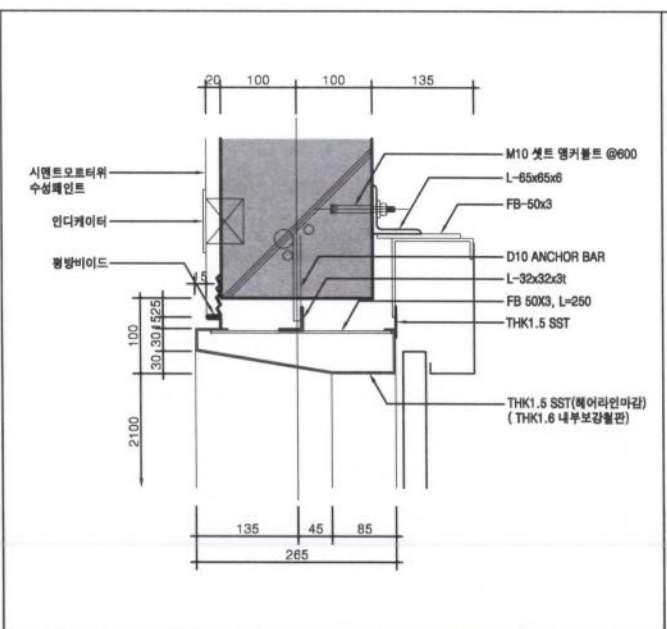
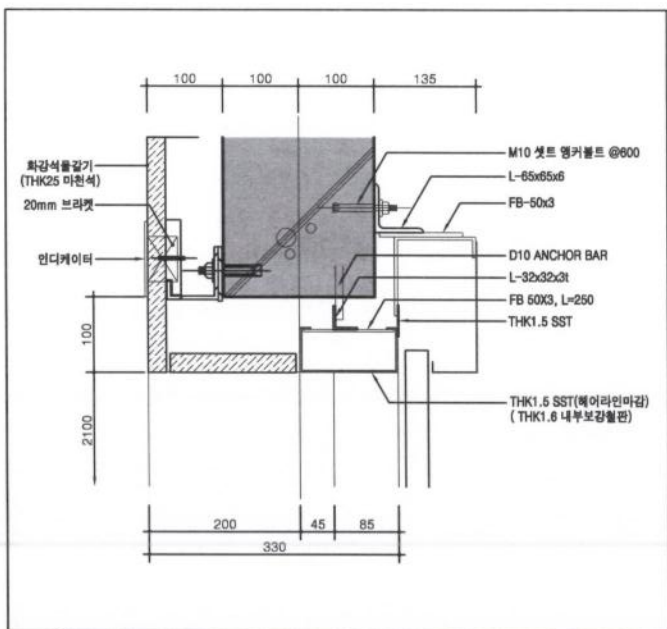
날짜 DATE 2019. 12

도면번호 DWG NO. DC-A-029

협력업체 CONSULTS





1 ELEV-1 단면상세도
축척: 1/50
(코아-1,2)



H 1 HEAD(ELEV. HALL-1,2 지하1~14층) 축척 : 1/5

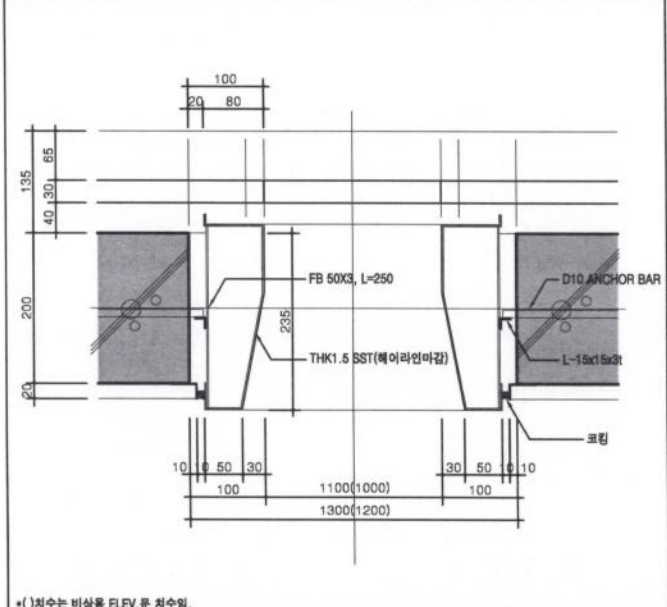
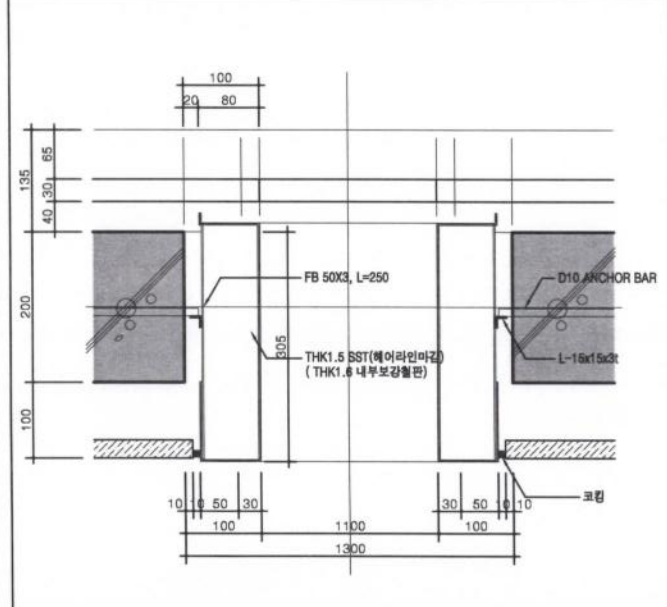
H 2 HEAD(지하4~지하2층 / ELEV. 전실-1,2) 축척 : 1/5



* () 치수는 비상용 ELEV. 은 치수임.

J 1 JAMB(ELEV. HALL-1,2 지하1~14층) 축척 : 1/5

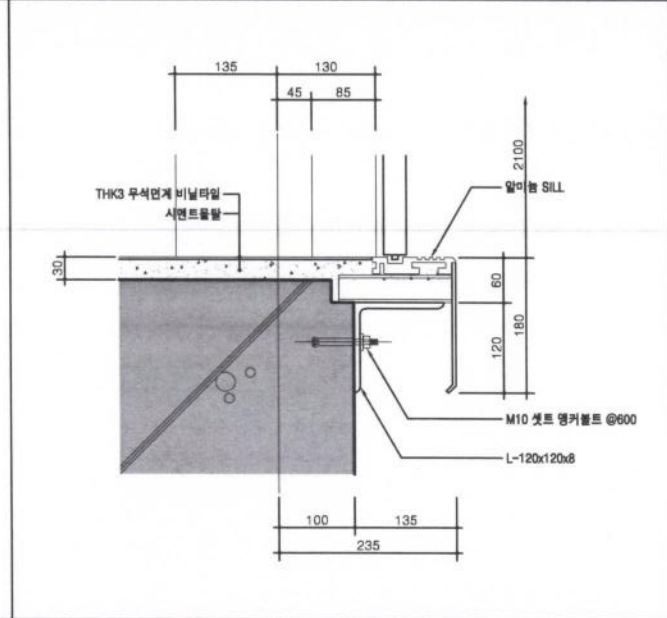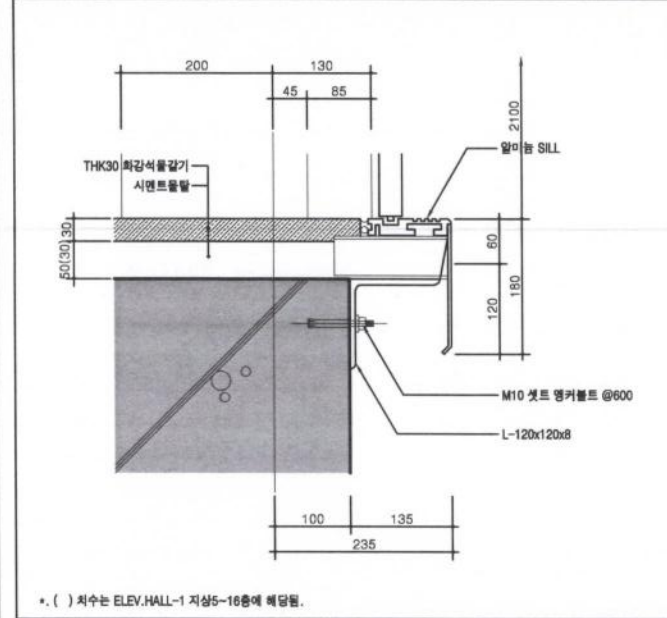J 2 JAMB(지하4~지하2층 / ELEV. 전실-1,2) 축척 : 1/5




* () 치수는 ELEV. HALL-1 지상5-16층에 해당함.

S 1 SILL(ELEV. HALL-1,2 지하1~14층) 축척 : 1/5

S 2 SILL(지하4~지하2층 / ELEV. 전실-1,2) 축척 : 1/5

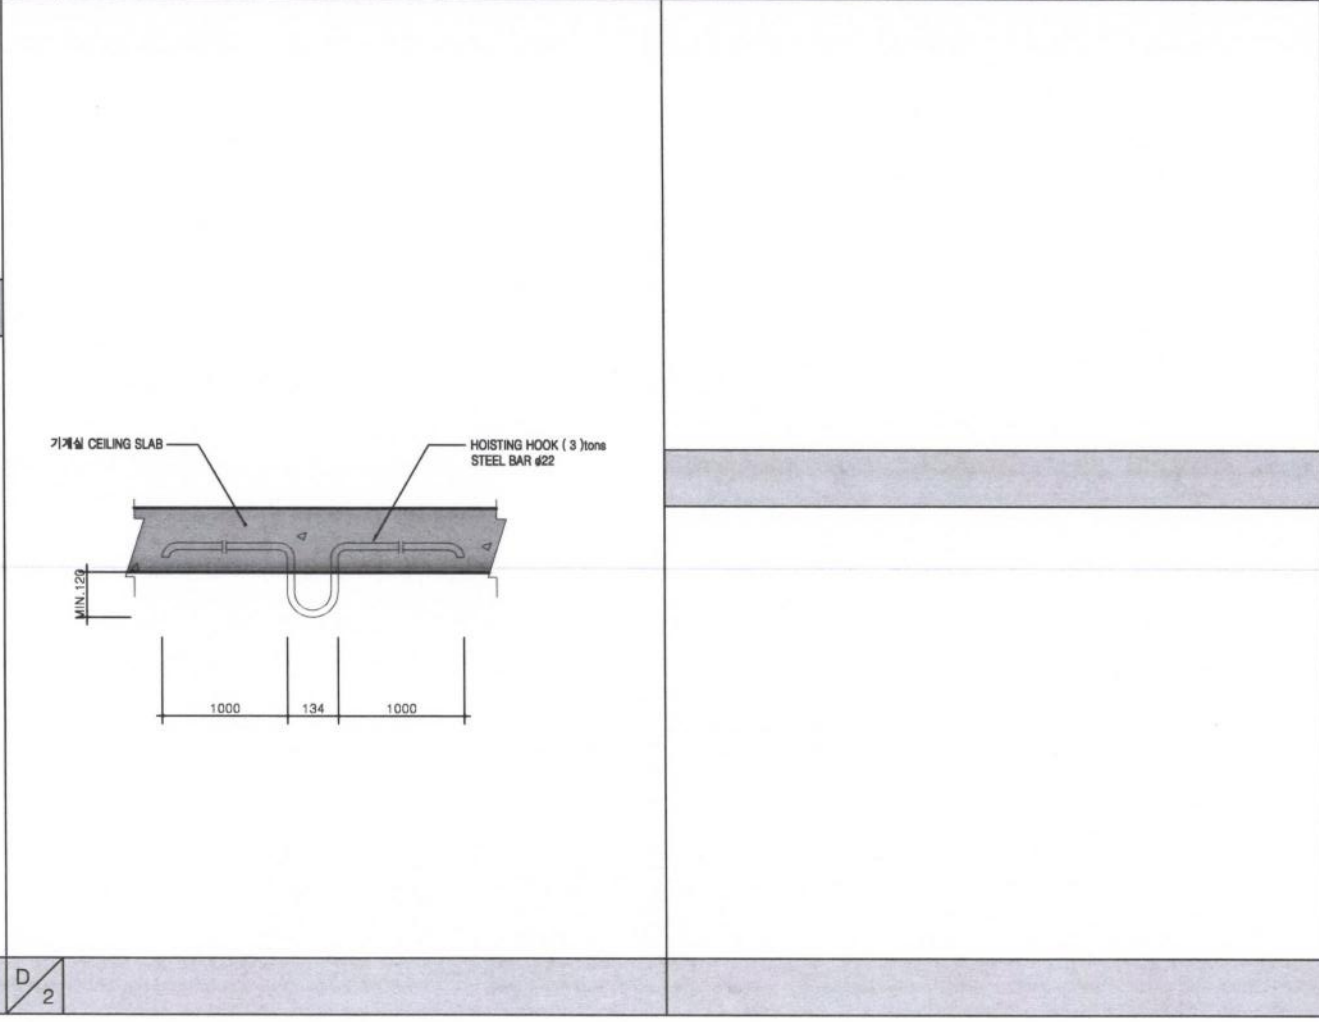D 1 시각장애자 점형블럭(정지부분) "A" TYPE 축척 : 1/5



문화콘텐츠진흥원 및
종합영상아카이브센터

KOCCA
한국문화콘텐츠진흥원
Korea Culture & Content Agency

KGDI
한국게임산업개발원
Korea Game
Development & promotion Institute

KOFA
한국영상자료원
Korean Film Archive

NOTE.

△

△

사업명
서울산업진흥원본사 승강기
노후화 부품 교체 공사

승 인
APPROVED BY

도 면 명
TITLE
ELEV 부분상세도

축 척
SCALE
1/5,10

날 짜
DATE
2019. 12

도 면 번호
DWG NO.
DC-A-030

협력업체
CONSULTS

설계사무소
HEE SAN
희산건축사사무소
ARCHITECTS & ENGINEERS
TEL. 02) 518-2727 FAX. 02) 518-9889
E-mail : lightkim3@hanmail.net