


PROJECT TITLE
 평정도시 2-3 상형권
 (샛마을) B4 B/L 공동주택

NOTE

DESCRIPTION OF REVISION

NO. DATE CONTENTS

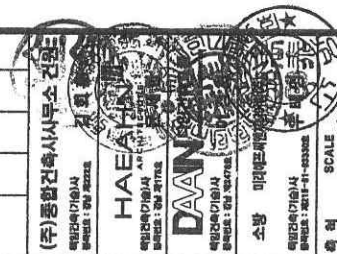

SCALE
 A1 : 1/40
 A3 : 1/80



DATE
 2012. 05

PROJECT NO.

DWG. FILE NAME

SHEET NO.
 MF-035

SUBJECT TITLE
 114㎡ C형 단위세대
 소화배관 평면도 (확장형)

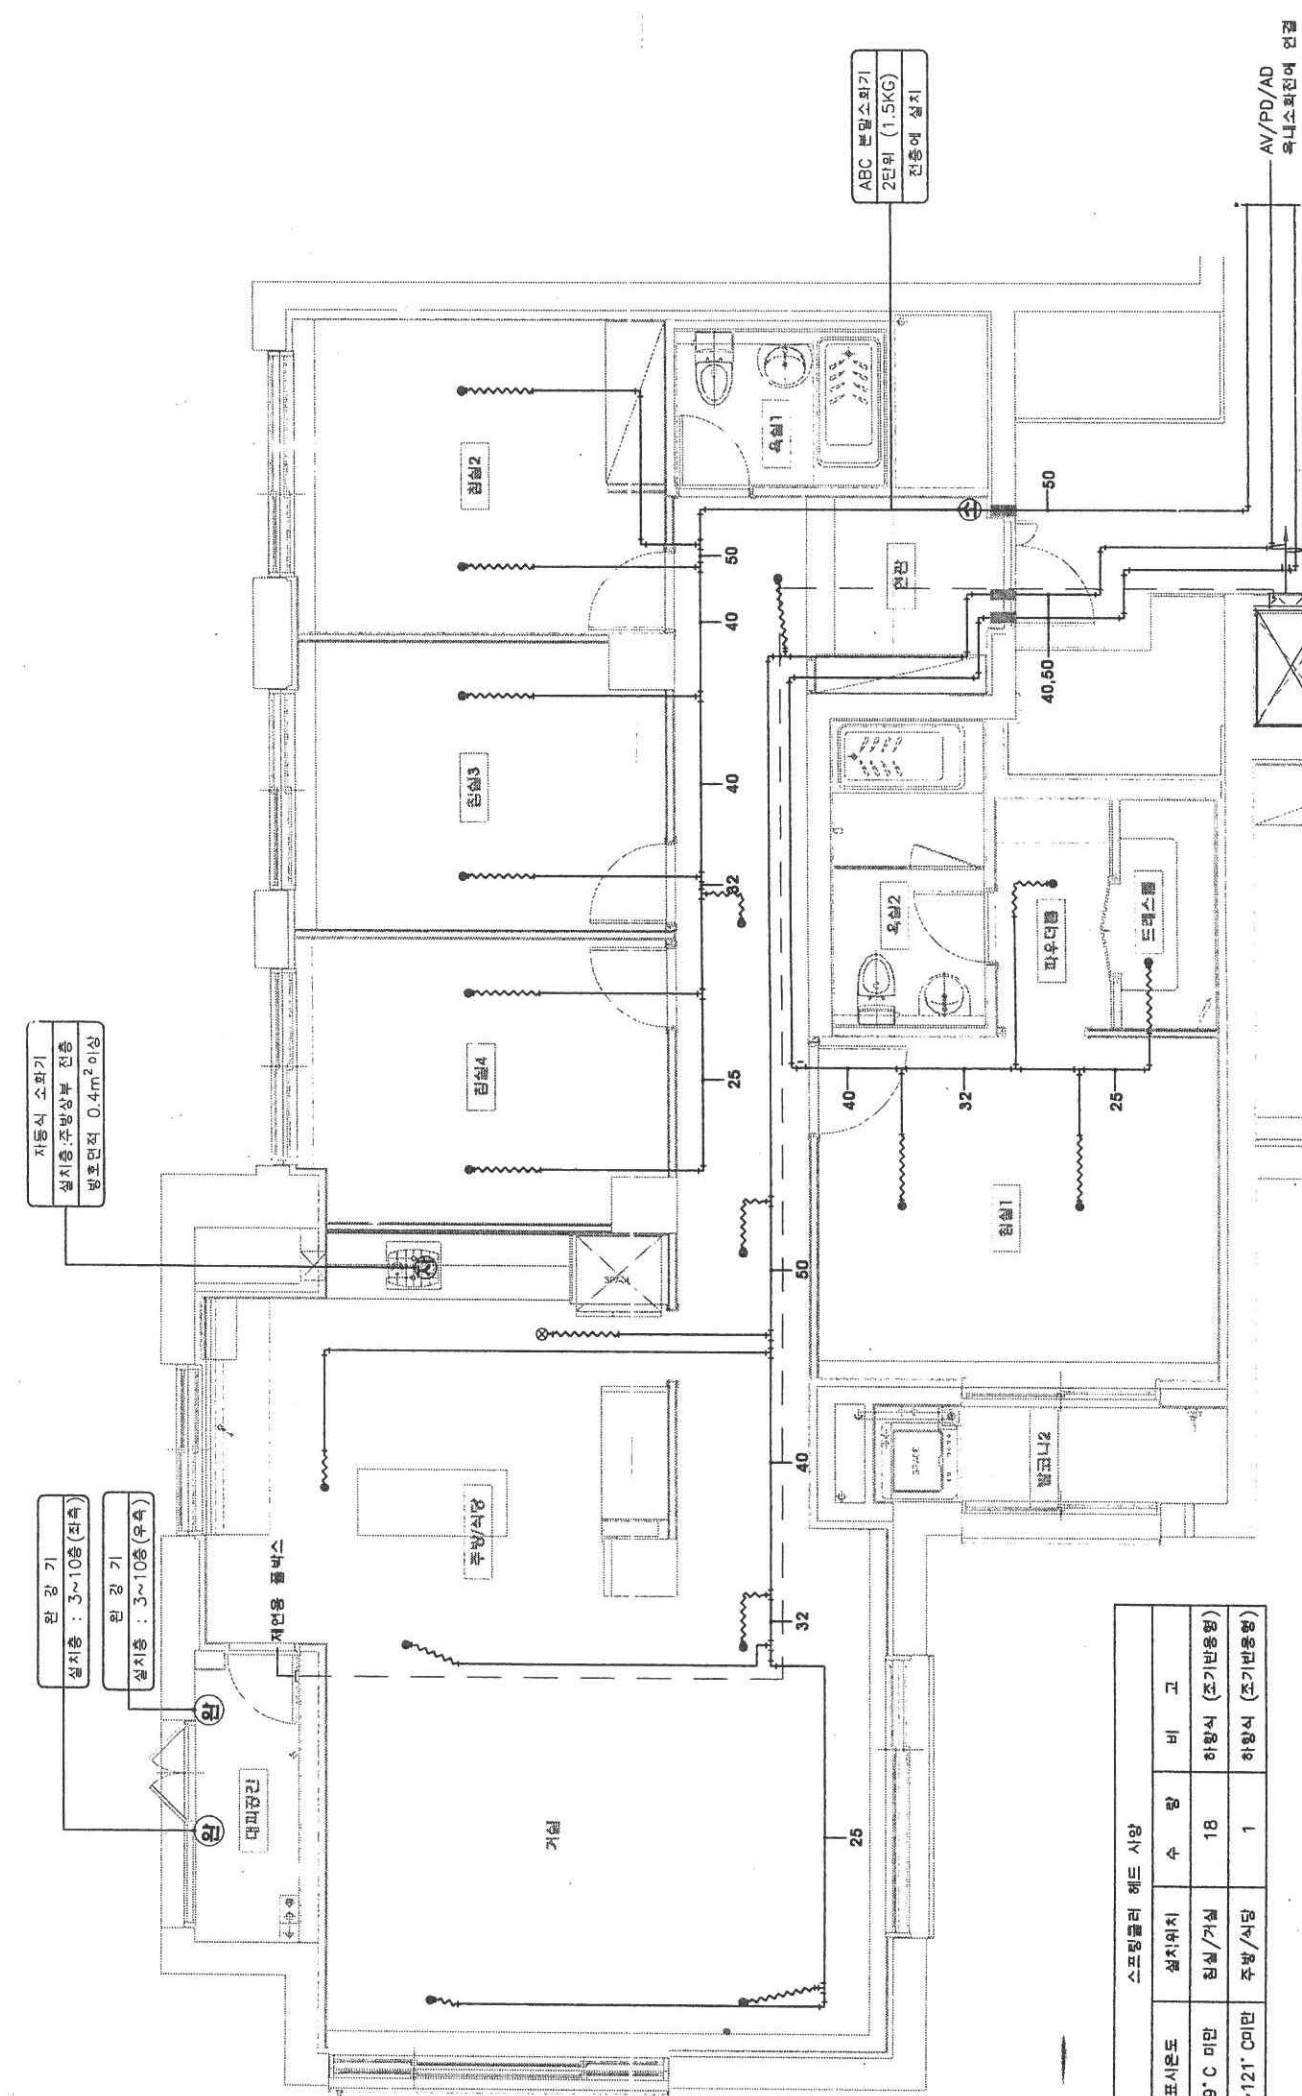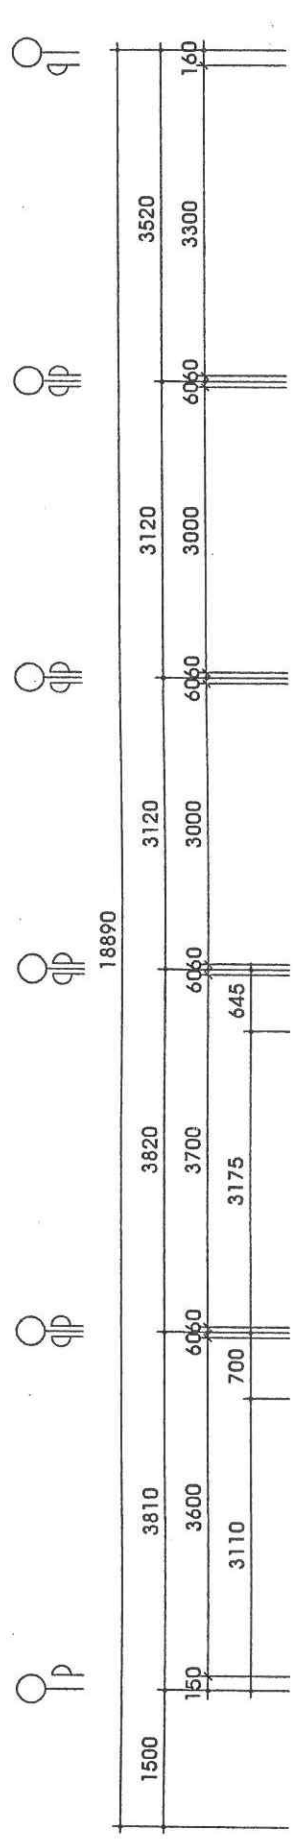

자동식 소화기
 설치용: 주방상부 전용
 방포면적 0.4㎡ 이상

완강기
 설치용: 3~10층 (외출)
 설치용: 3~10층 (유숙)

ABC 분말소화기
 2단위 (1.5KG)
 전용여 설치

스프링클러 헤드 사양			
포시온도	설치위치	수 량	비 고
79°C 미만	원실/거실	18	하형식 (조기반응형)
79~121°C 미만	주방/식당	1	하형식 (조기반응형)

확장형 헤드 설치 수량

114㎡ C형 단위세대 소화배관 평면도 (확장형)

축척 A1:1/40
 축척 A3:1/80